



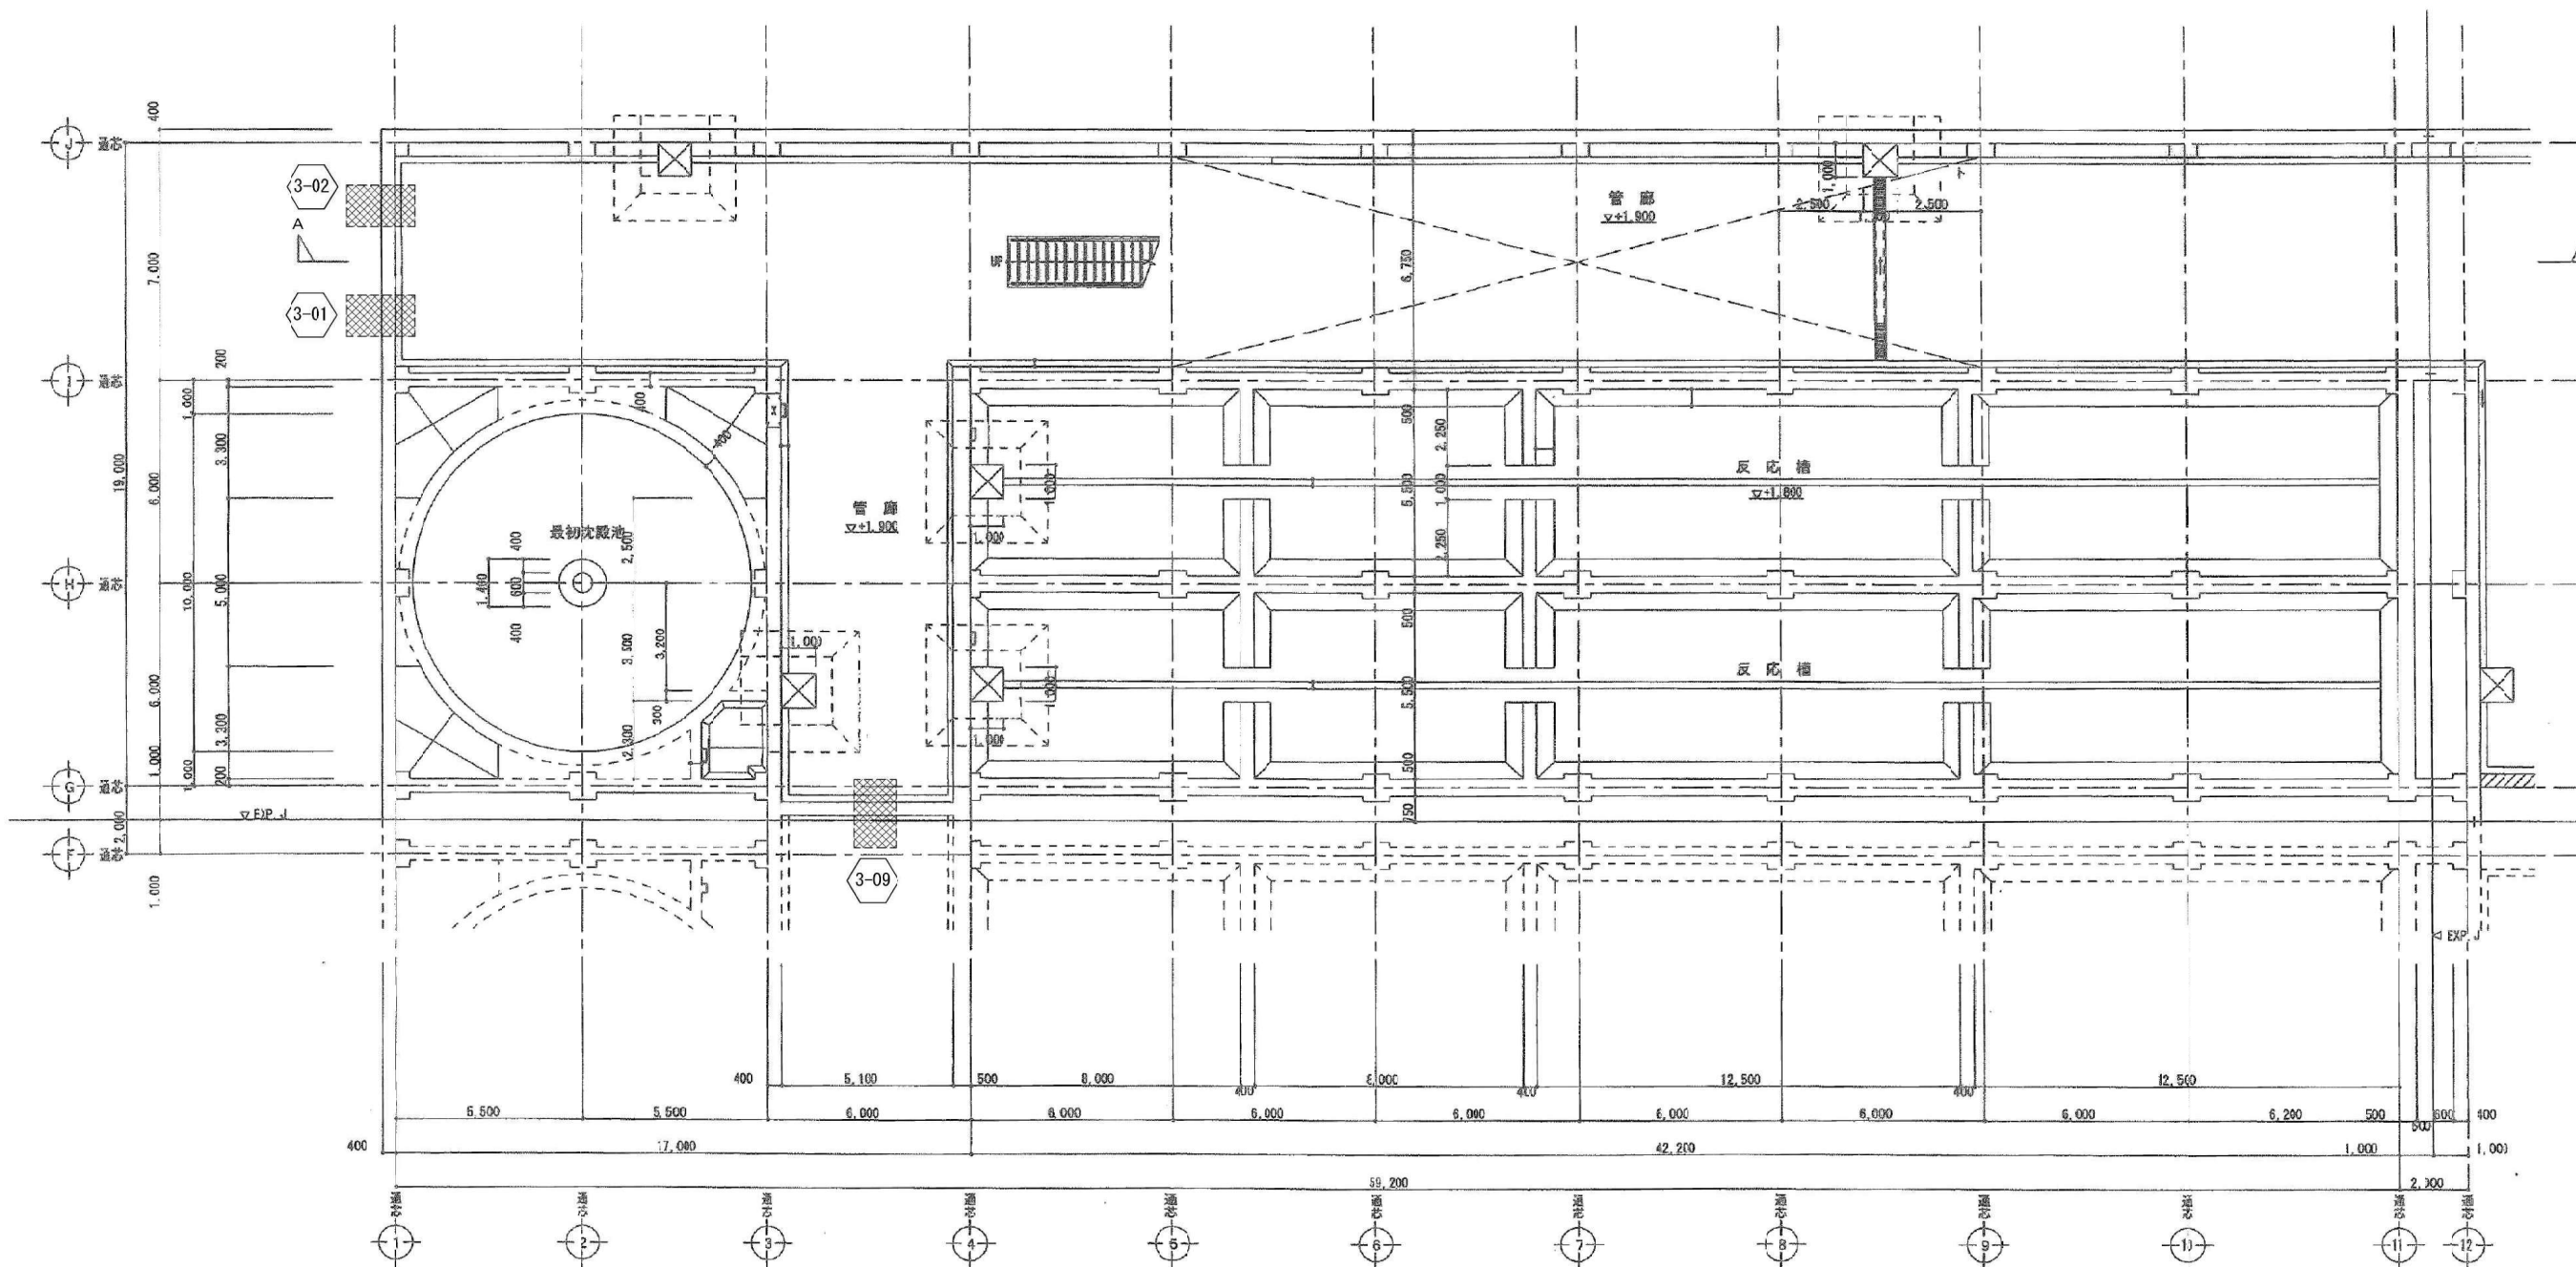


水処理棟(北棟) 下層 平面図 1/200



令和5年度竹原浄化センター耐水化実施設計業務			
工 事 名	竹原浄化センター耐水化工事		
工事場所	広島県竹原市下野町字吉良崎		
図面番号	A-40	縮尺	図 示
図面名	水処理棟(北棟) 下層 平面図		
竹 原 市			

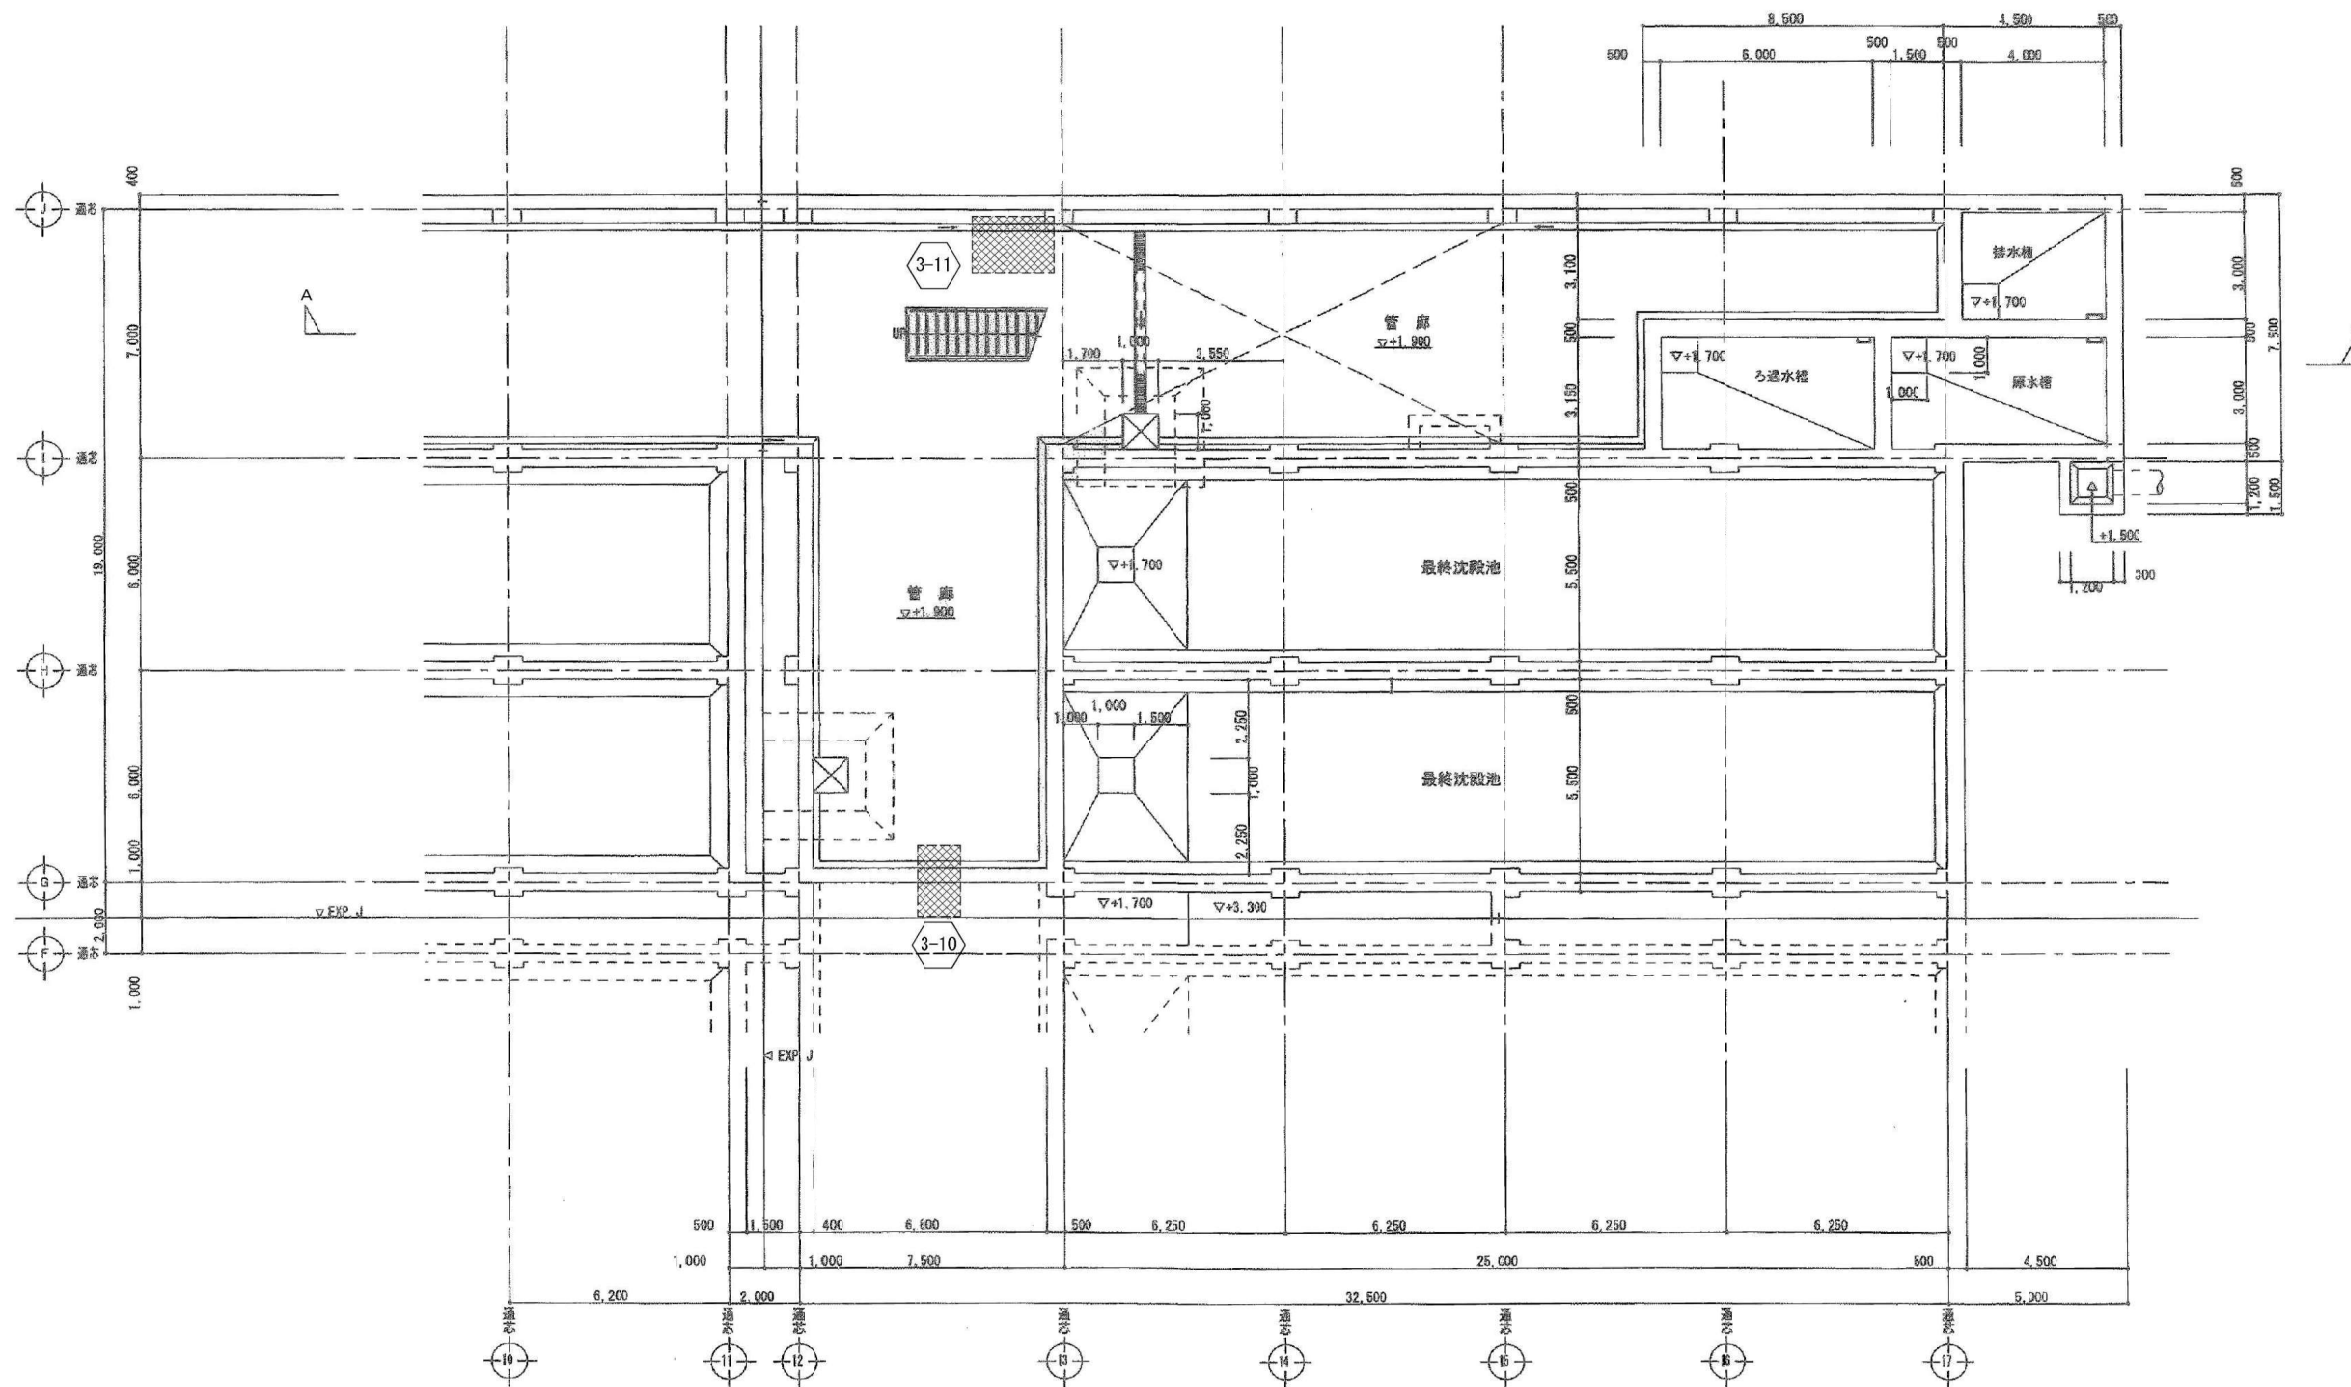

 水処理棟(南棟) 下層 平面図 1/200




令和6年度竹原浄化センター耐水化実施設計業務			
工事名	竹原浄化センター耐水化工事		
工事場所	広島県竹原市下野町字吉良崎		
区画番号	A-41	縮尺	図示
図面名	水処理棟(南棟) 下層 平面図		
竹 原 市			

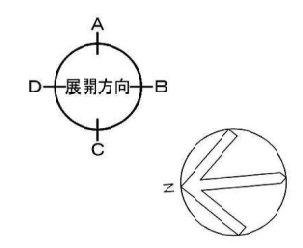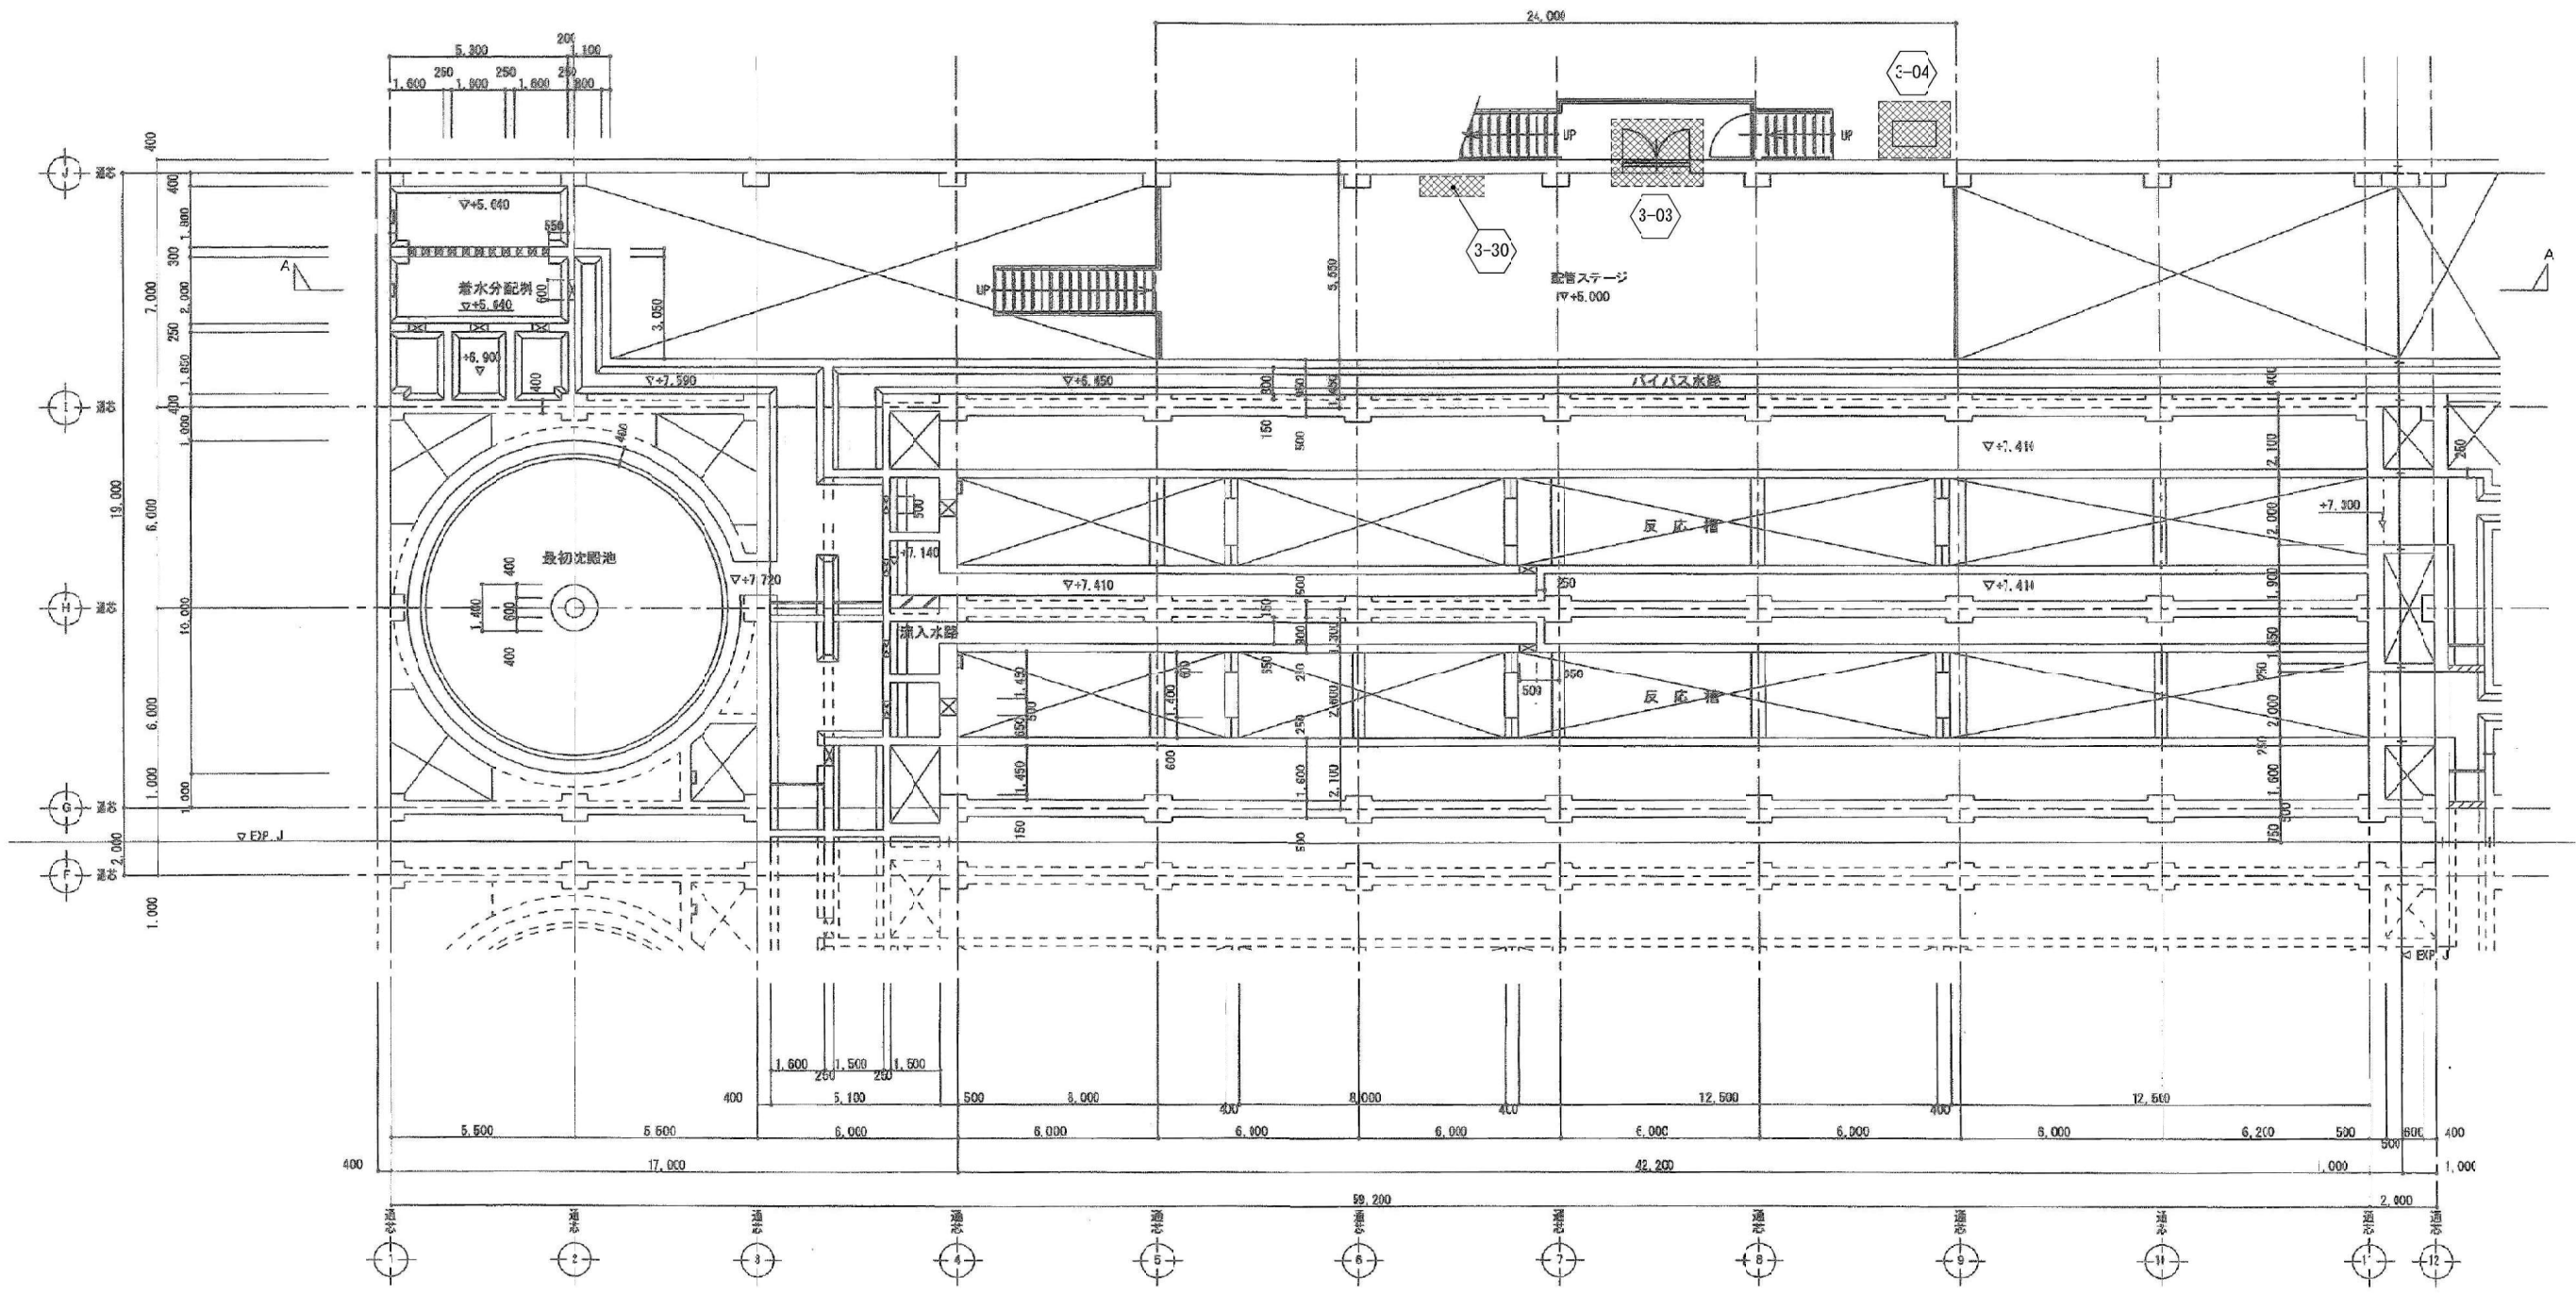


水処理棟(北棟) 上層 平面図 1/200


令和6年度竹原浄化センター耐水化実施設計業務			
工 事 名	竹原浄化センター耐水化工事		
工事場所	広島県竹原市下野町字吉良崎		
図面番号	A-42	縮尺	図 示
図面名:	水処理棟(北棟) 上層 平面図		
竹 原 市			

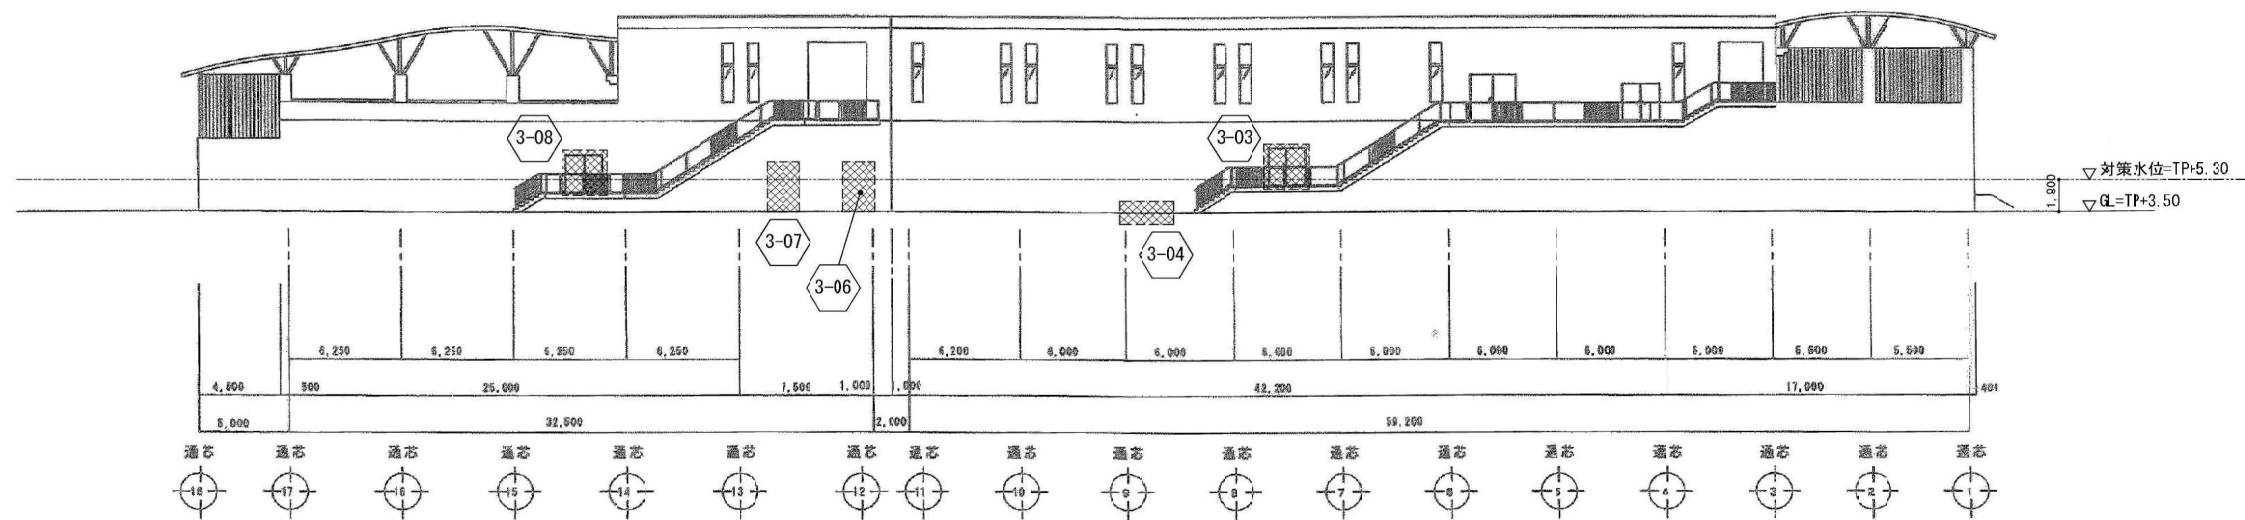


水処理棟 東立面図 1/400

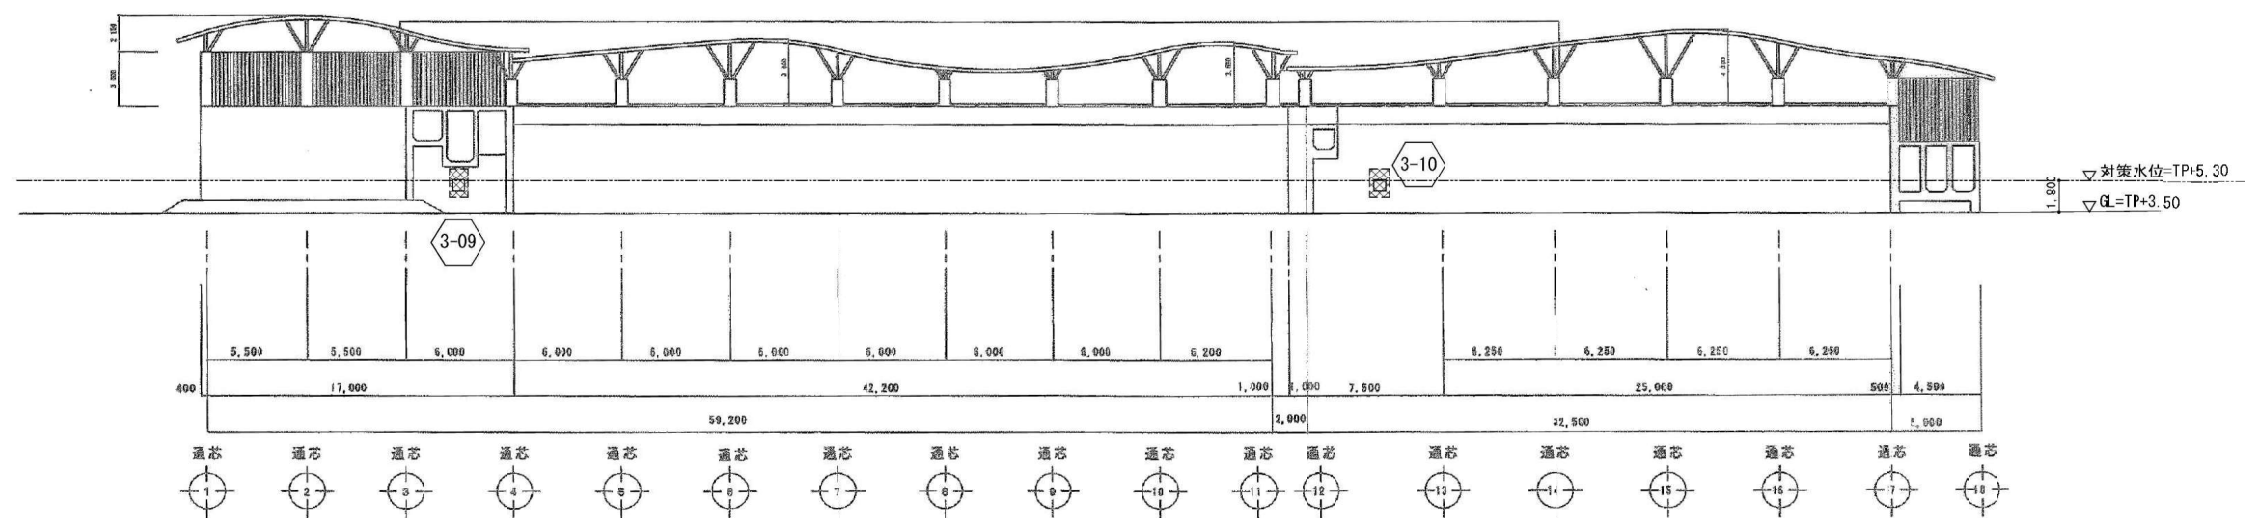

水処理棟 西立面図 1/400

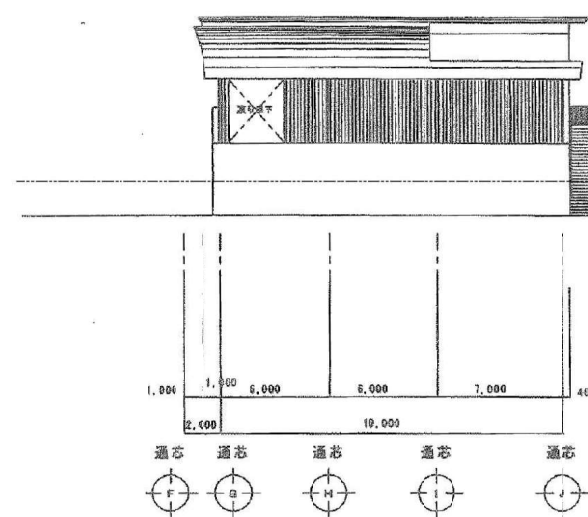


水処理棟 南立面図 1/400

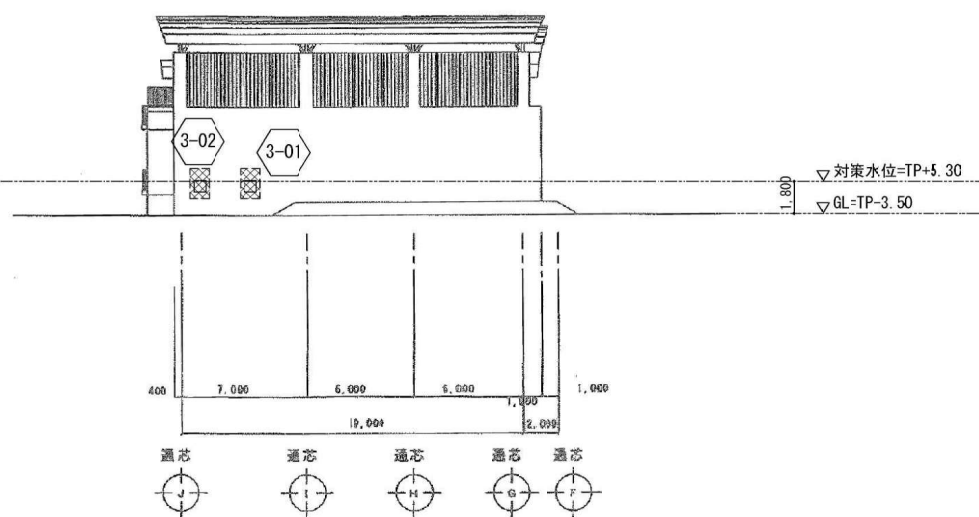


水処理棟 北立面図 1/400


令和5年度竹原浄化センター耐水化実施設計業務			
工 事 名	竹原浄化センター耐水化工事		
工事場所	広島県竹原市下野町字吉良崎		
図面番号	A-44	縮尺	図 示
図面名	水処理棟：立面図		
竹 原 市			

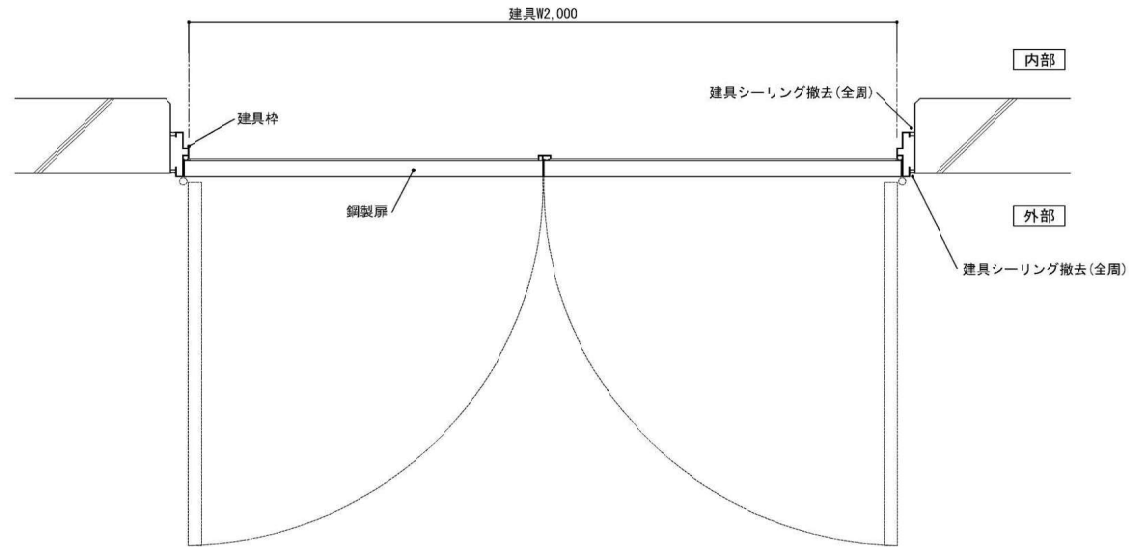

耐水化前 平面詳細図 1/20

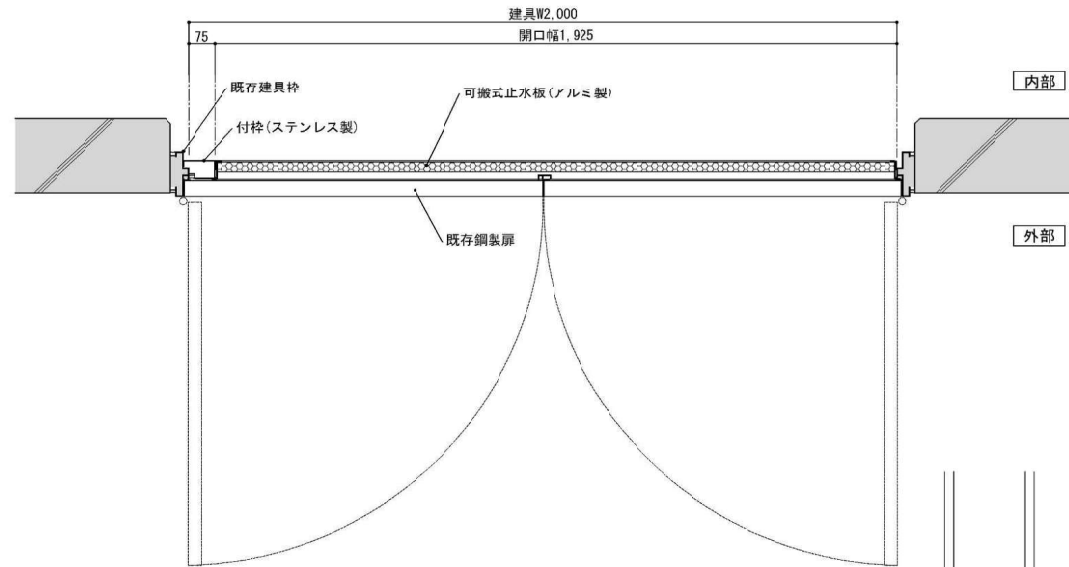


耐水化後 平面詳細図 1/20

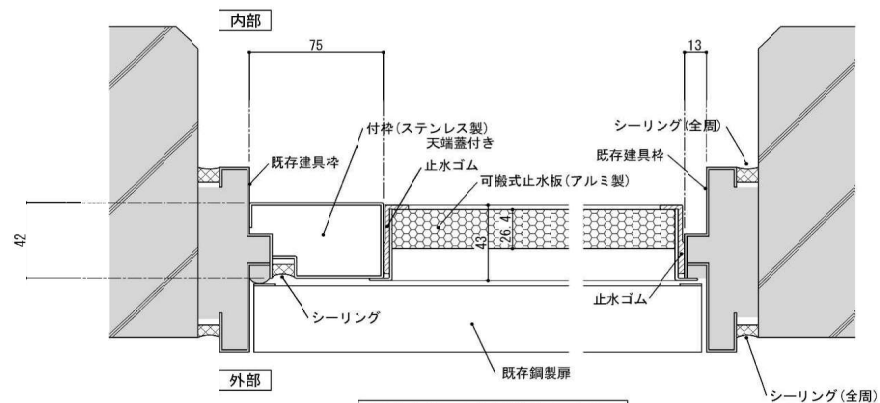


耐水化後 平面詳細図 1/4


注記：新設する各部材は、特記なき限り止水板メーカーの標準仕様による。
注記：新設する「付枠」の位置（左側または右側）は、施設管理者と協議の上で決定とする。

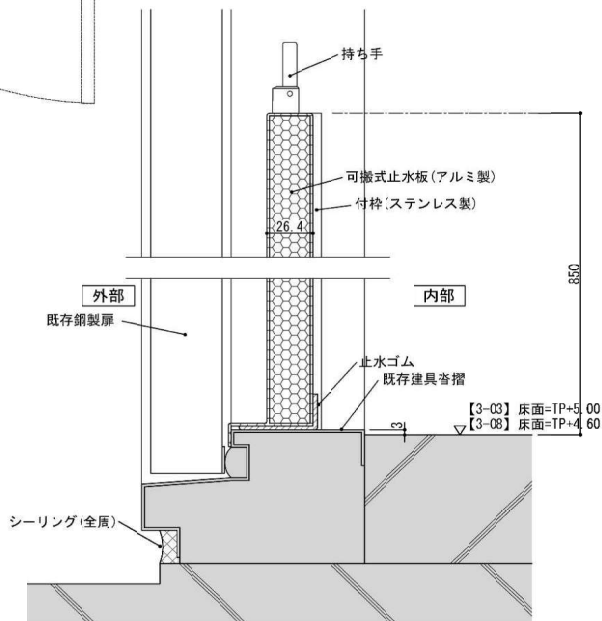


耐水化後 断面詳細図 1/4

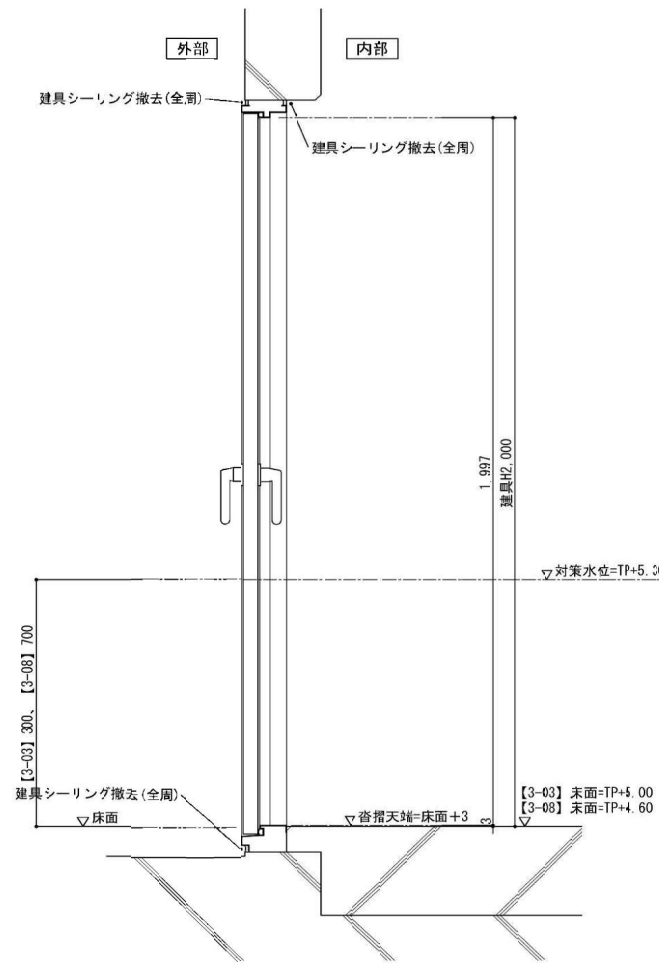


耐水化前 断面詳細図 1/20

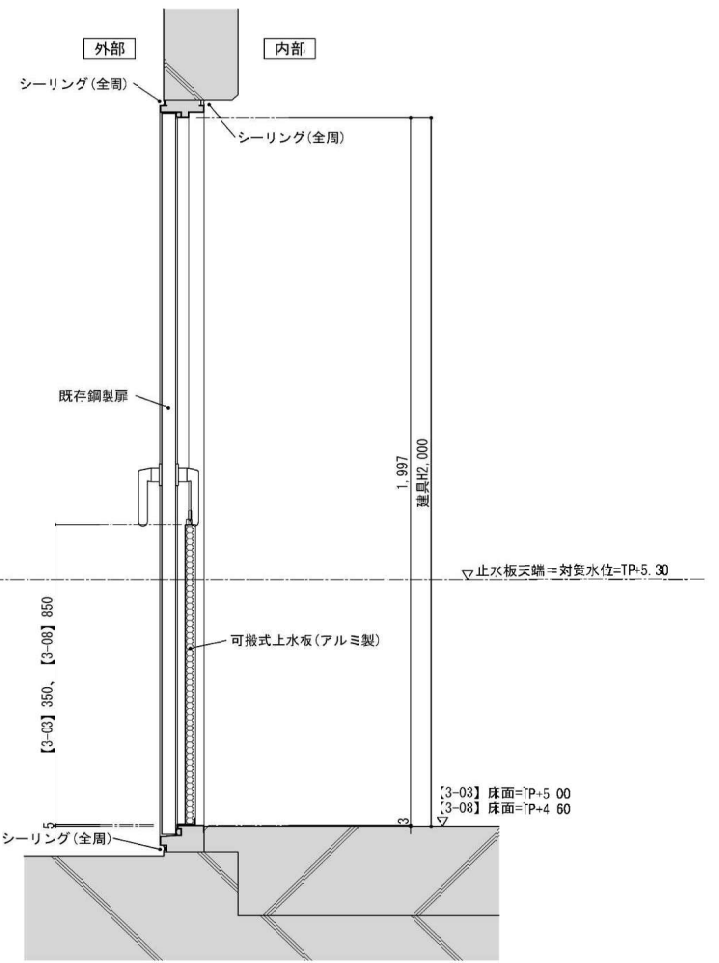


耐水化後 断面詳細図 1/20

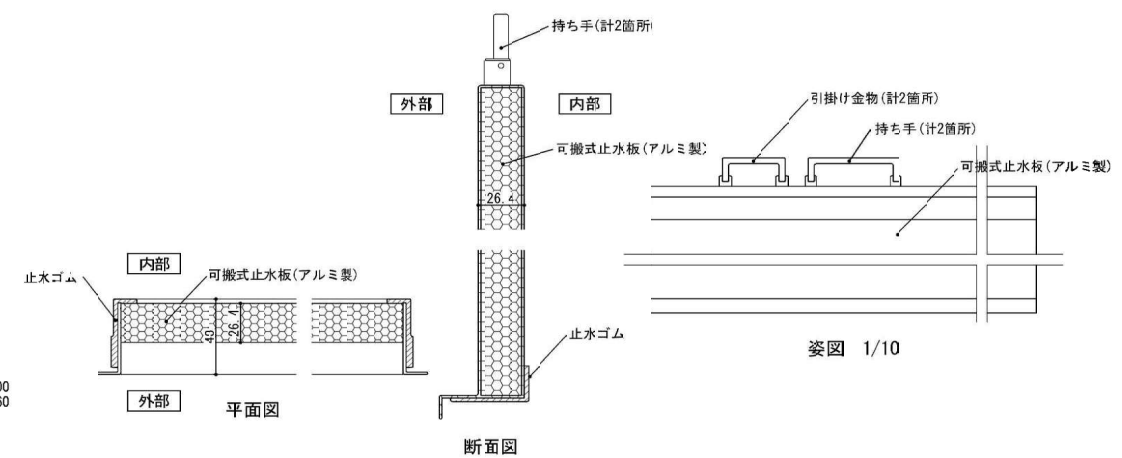

姿図 1/10

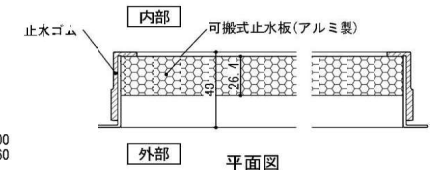


平面図

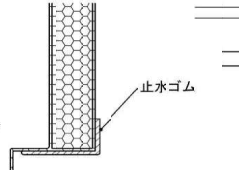


断面図

止水板 単体図 1/4、1/10


令和5年度竹原浄化センター耐水化実施設計業務			
工事名	竹原浄化センター耐水化工事		
工事場所	広島県竹原市下野町字吉良崎		
図面番号	A-46	縮尺	図示
図面名：水処理棟：部分詳細図(1)			
竹原市			

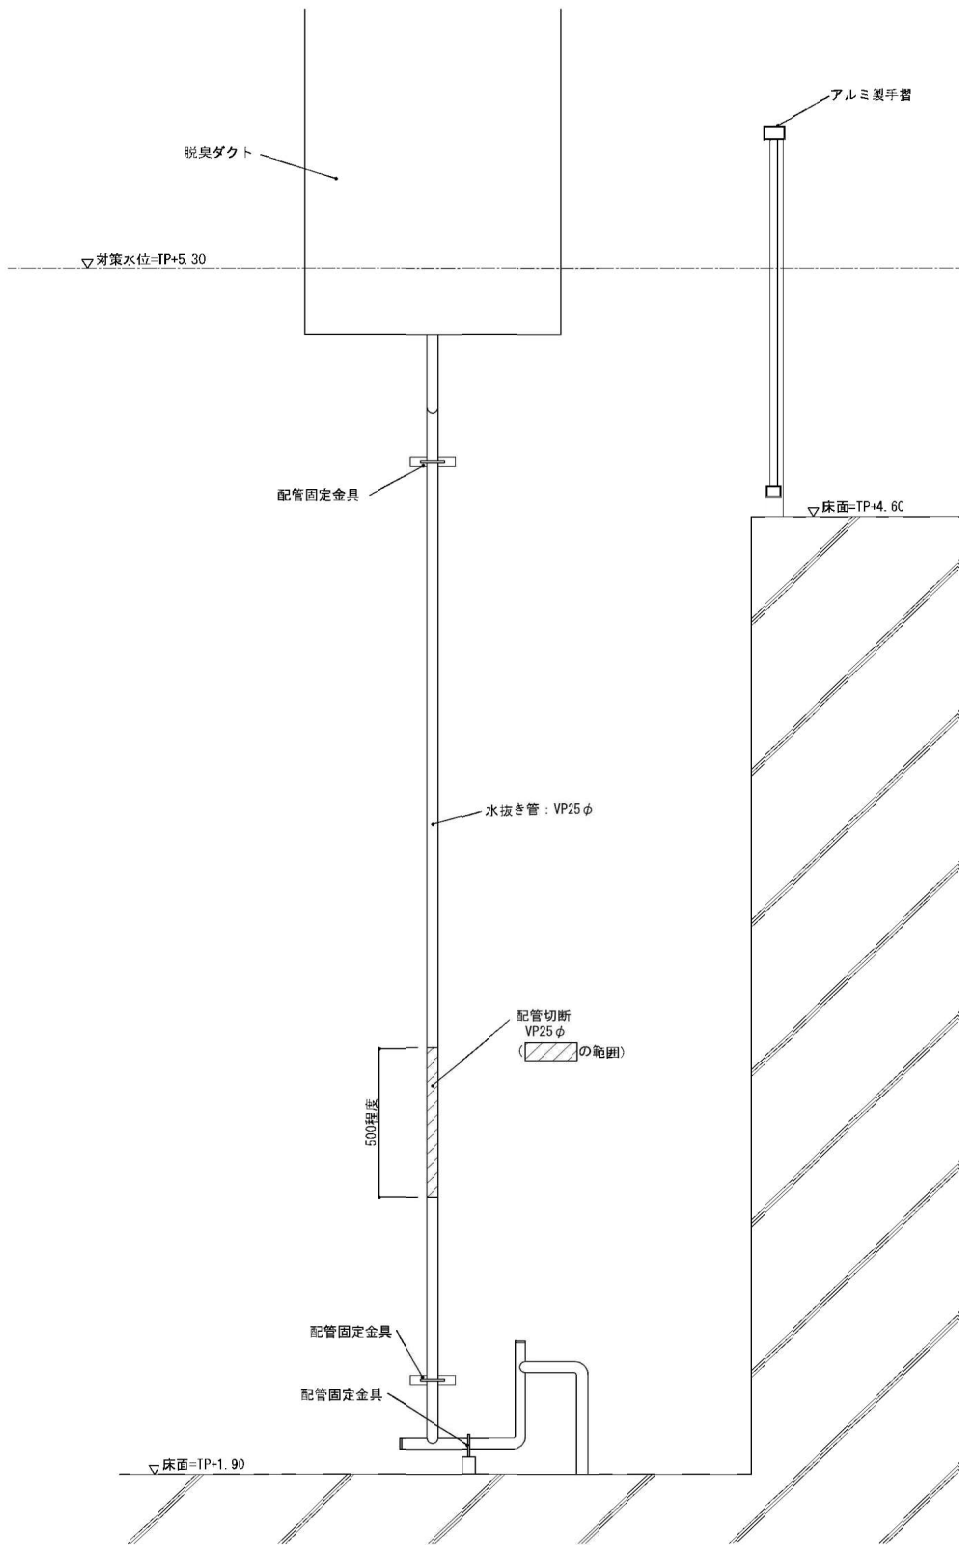

耐水化前 正面図 1/20

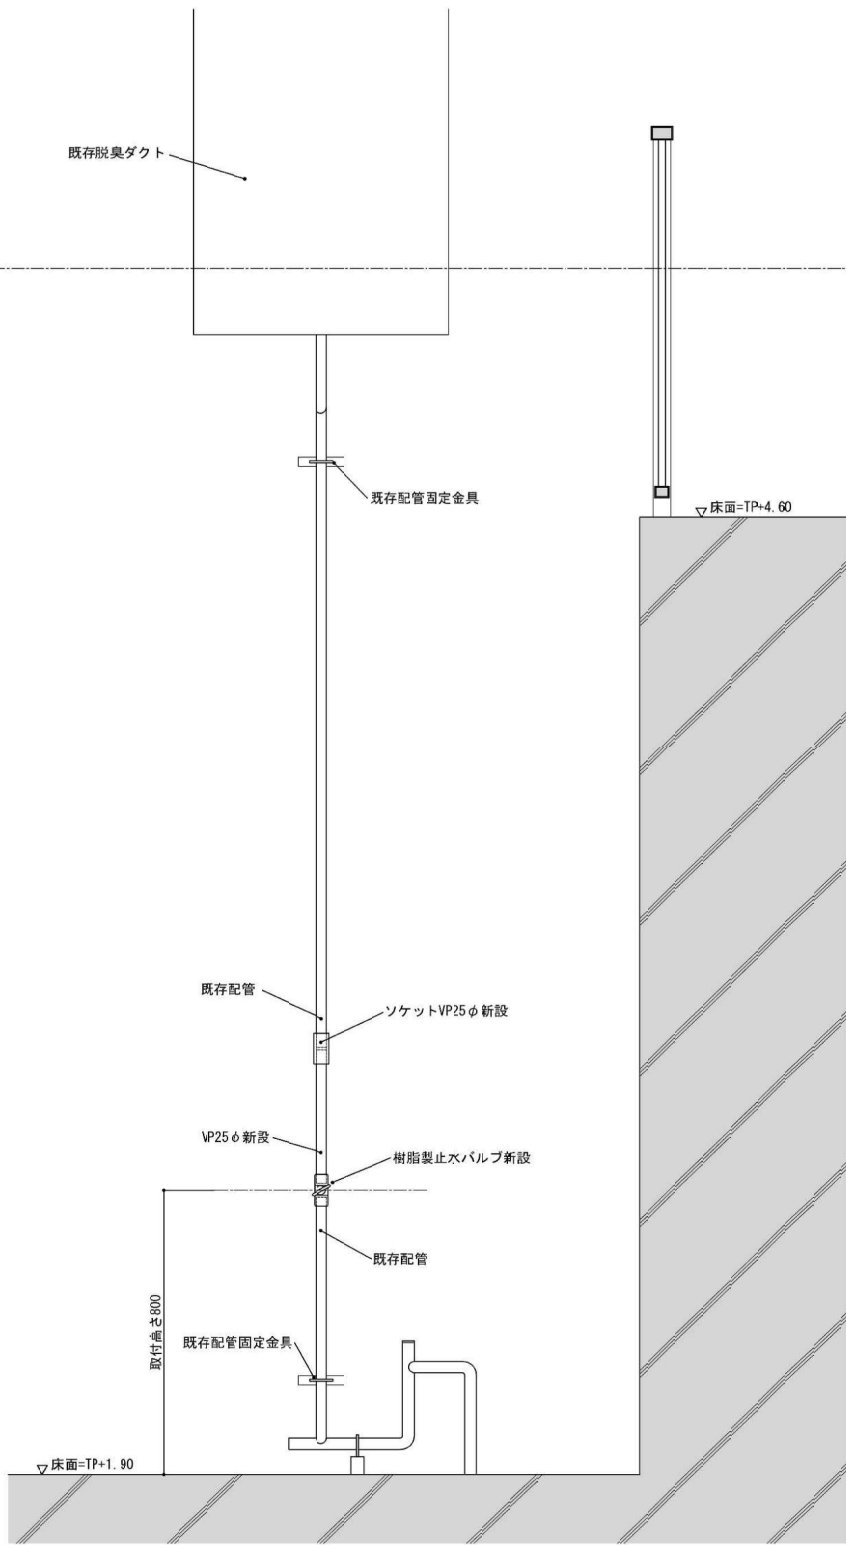


耐水化後 正面図 1/20

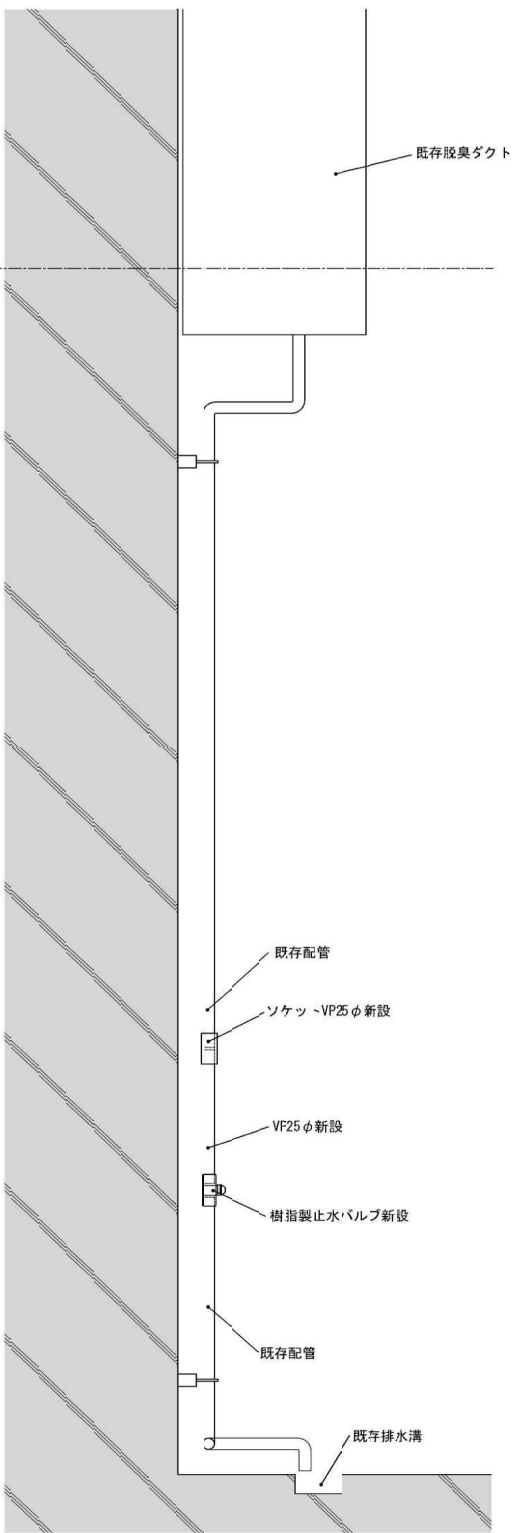


耐水化後 側面図 1/20


令和6年度竹原浄化センター耐水化実施設計業務			
工 事 名	竹原浄化センター耐水化工事		
工事場所	広島県竹原市下野町宇吉良崎		
区画番号	A-47	縮尺	図 示
図面名:	水処理棟: 部分詳細図(2)		
竹 原 市			

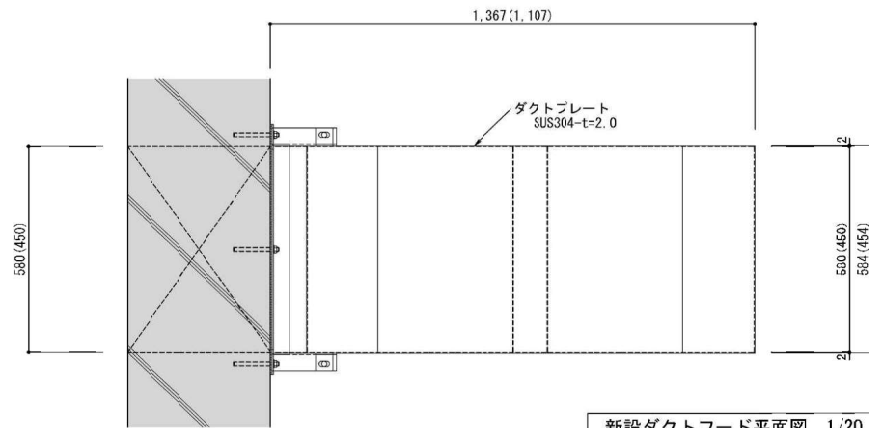

新設ダクトフード平面図 1/20

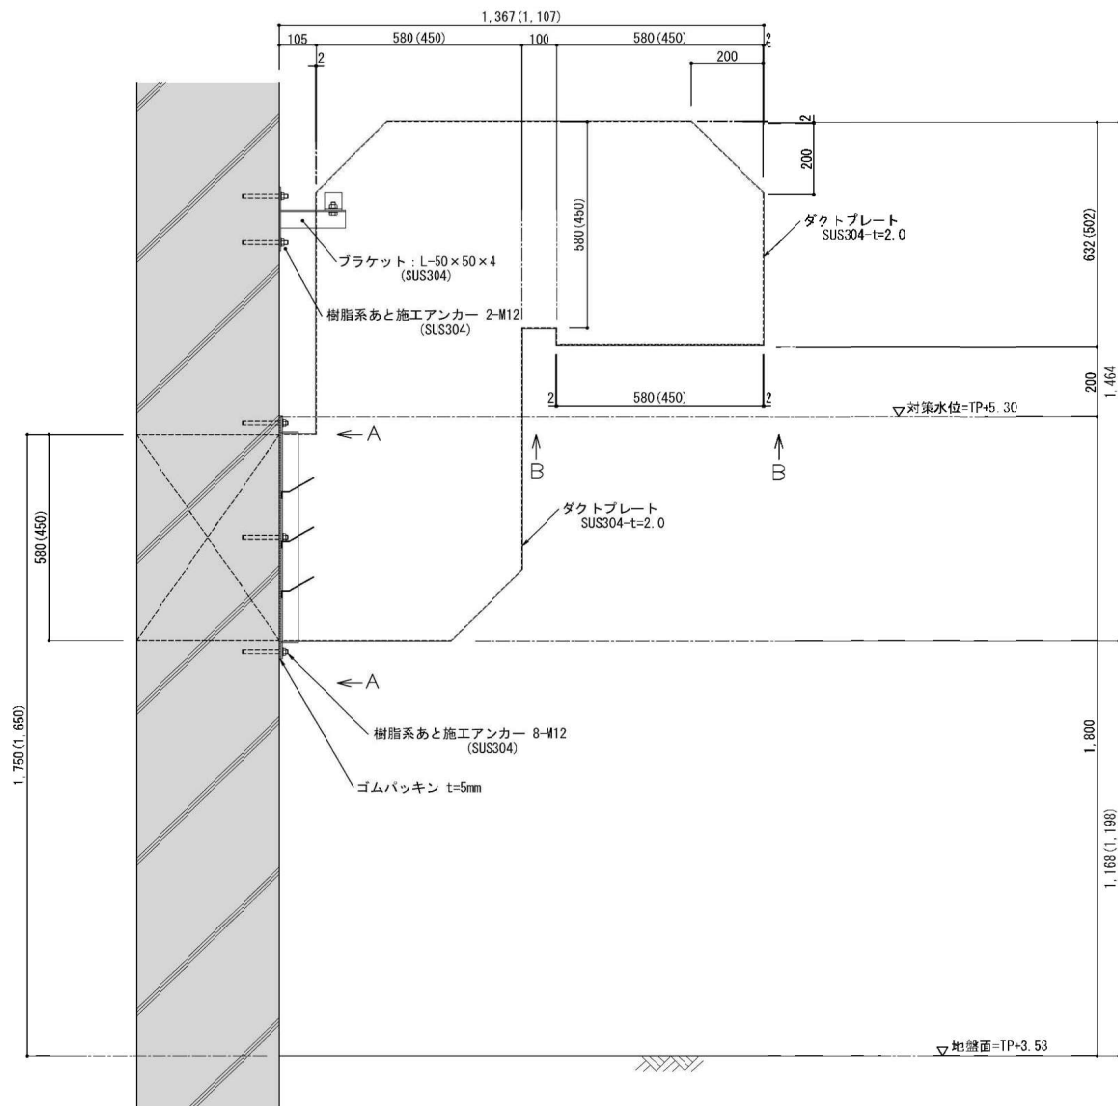


新設ダクトフード断面図 1/20

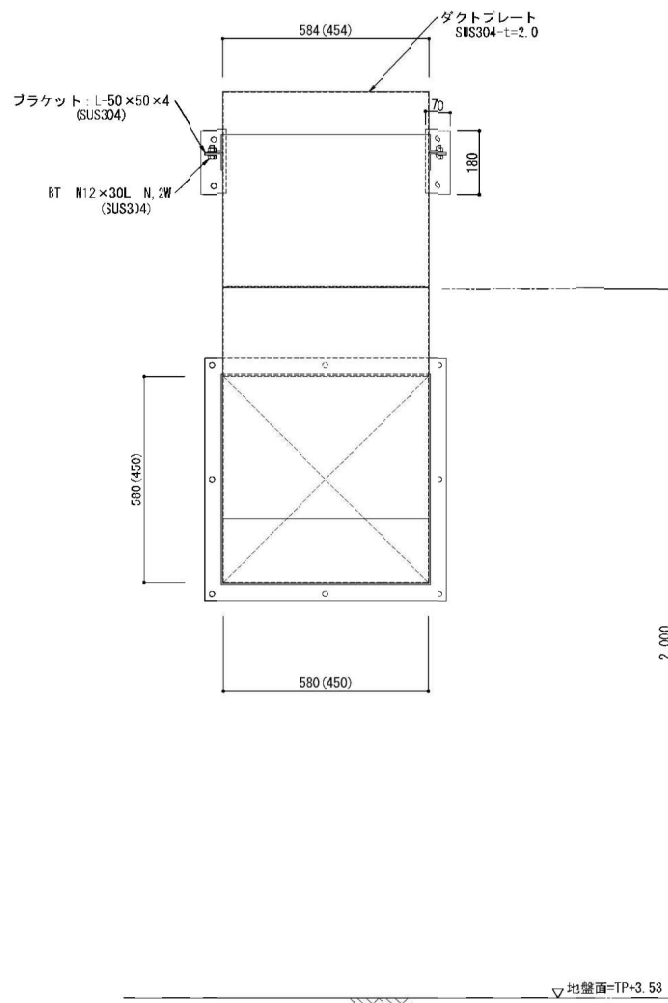

新設ダクトフード正面図 1/20


注記：ダクト本体および各部の溶接は水密性を確保できるものとする。

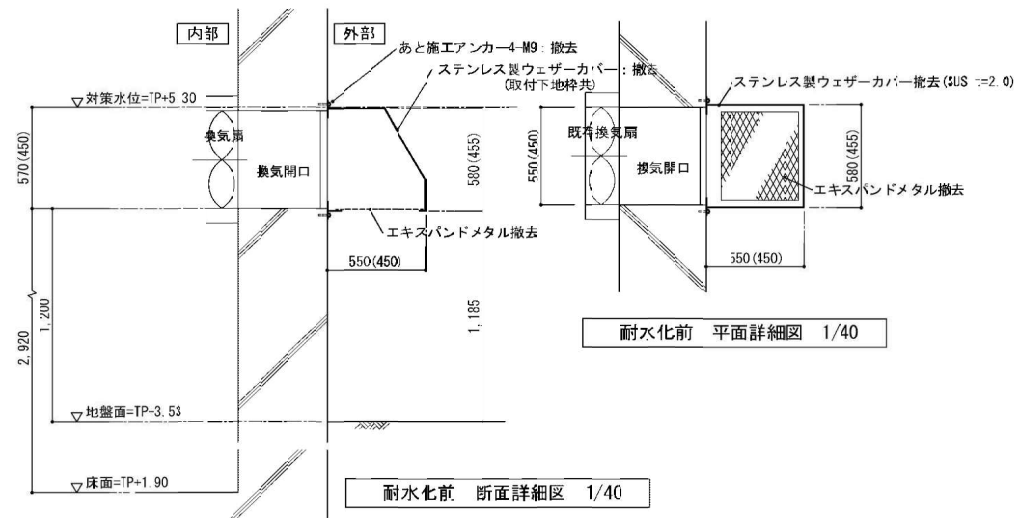


耐水化前 平面詳細図 1/40



耐水化前 断面詳細図 1/40

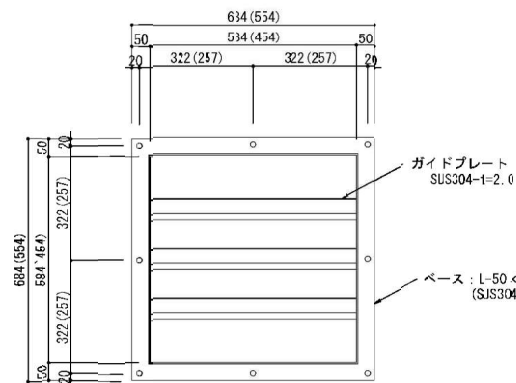


A-A 矢視図 1/20

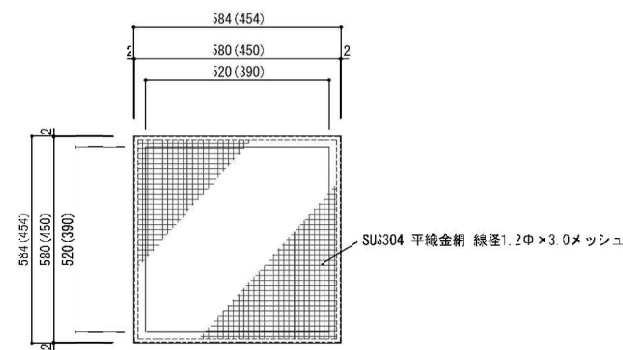


B-B 矢視図 1/20

令和５年度竹原浄化センター耐水化実施設計業務			
工 事 名	竹原浄化センター耐水化工事		
工事場所	広島県竹原市下野町宇野良崎		
図面番号	A-48	縮尺	図 示
図面名	水処理棟：部分詳細図(3)		
竹 原 市			

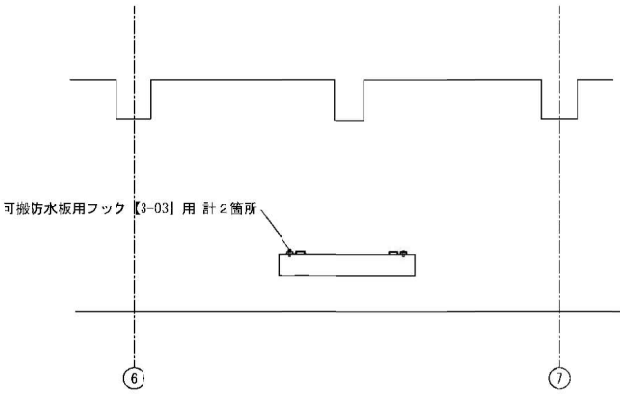

配管ヤード A展開図 1/100


注記：フックの取付位置・取付高さは、施設管理者と協議の上で決定とする。

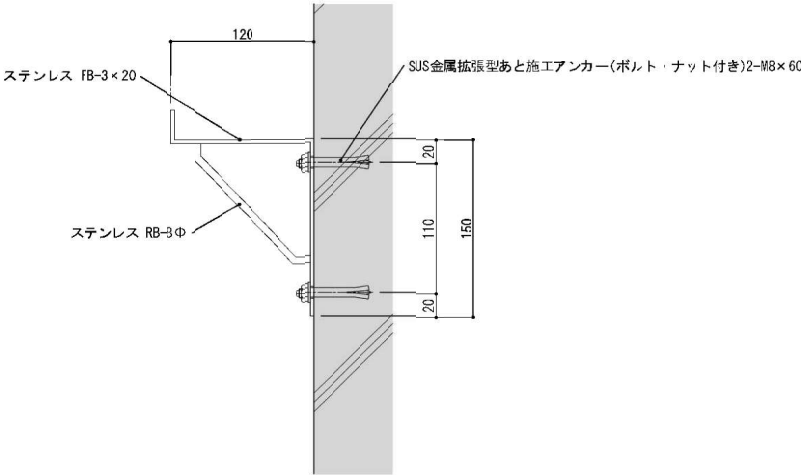


フック：側面図 1/6

注記：各部材はステンレス製とし、材質・形状・寸法は可搬式防水板メーカーの標準仕様とする。


令和５年度竹原浄化センター耐水化実施設計業務			
工 事 名	竹原浄化センター耐水化工事		
工事場所	広島県竹原市下野町字菅良崎		
区画番号	A-49	縮尺	図 示
区画名	水処理棟：部分詳細図(4)		
竹 原 市			

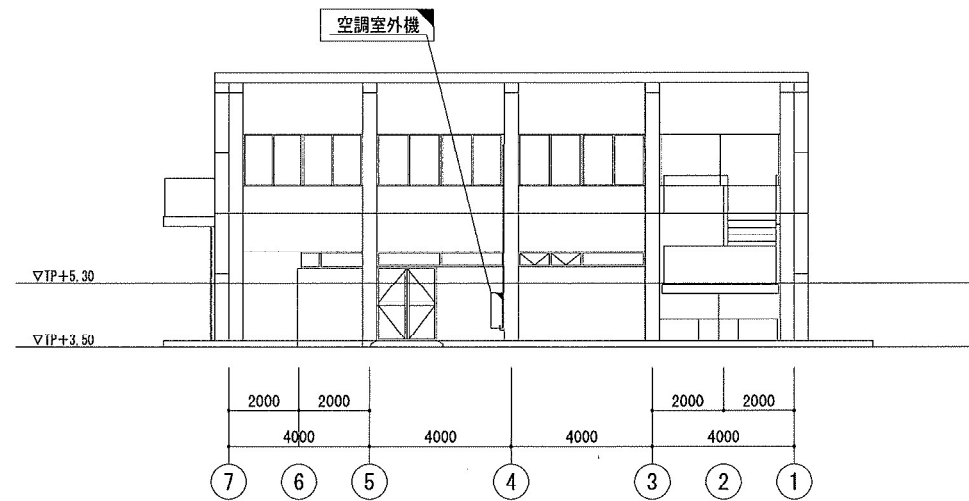


北面 立面図 1/200

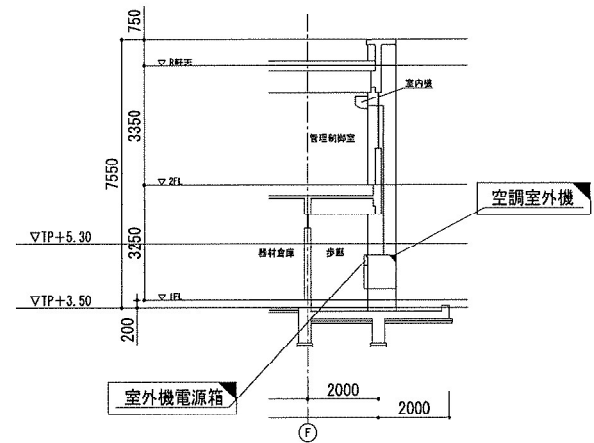


A-A 断面 1/200

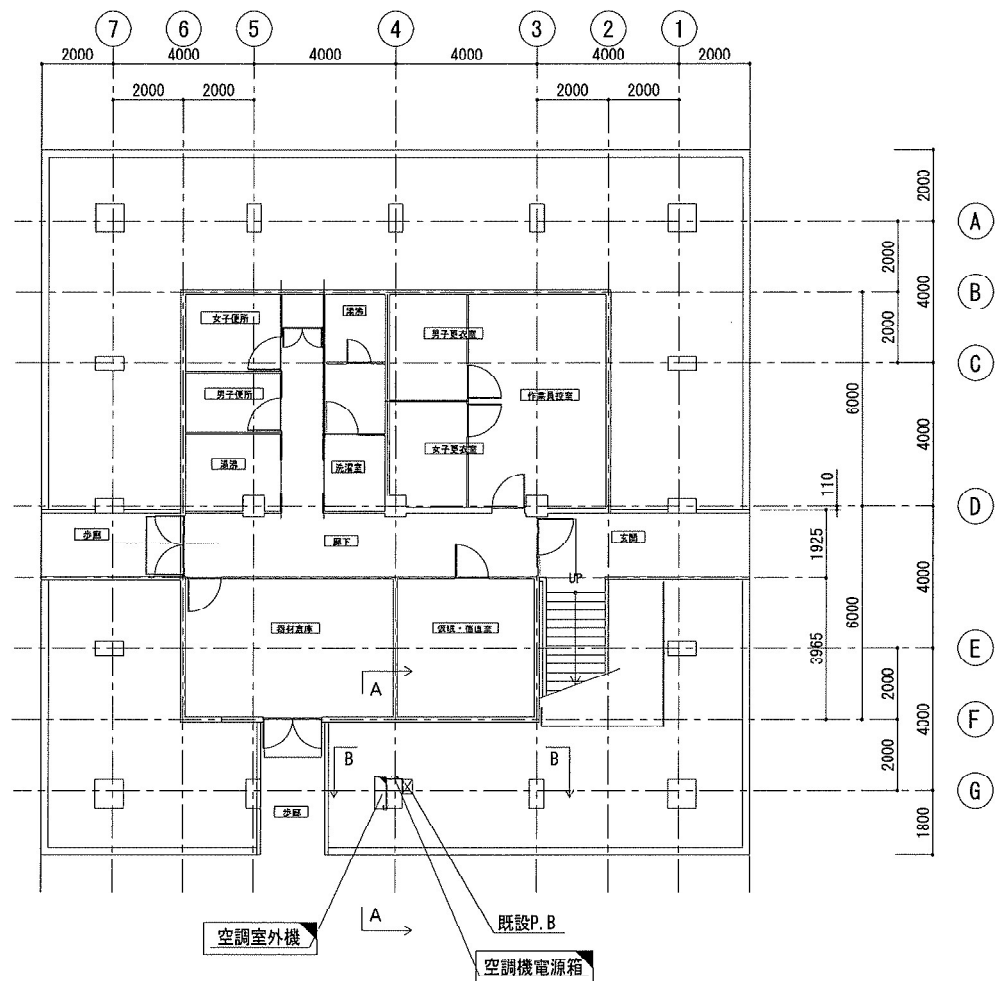

1階 平面図 1/200

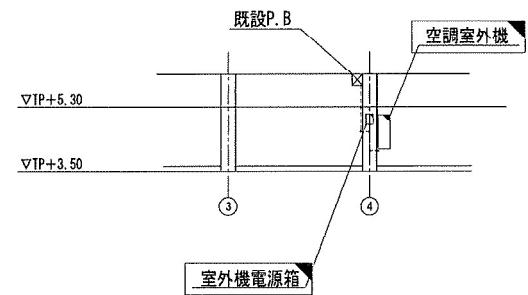


B-B 断面 1/200

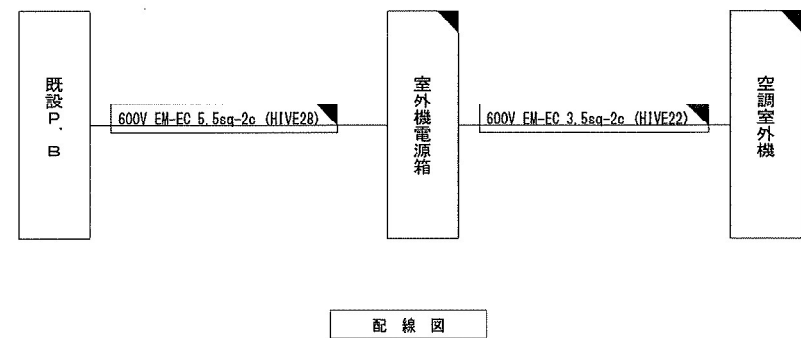


配線図

- 注)
1. は、今回再利用撤去を示す。
 2. は、今回撤去を示す。
 3. 配線図は既設資料が無い為、想定とする。


令和6年度竹原浄化センター耐水化実施設計業務			
工事名	竹原浄化センター耐水化工事		
工事場所	広島県竹原市下野町字吉良崎		
図面番号	E-01	縮尺	図示
図面名: 管理棟 平・断面図(耐水化前)			
竹 原 市			

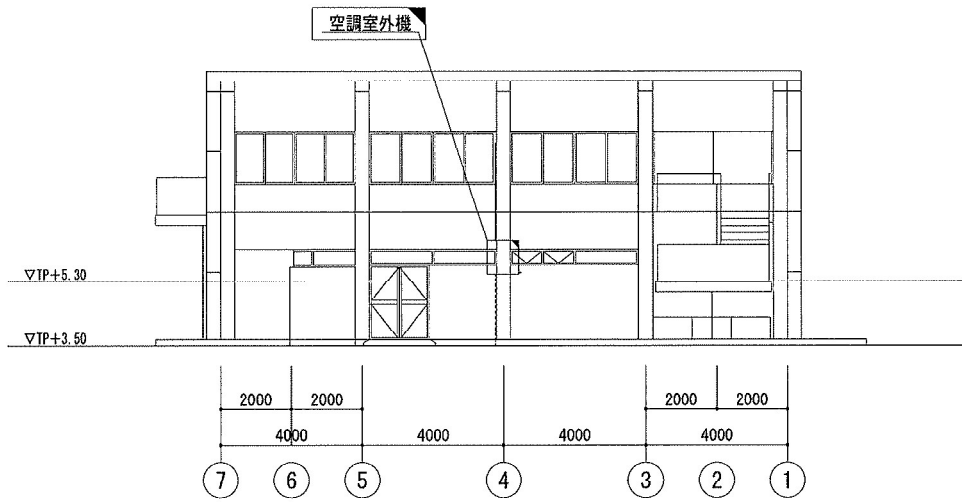


北面 立面図 1/200

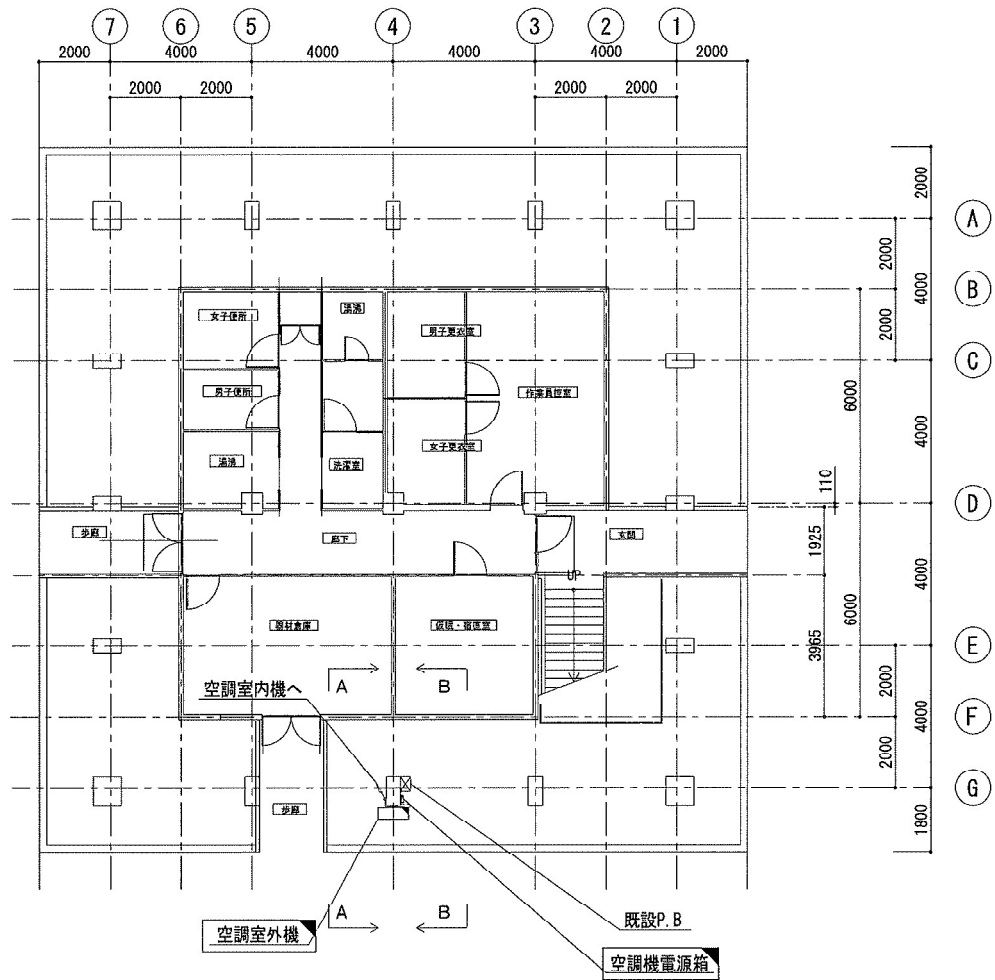


1階 平面図 1/200

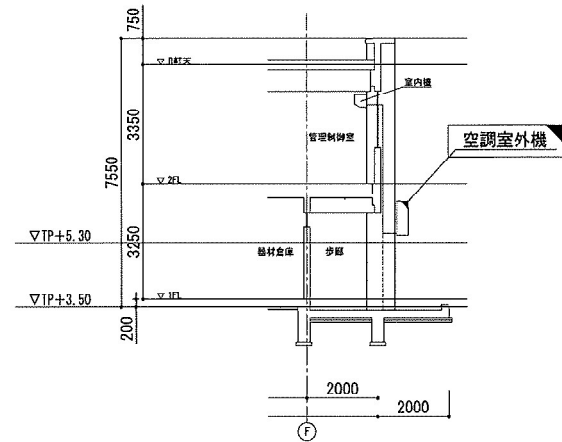

A-A 断面 1/200

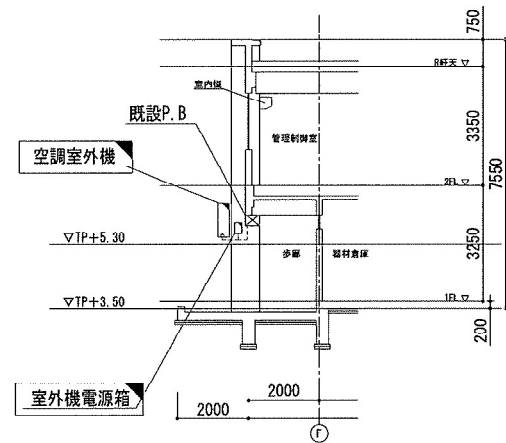


B-B 断面 1/200

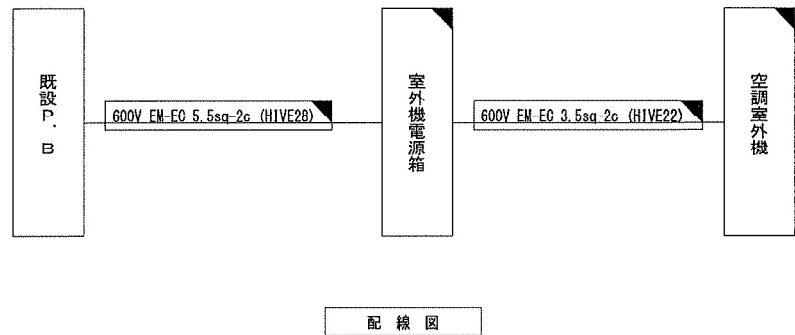

- 注)
1. は、今回再利用設置を示す。
 2. は、今回工事を示す。
 3. 配線図は既設資料が無い為、想定とする。
 4. 既設のドレン管を撤去し、同等のものを新設する。


令和6年度竹原浄化センター耐水化実施設計業務			
工 事 名	竹原浄化センター耐水化工事		
工事場所	広島県竹原市下野町字吉良崎		
図面番号	E-02	縮尺	図 示
図面名： 管理棟 平・断面図（耐水化後）			
竹 原 市			

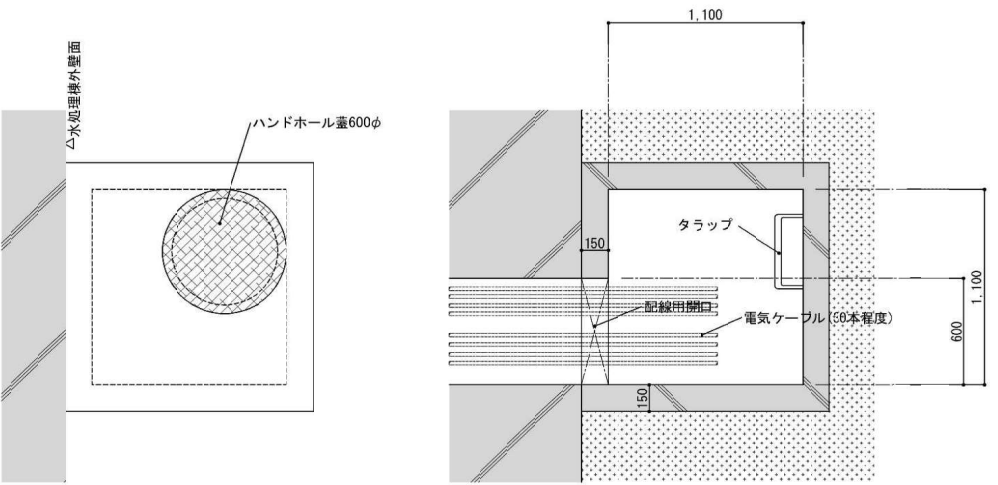


耐水化前 平面図(地上) 1/40

耐水化前 平面図(地中) 1/40

注記：電気ケーブルの移設等は電気設備工事とする。

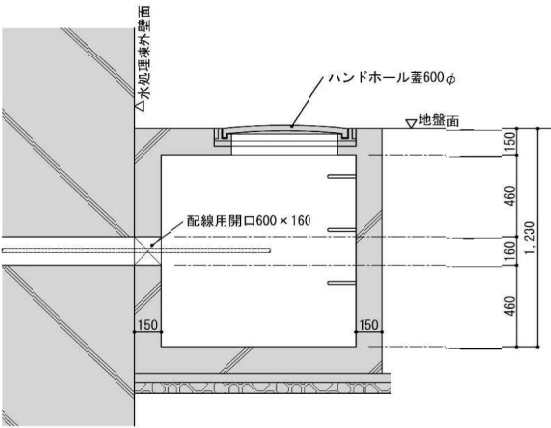


耐水化前 断面図 1/40

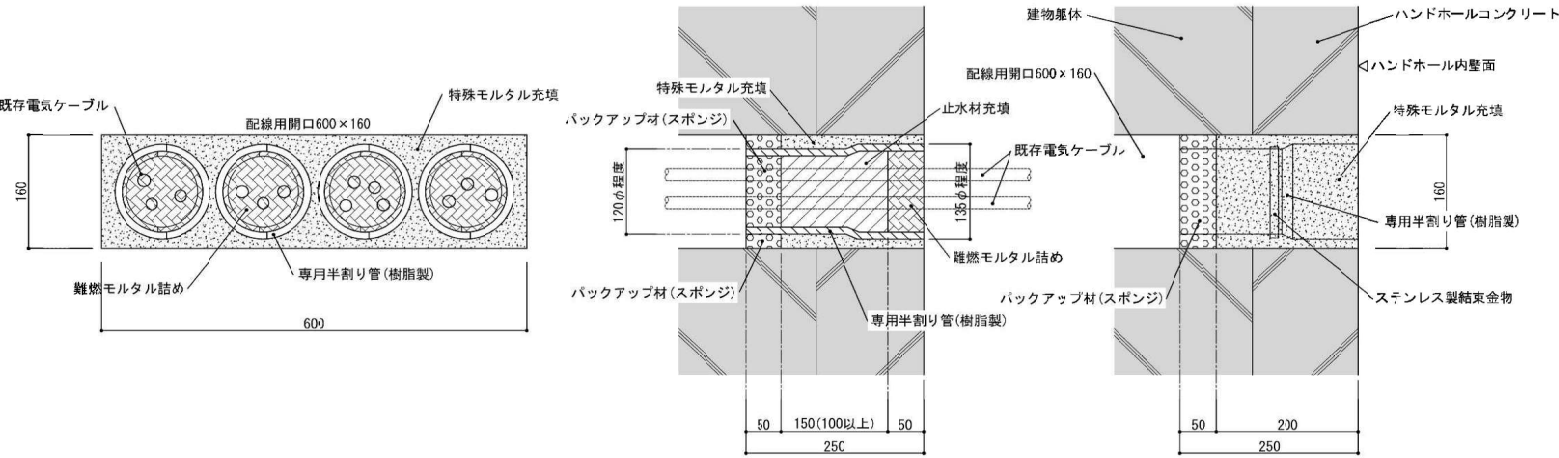


耐水化後 貫通部密閉詳細図 1/10

注記：使用する各材料はメーカーの標準仕様による。
注記：「特殊モルタル」は2成分型エポキシ樹脂モルタルとし、メーカー仕様による。
注記：「難燃モルタル」はプレミックスモルタルとし、メーカー仕様による。


令和５年度竹原浄化センター耐水化実施設計業務				
工 事 名	竹原浄化センター耐水化工事			
工事場所	広島県竹原市下野町字吉良崎			
区画番号	E - 03	縮尺	図 示	
区画名	水処理棟 ハンドホール詳細区			
竹 原 市				

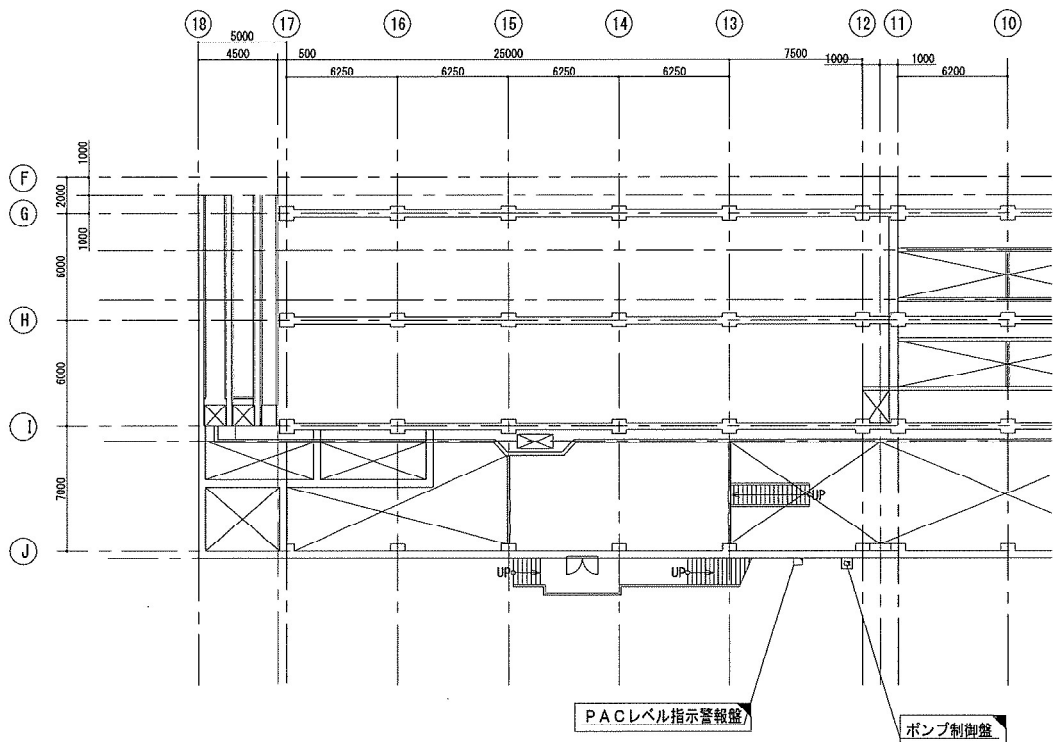


平面図 1/400

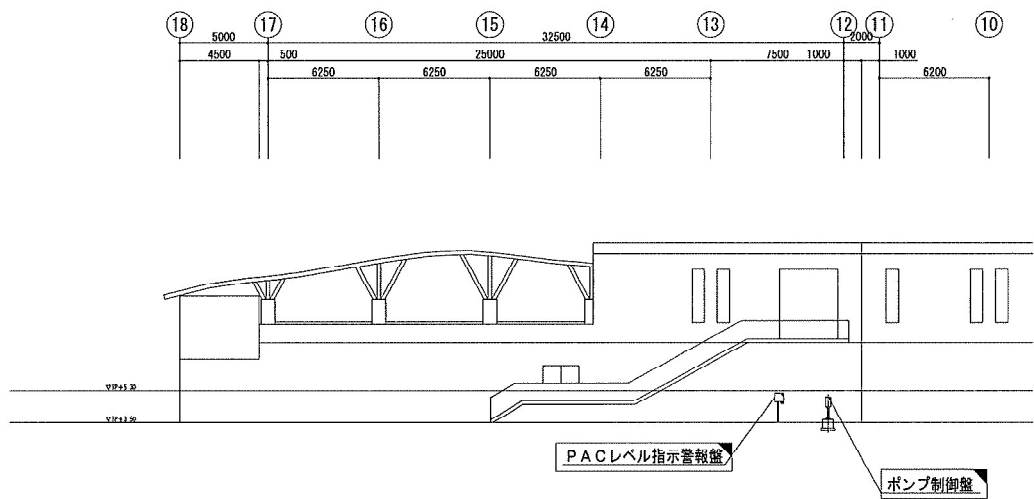


立面図 1/400

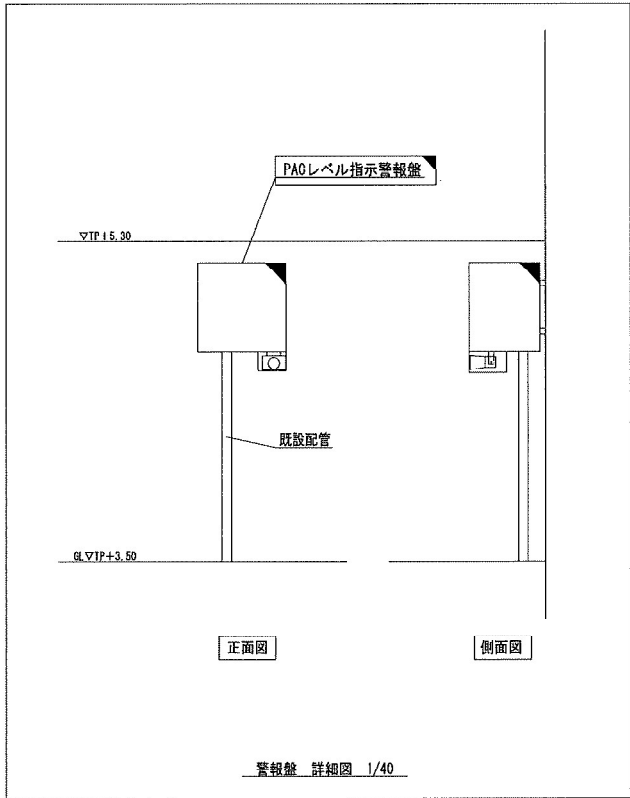

警報盤 詳細図 1/40

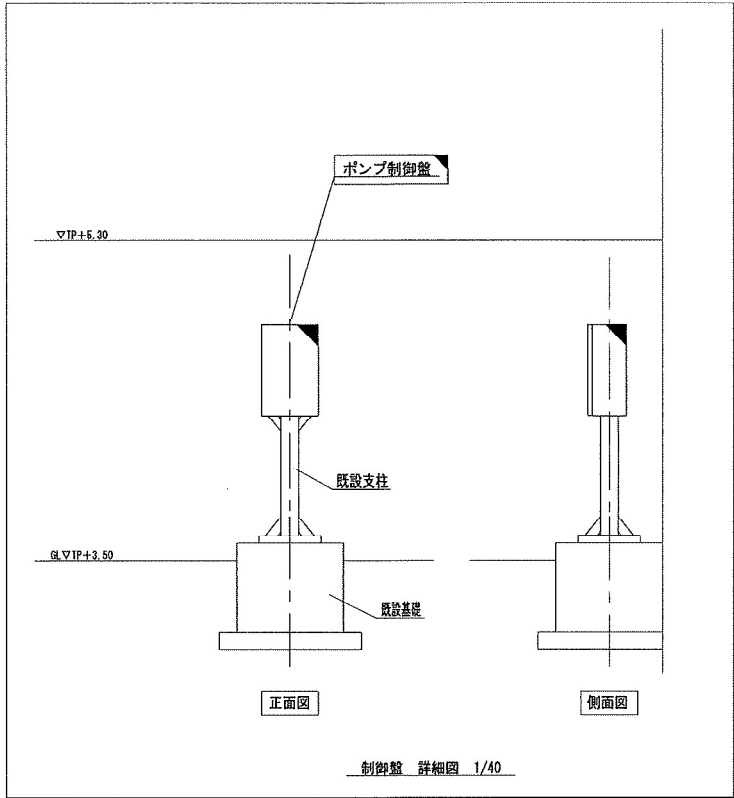



制御盤 詳細図 1/40

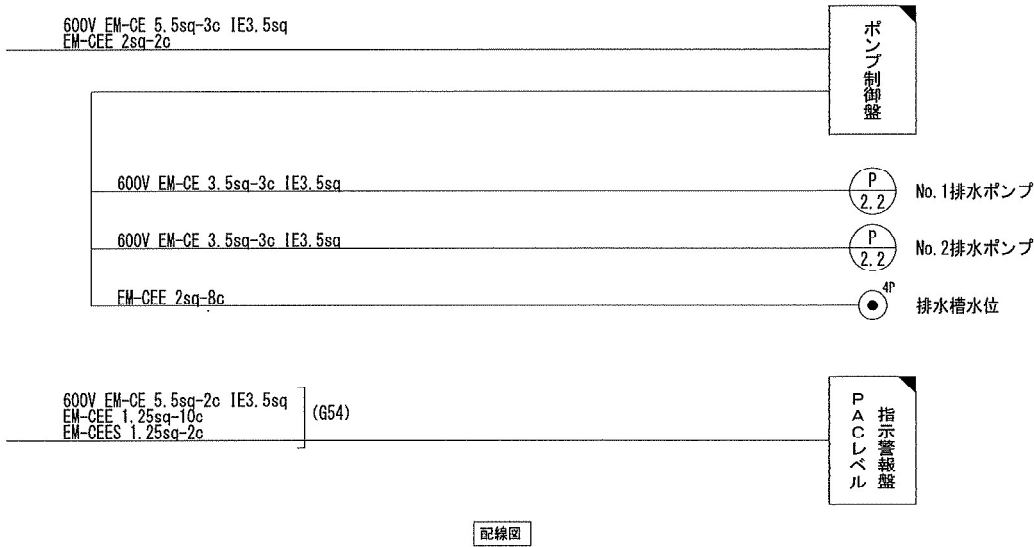


配線図

- 注)
1. は、今回再利用撤去を示す。
但し、既設の基礎、支柱、配管等は流用するのでそのままとする。
 2. 配線図は既設資料が無い為、想定とする。


令和6年度竹原浄化センター耐水化実施設計業務			
工 事 名	竹原浄化センター耐水化工事		
工事場所	広島県竹原市下野町字吉良崎		
図面番号	E- 04	縮尺	図 示
図面名： 水処理棟 平面図（耐水化前）			
竹 原 市			

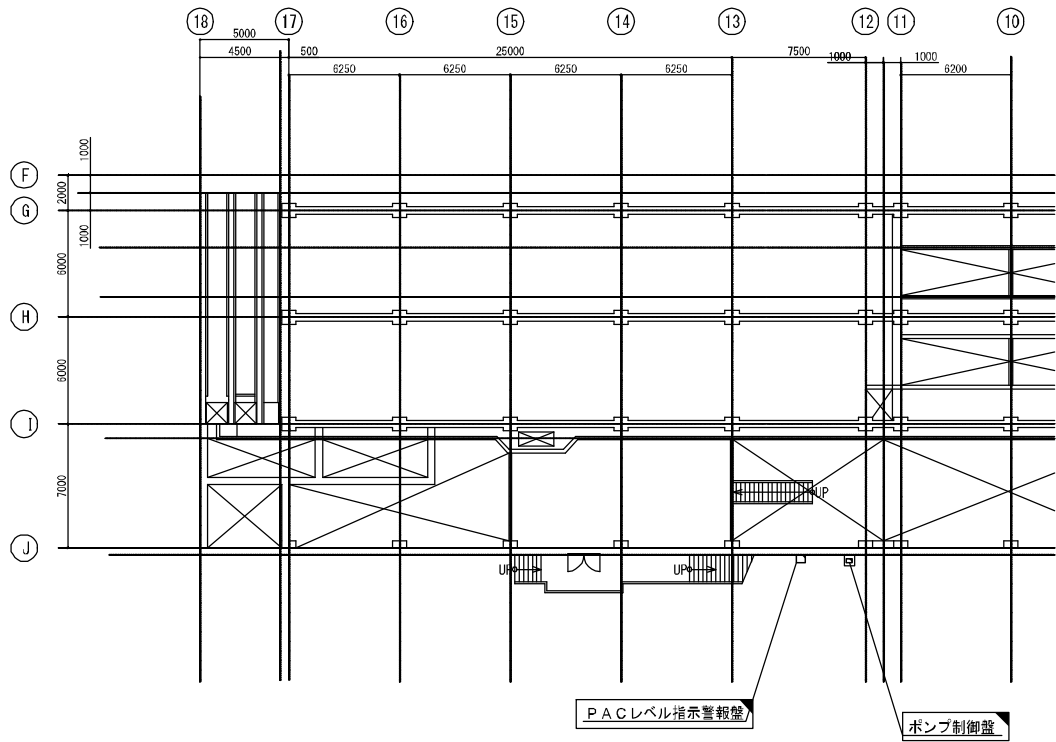 


平面図 1/400

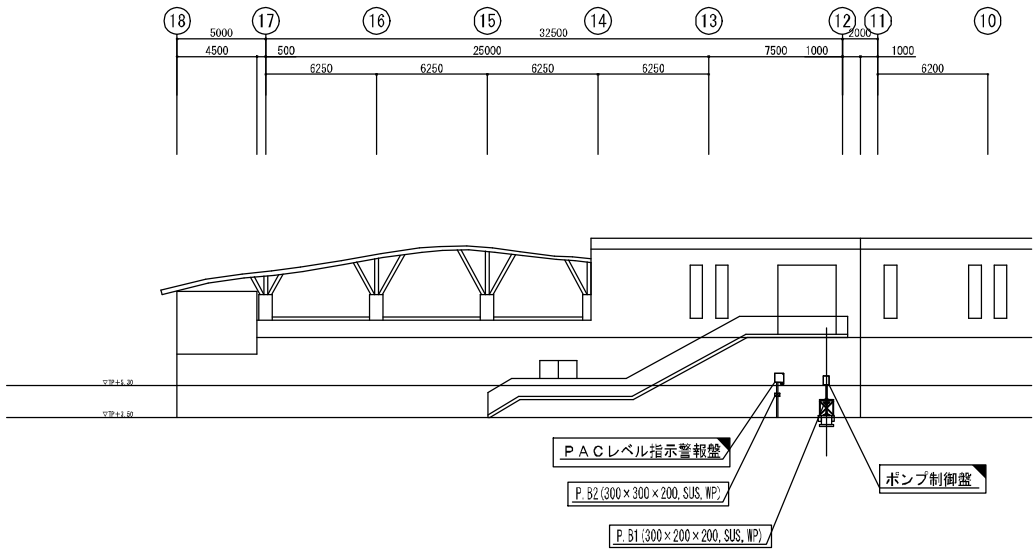


立面図 1/400

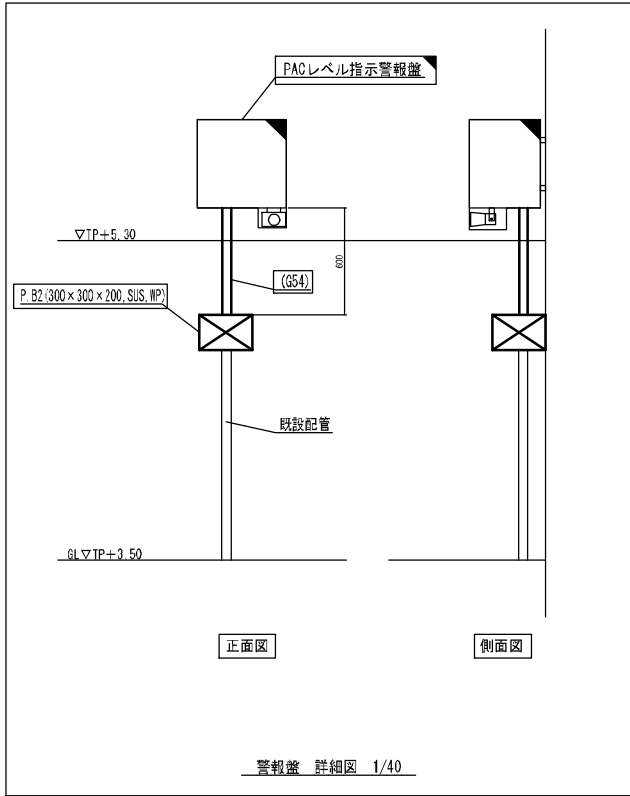

警報盤 詳細図 1/40

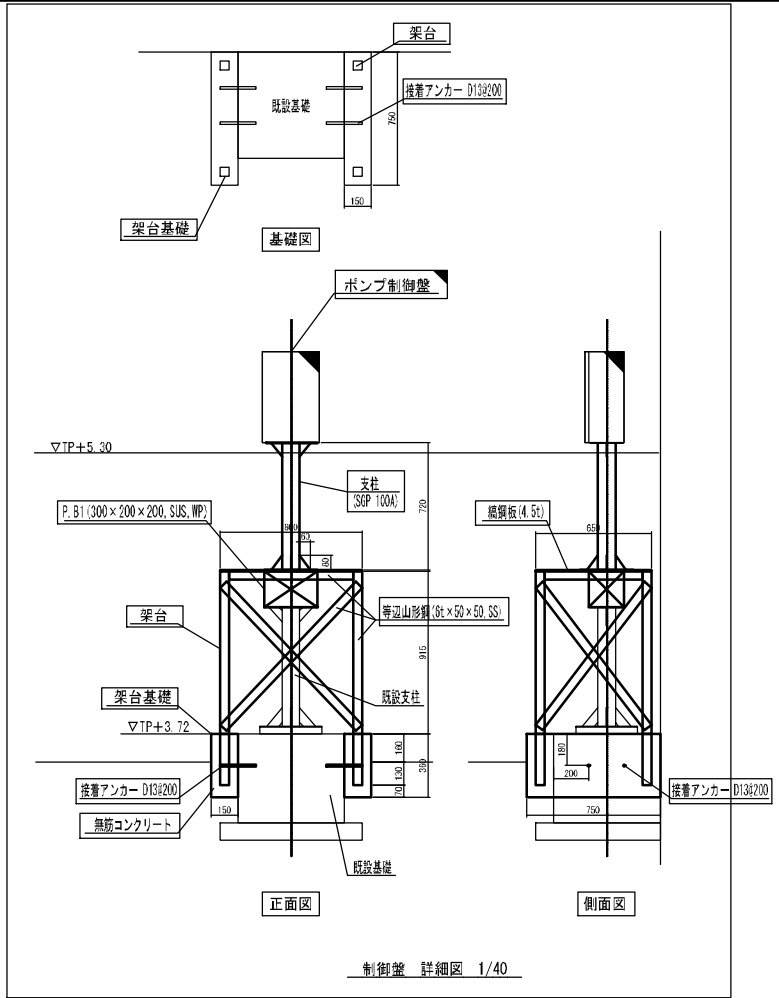


制御盤 詳細図 1/40

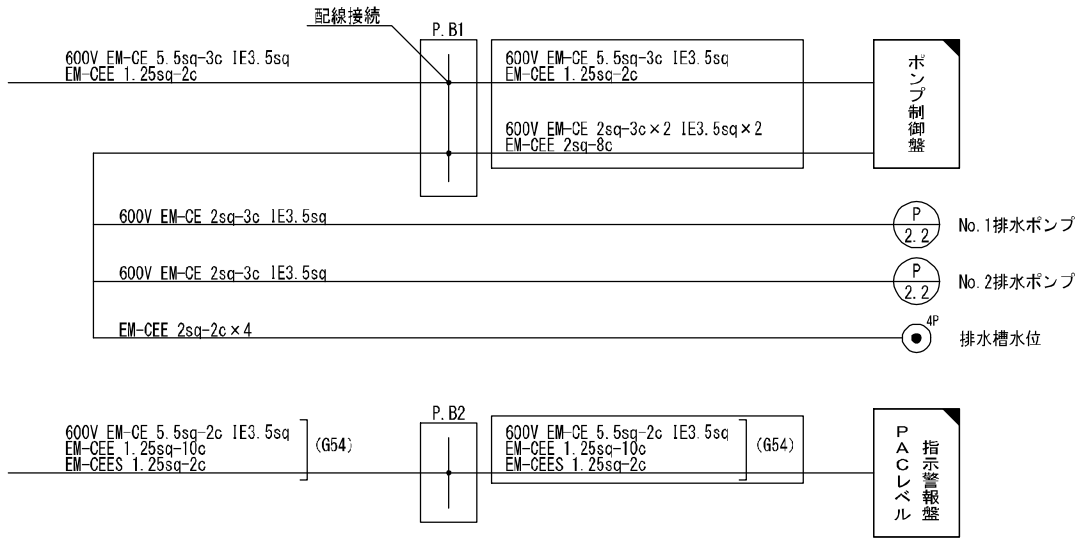


配線図

- 注)
1. は、今回再利用設置を示す。
 2. は、今回工事を示す。
 3. その他は、既設又は既設流用を示す。
 4. 配線図は既設資料が無い為、想定とする。
 5. 鋼材の接続部は溶接接続を基本とする。


令和6年度竹原浄化センター耐水化実施設計業務			
工 事 名	竹原浄化センター耐水化工事		
工事場所	広島県竹原市下野町宇吉良崎		
図面番号	E-05	縮尺	図 示
図面名： 水処理棟 平面図（耐水化後）			
竹 原 市			

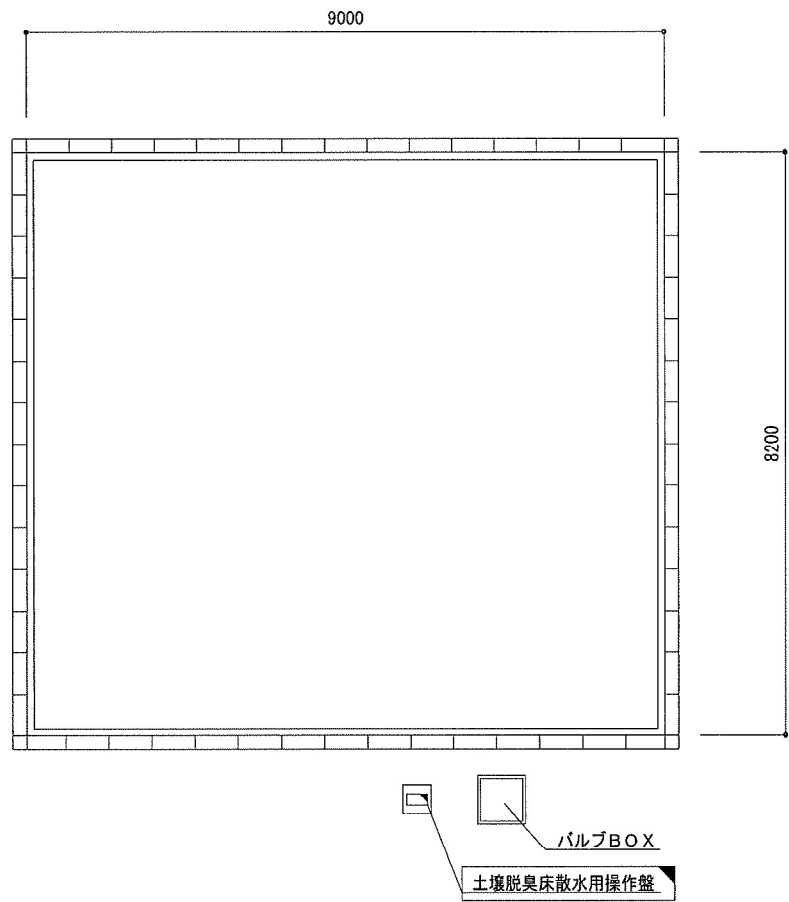


土壌脱臭床 平面図 1/100

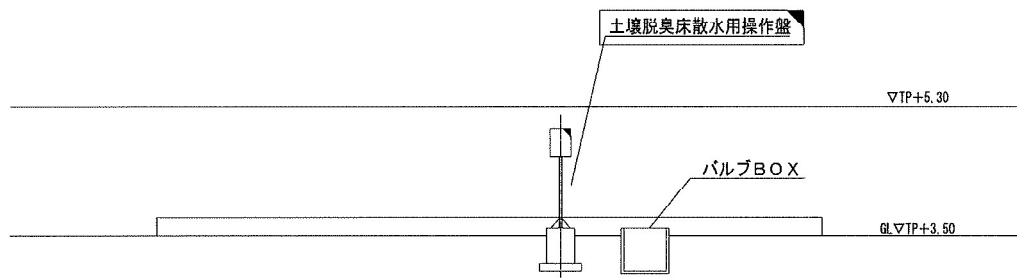

土壌脱臭床 断面図 1/100

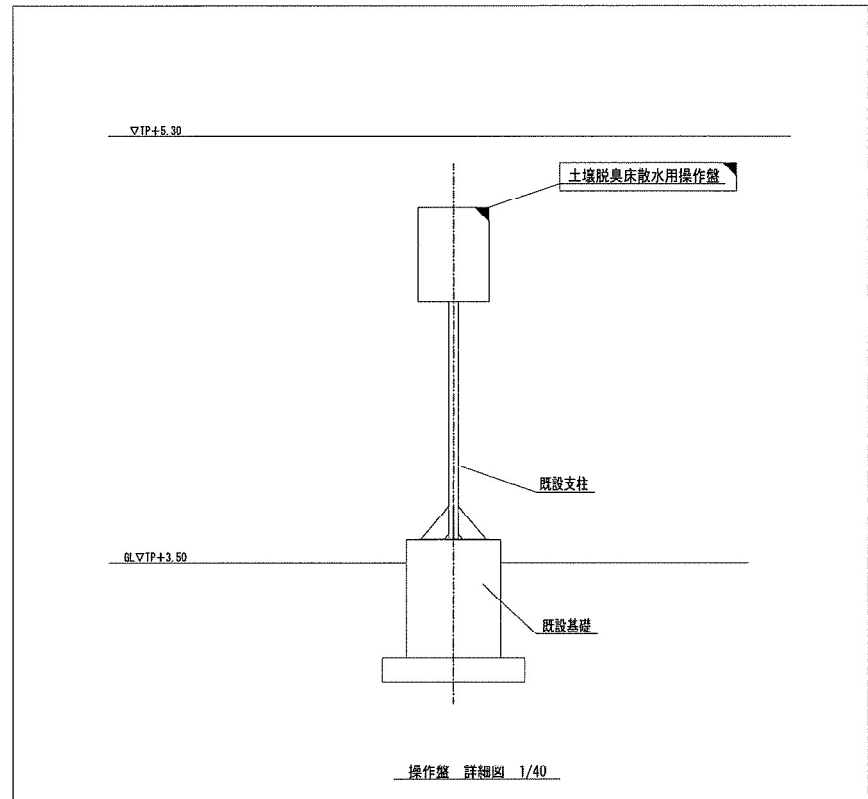


操作盤 詳細図 1/40

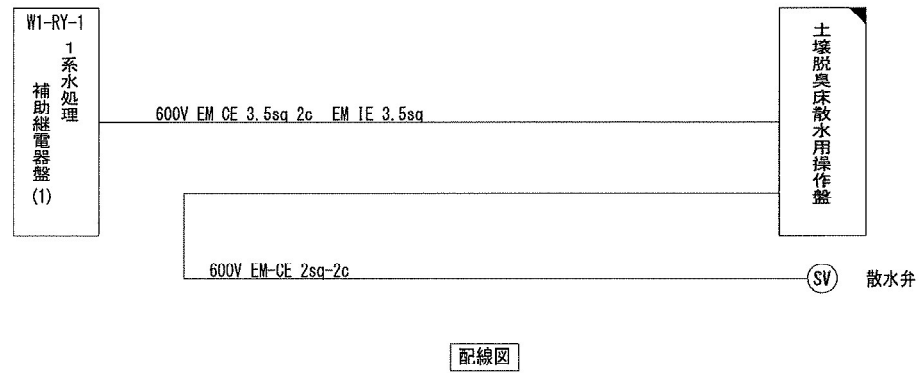


- 注)
- は、今回再利用撤去を示す。
但し、操作盤は盤のみとし、支柱、基礎等はそのままとする。
 - 配線図は既設資料が無い為、想定とする。


令和6年度竹原浄化センター耐水化実施設計業務			
工 事 名	竹原浄化センター耐水化工事		
工事場所	広島県竹原市下野町字吉良崎		
図面番号	E-06	縮尺	図 示
図面名: 土壌脱臭床 平面図(耐水化前)			
竹 原 市			

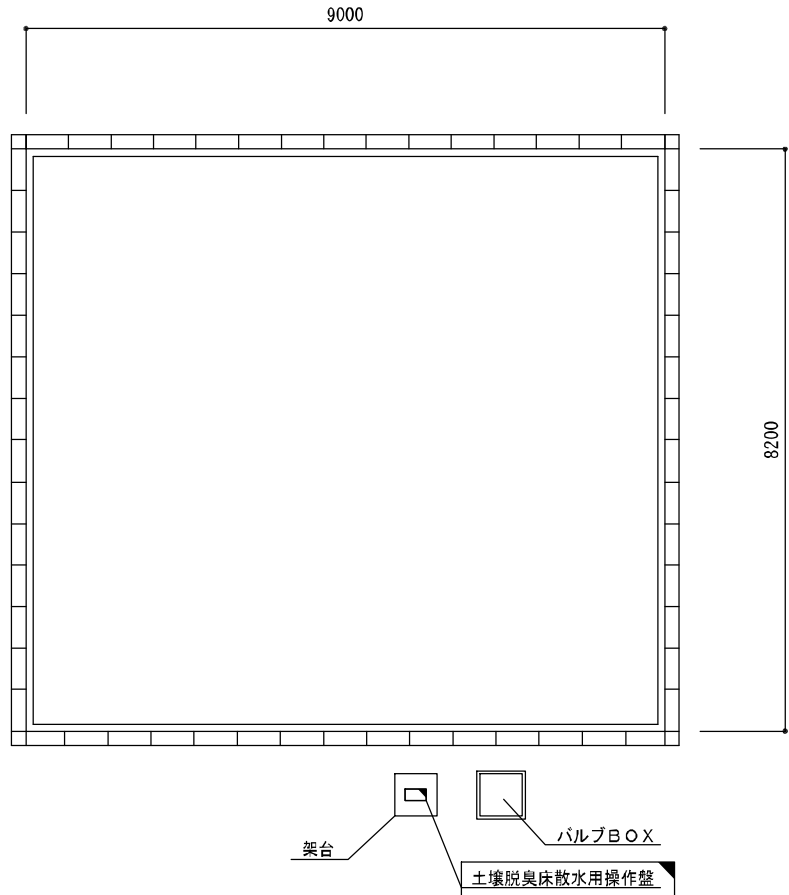


土壌脱臭床 平面図 1/100

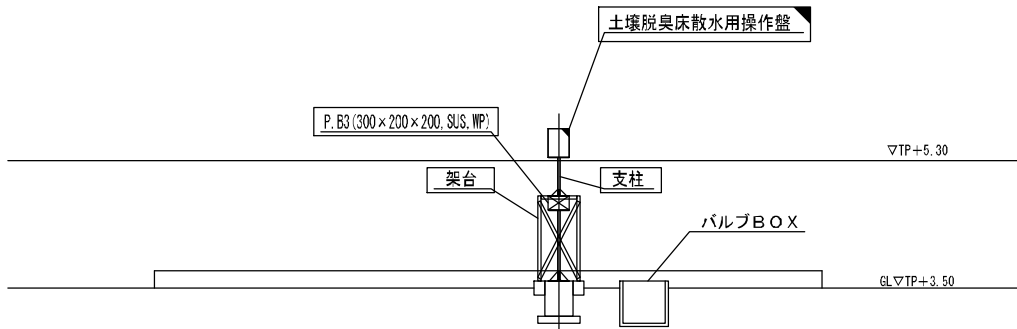

土壌脱臭床 断面図 1/100

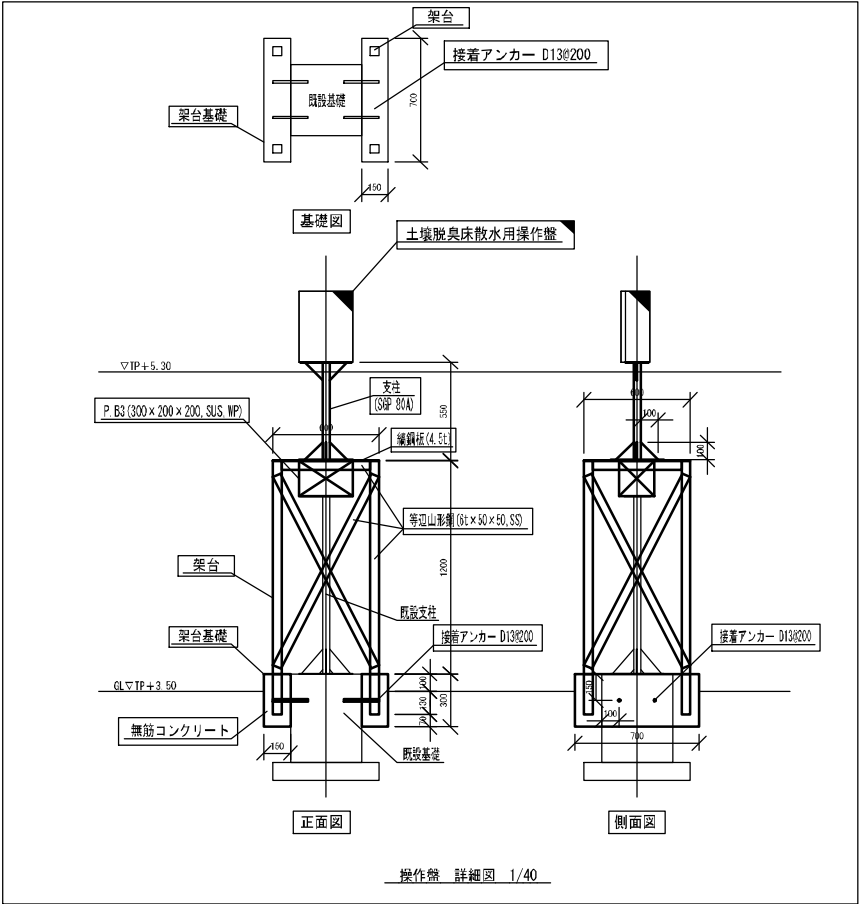

操作盤 詳細図 1/40

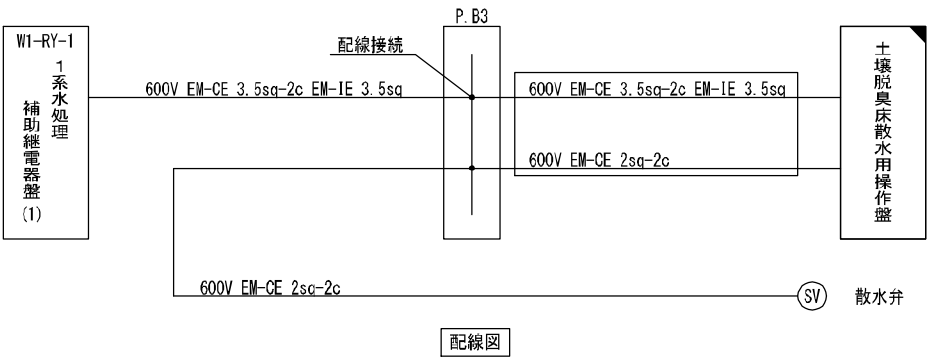

配線図

- 注)
1. は、今回再利用設置を示す。
 2. は、今回工事を示す。
 3. その他は、既設又は既設流用を示す。
 4. 配線図は既設資料が無い為、想定とする。
 5. 鋼材の接続部は溶接接続を基本とする。

令和6年度竹原浄化センター耐水化実施設計業務			
工 事 名	竹原浄化センター耐水化工事		
工事場所	広島県竹原市下野町宇吉良崎		
図面番号	E-07	縮尺	図 示
図面名： 土壌脱臭床 平面図(耐水化後)			
竹 原 市			