 
 




□ 工事概要										□ 凡例												
工事概要		図示のごとく施設内の既設蛍光灯・白熱灯器具を、			既存部分等への処置		・工事目的物の施工済み部分等については、汚損しないよう適切な養生を行う。			図記号		名称		備考		図記号		名称		備考		
		LED照明器具に取替を、行うものとする。					・既存部分の養生は「改修標準仕様書」による。			(配管配線)						(誘導灯)						
							・既設照明器具撤去に伴い、ビス穴は、周囲の色に調和した色のコーキング材にて補修を行う。					ケーブル配線 二重天井内配線						LED 誘導灯		避難口誘導灯 通路誘導灯		
官公署その他への届出手続き等		・工事の着手、施工及び完成にあたり、関係法令に基づき官公署その他の関係機関への必要な届出手続きなどを遅滞なく行う。					・既設照明器具撤去に伴い、電源穴は、カバープレートにてカバーを行う(プレートには用途表示を行うこと)。					ケーブル配線 二重天井内配線		EM-EEF1.6-2C				LED 誘導灯		片面形・両面型 片矢印付		
□消防署への届出		・着工届								(MM1A)		金属線び		1種・A型				LED 誘導灯		片面形・両面型 両矢印付		
		・竣工試験結果書			養生方法及び清掃		・「改修標準仕様書」による。			□-----		金属線び		1種・A型								
		・設置届								*****LD		ライティングダクト		既設		(既設照明器具)						
□電力会社への届出		・電力会社へ負荷容量変更に伴う申請を、行い報告を行う。(低圧受電の学校のみ)			撤去作業の安全対策		・撤去作業に伴う安全対策は「改修標準仕様書」による。					区画貫通措置				 LED		LED照明器具		天井埋込灯 既設を示す		
仮設工事										○印のついたものを適用する。												
階	施設名 室名	天井高 [mm]	枠組本足場 	移動足場 ローリングタワー	内部足場 脚立足場	階段棚足場 単管組	備考			(電灯・照明)							 LED		LED照明器具		非常用照明器具・電池内蔵型 既設を示す	
													LED照明器具		直付け天井灯							
02	中通小学校																					
1F	ステージ(ブドウ棚下)	6,700	○																			
																						
07	忠海学園																		調光器(ワイド形)		LED照明器具用 参考型番 NQ20346	
1F	武道場	4,350 ~ 7,275	○																カバープレート		用途表示付き	
		軒高 棟高																				
																						





□ 附近見取図

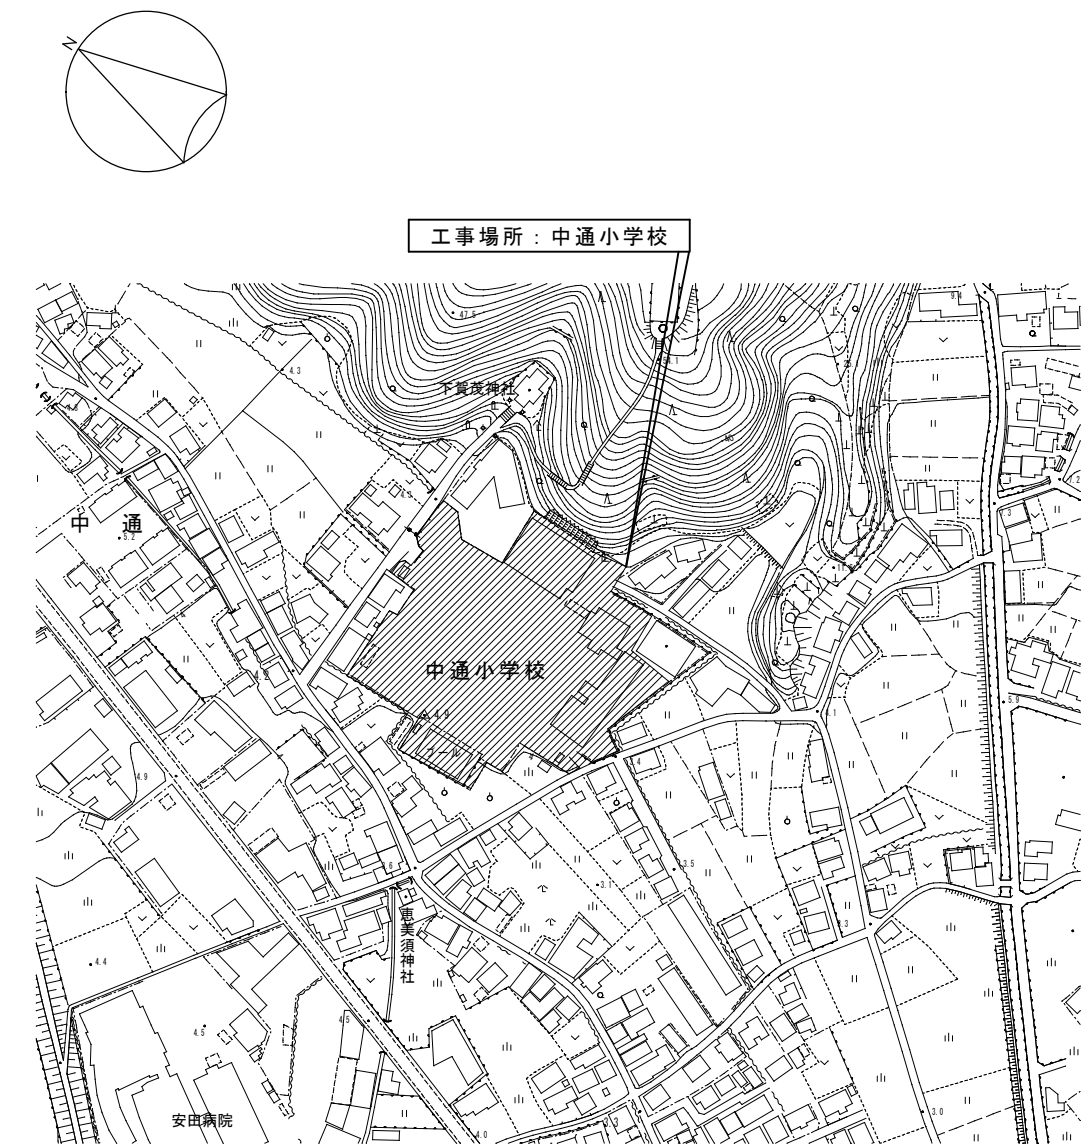

□ 凡例
： 工事場所を示す。

    □ 配置図 S=1:600

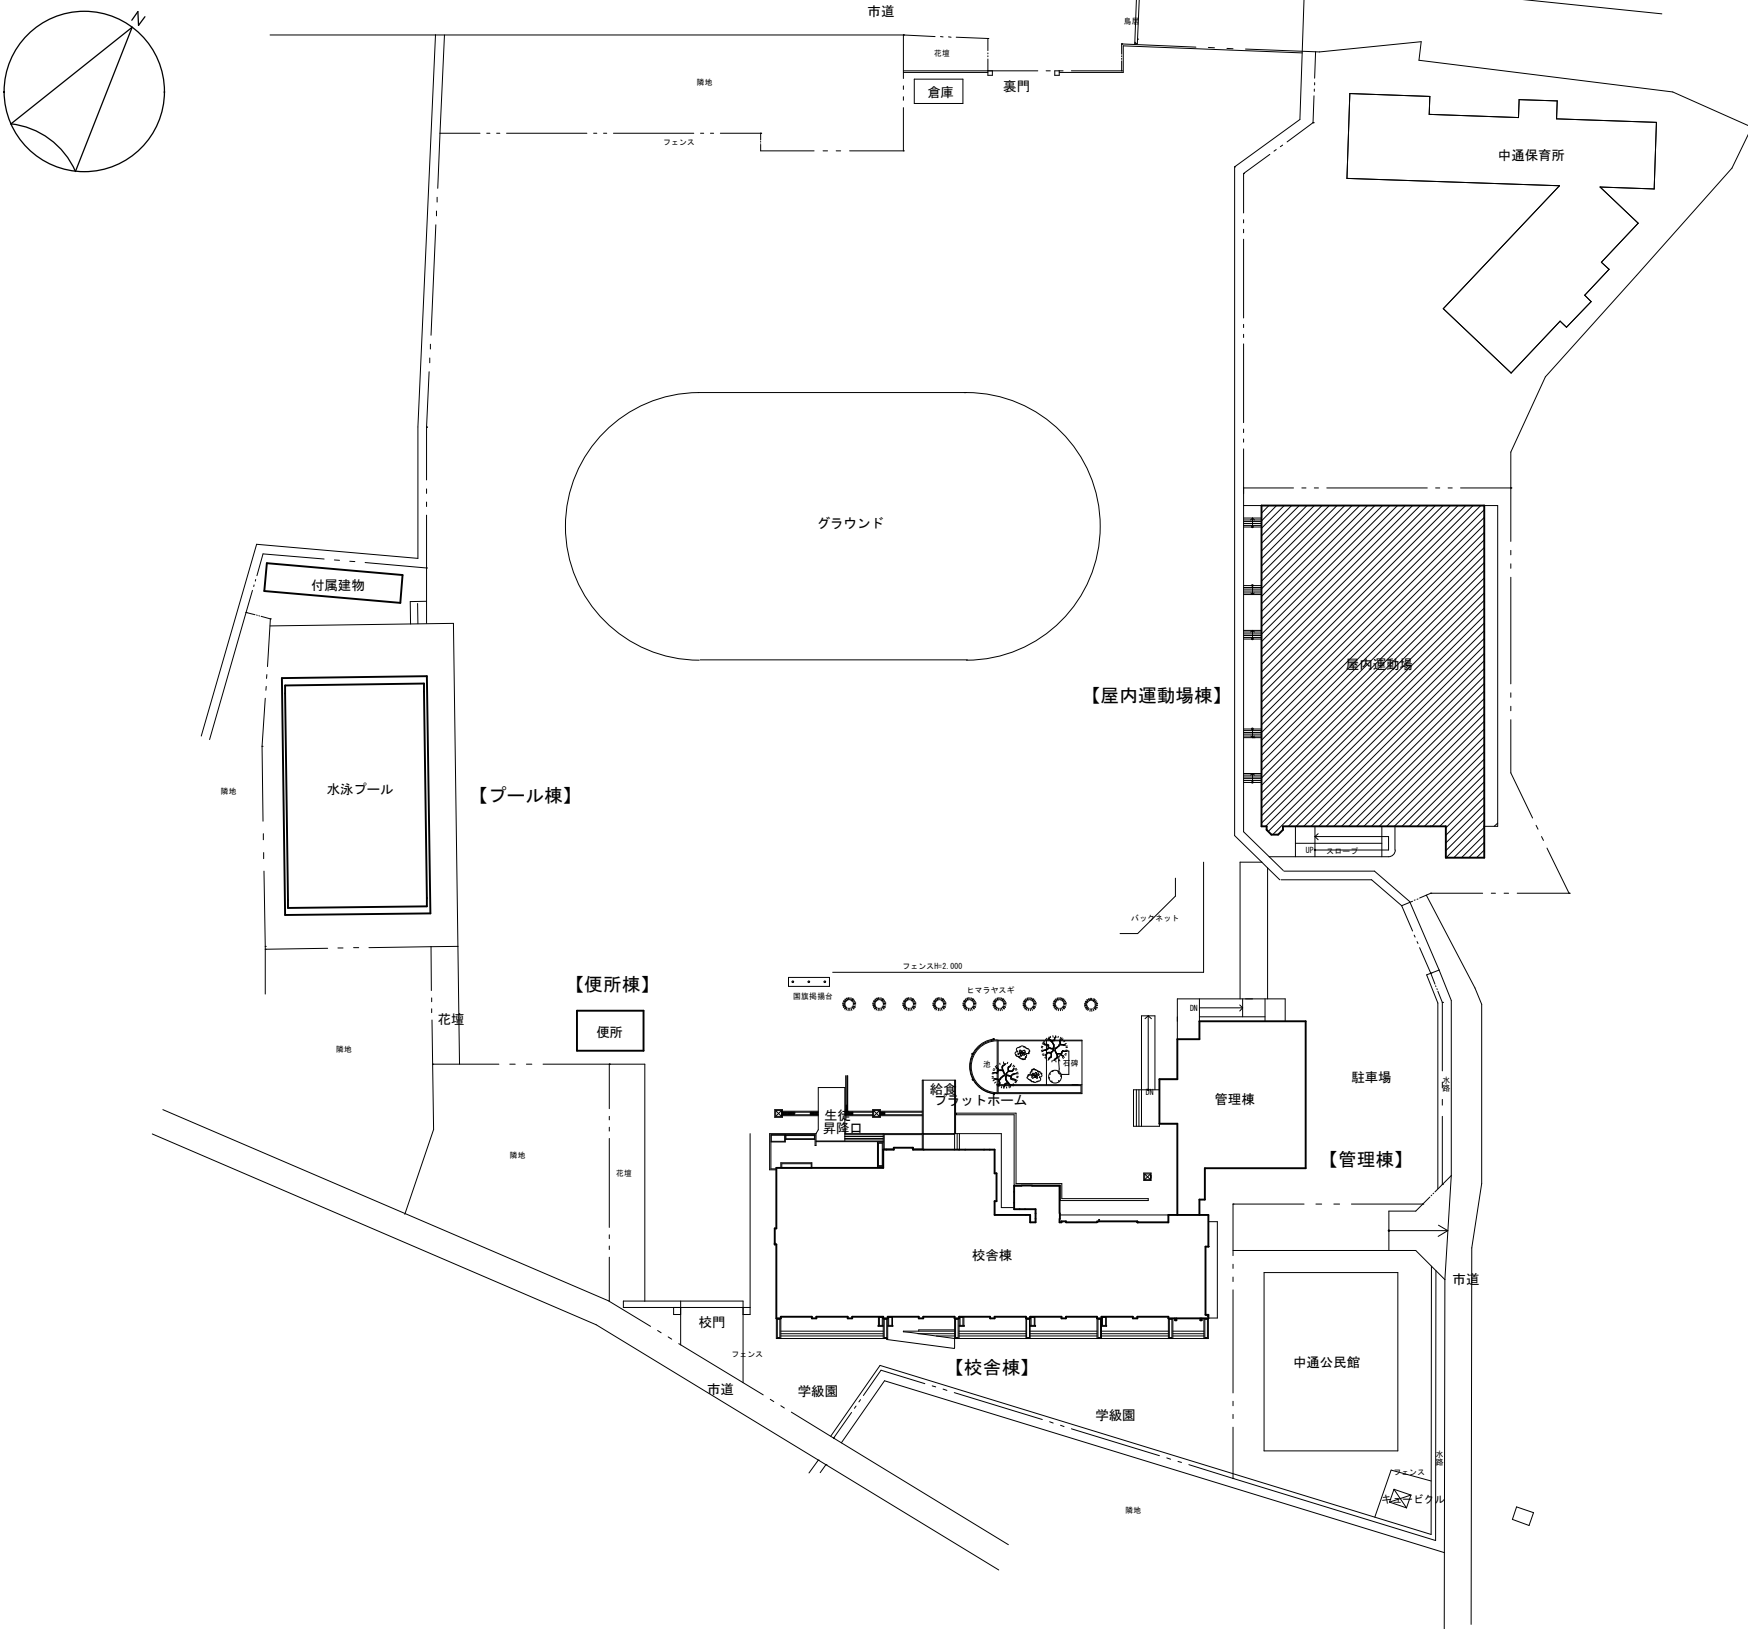

□ 照明器具姿図												□ 誘導灯姿図																
姿 図		記 号	定格光束 [lm]	定格消費電力 [W]	定格入力容量 [VA]	備 考		姿 図		記 号	定格光束 [lm]	定格消費電力 [W]	定格入力容量 [VA]	備 考		姿 図		記 号	区分 級・形	定格消費電力 [W]	定格入力容量 [VA]	備 考						
S I	LED 照明器具	直付型	20 形					SF	LED 照明器具	シーリングライト							EX	避難口誘導灯										
		S I-08	830	6.0	6.1	参考型番 XLX200NENC	1			SF-086wp	865	10.7	17.0	参考型番 LGW51704B-CF1	1			EX-B	B 級・20B	1.7	3.7	片面型・直付型						
														EX-C	C 級・10			1.1	2.5	片面型・直付型								
S I	LED 照明器具	直付型	40 形													EX	避難口誘導灯	リニアフレット付										
		S I-37	4,000	25.0	25.1	LSS1-4-37	3									EX-Bw	B 級・20B	1.7	3.7	壁面取付型								
						参考型番 XLX440NENU										EX-Cw	C 級・10	1.1	2.5	壁面取付型								
																EX-Bwrg	B 級・20B	1.7	3.7	壁面取付型・ガード付								
																EX-Cwrg	C 級・10	1.1	2.5	壁面取付型・ガード付	4							
														EX	避難口誘導灯													
		SD15-15wpS	1,520	11.6	11.6	LSS9MP/RP-2-14	1			OB-07wp	740	12.0	12.0	参考型番 NNFW21885	1			EX-Bp	B 級・20B	1.7	3.7	片面型・吊下型						
						参考型番 XLW213AENZ									EX-Cp			C 級・10	1.1	2.5	片面型・吊下型	1						
																		EX-Bdp	B 級・20B	2.3	4.8	両面型・吊下型						
																		EX-Cdp	C 級・10	1.4	3.0	両面型・吊下型						
						・本体：ステンレス（高反射白色粉体塗装） ・防湿型・防雨型ライトバー：ポリカーボネート（乳白）＋アクリルコーティング																						
SD	LED 照明器具	直付型	40 形 W:230													EX	避難口誘導灯											
		SD23-40	4,000	25.0	25.1	LSS10-4-23	1									EX-Bpws	B 級・20B	1.7	3.7	片面型・吊下型・両矢印付								
						参考型番 XLX440DENU										EX-Cpws	C 級・10	1.1	2.5	片面型・吊下型・両矢印付								
		SD23-47r	4,780	31.9	33.0	映光色	2									EX-Bdpws	B 級・20B	2.3	4.8	両面型・吊下型・両矢印付								
						参考型番 XLX450DDNP										EX-Cdpws	C 級・10	1.4	3.0	両面型・吊下型・両矢印付								
														EXP	通路誘導灯													
		SR-46r	4,680	31.9	33.0	映光色	21									EXP-Bwr	B 級・20B	1.7	3.7	壁面取付型								
						参考型番 XLX450KDNP										EXP-Cwr	C 級・10	1.1	2.5	壁面取付型								
S I	LED 照明器具	直付型														EXP	通路誘導灯											
		S I-32sB	3,200	21.7	22.0	参考型番 NMF41210LR9	12									EXP-Bp	B 級・20B	1.7	3.7	片面型・吊下型・片矢印付								
																EXP-Cp	C 級・10	1.1	2.5	片面型・吊下型・片矢印付								
																EXP-Bdps	B 級・20B	2.3	4.8	両面型・吊下型・片矢印付								
						・本体：アルミ（ブラック）、取付板：亜鉛鋼板 ・カバー：ポリカーボネート（乳白） ・幅：40・高：64・長：1,200																						
竹原市建設部 都市整備課								設計者	(有)高木建築設計事務所	工事名	竹原市立中通小学校ほか2校施設照明LED化工事										図面名称・縮尺	【中通小学校】 屋内運動場 照明器具姿図		図面番号 E-s202				
〒725-8666 広島県竹原市中央五丁目6番28号 TEL 0846-22-7749 FAX 0846-22-1113									TAKAGI ARCHTECT OFFICE INC TEL 0846 (22) 6461 1級建築士 第102447号 高木 文男													—						

ポーチ	
SF-086wp	1 個
LED照明器具・露出形 直付天井灯	新設
蛍光灯器具・露出形 直付天井灯	1 個
FCL30W×1	撤去


玄関ホール	
S1-32sb	12 個
LED照明器具・露出形 直付天井灯・線ひ取付	新設
蛍光灯器具・露出形 直付天井灯・線ひ取付	12 個
FL40W×1	撤去


スロープ	
OB-07wp	1 個
LED照明器具・露出形 ブラケット・防湿防雨型	新設
蛍光灯器具・露出形 ブラケット	1 個
FL20W×1	撤去

(ポンプ室)	
SD15-15wpS	1 個
LED照明器具・露出形 直付天井灯・防湿防雨型	新設
蛍光灯器具・露出形 直付天井灯	1 個
FL20W×1	撤去

多目的便所・男子・女子便所	
LED照明器具・埋込型	8 個
ダクトライト	既設

(倉庫)	
SD23-40	1 個
LED照明器具・露出形 直付天井灯	新設
蛍光灯器具・露出形 直付天井灯	1 個
FL40W×2	撤去

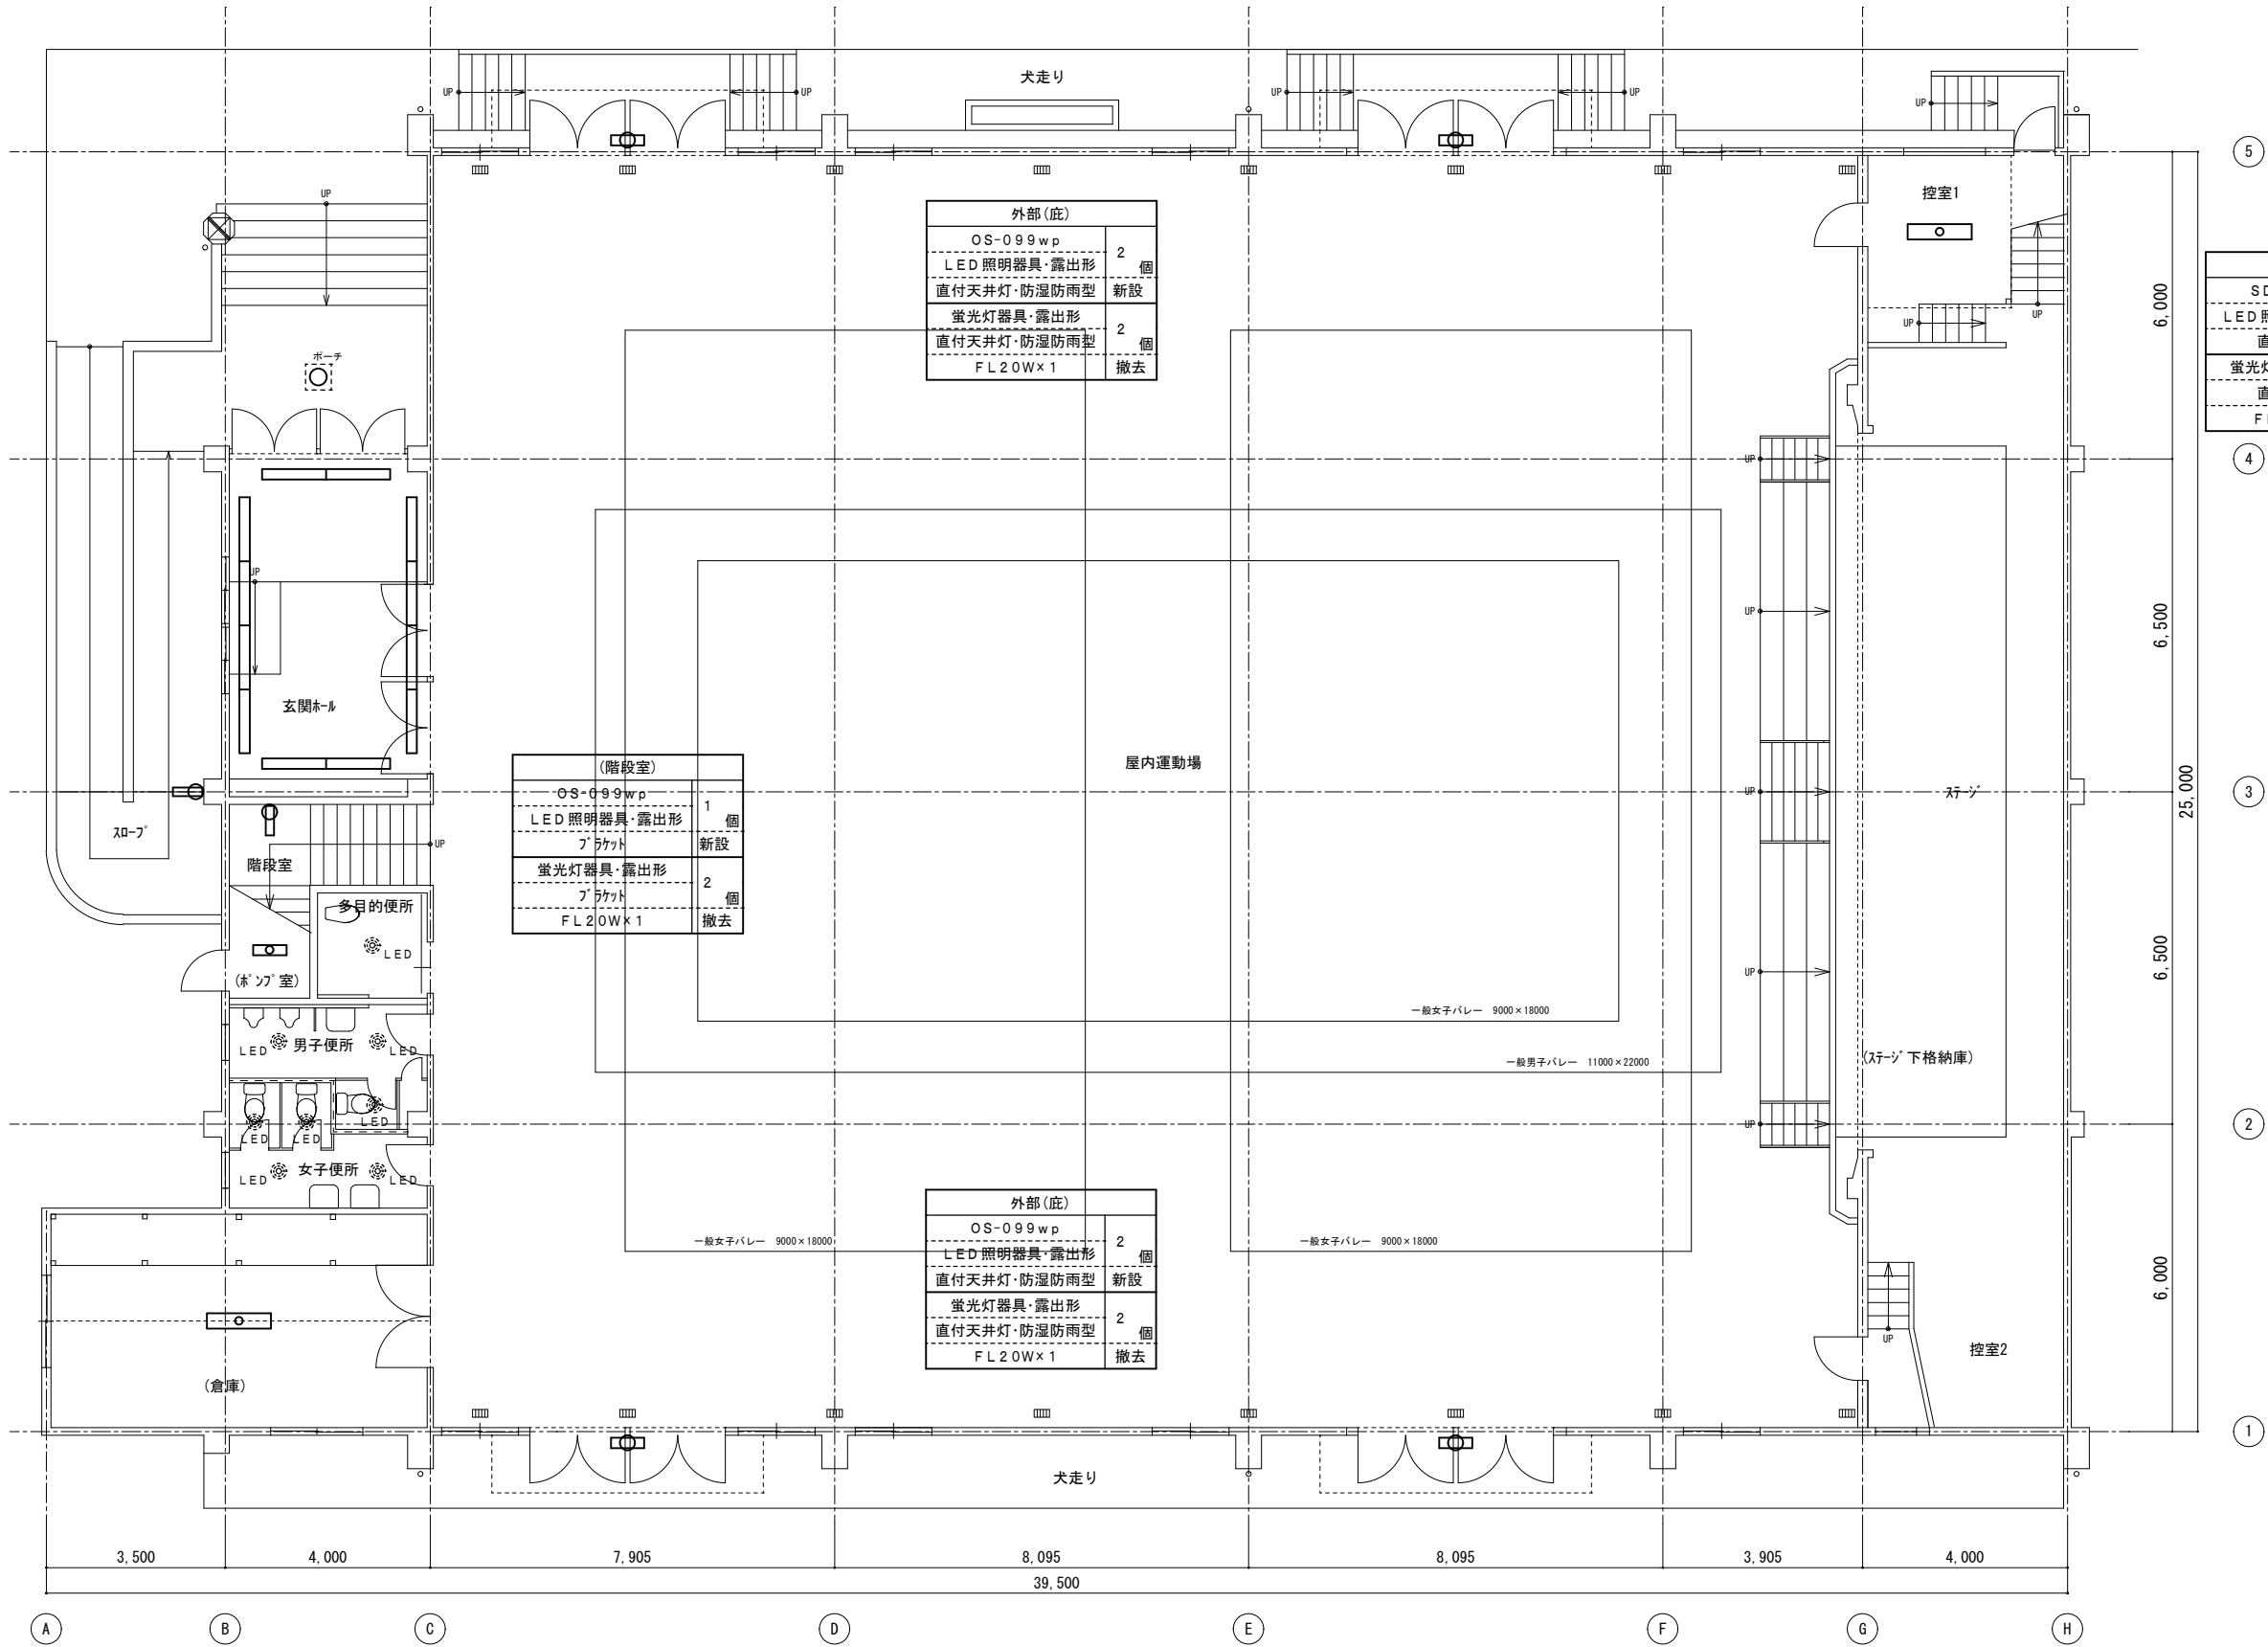

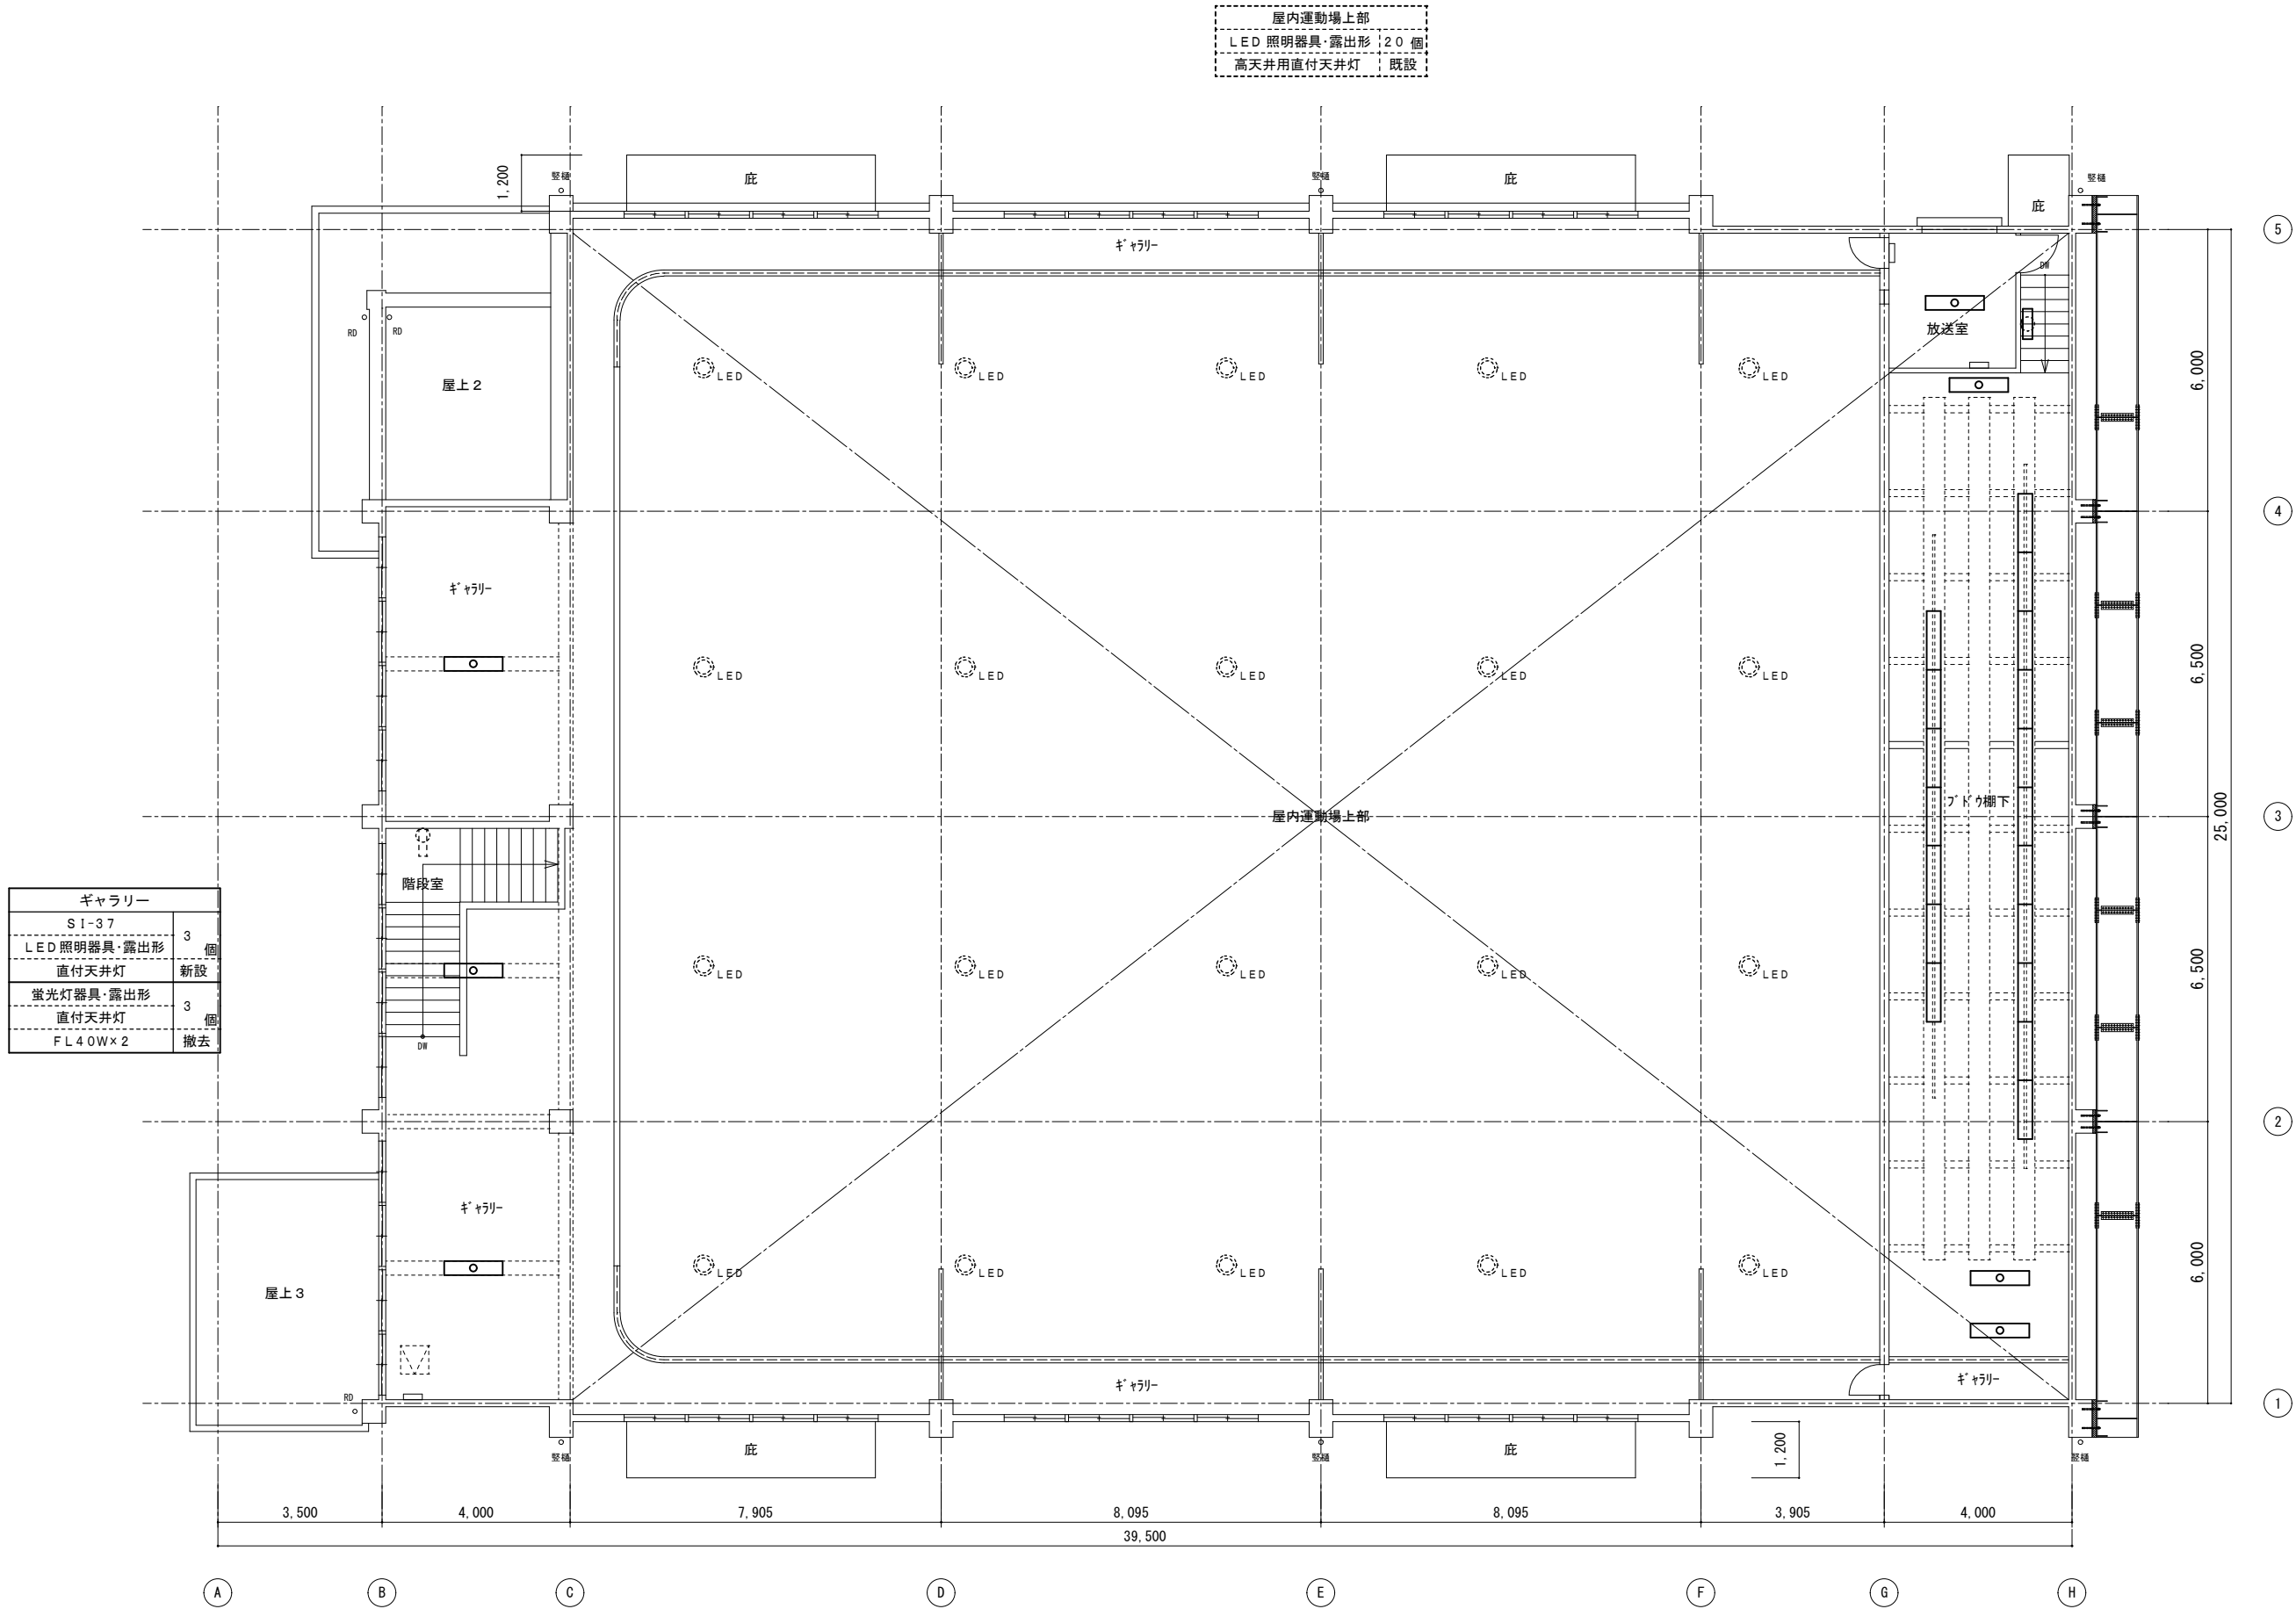

ギャラリー		
S1-37	3	個
LED照明器具・露出形	直付天井灯	新設
蛍光灯器具・露出形	直付天井灯	3 個
FL40W×2		撤去

屋内運動場上部	
LED照明器具・露出形	20 個
高天井用直付天井灯	既設


放送室	
SD23-47r	1 個
LED照明器具・露出形	直付天井灯
直付天井灯	新設
蛍光灯器具・露出形	1 個
直付天井灯	FL40W×2
FL40W×2	撤去

(階段室)	
S1-08	1 個
LED照明器具・露出形	ブラケット
ブラケット	新設
白熱灯器具・露出形	1 個
ブラケット	IL60W
IL60W	撤去

ステージ上部	
SR-46r	1 個
LED照明器具・露出形	吊下型
吊下型	新設
蛍光灯器具・露出形	1 個
吊下型	FL40W×2
FL40W×2	撤去


ステージ上部	
SR-46r	18 個
LED照明器具・露出形	ダクト取付け
ダクト取付け	新設
蛍光灯器具・露出形	18 個
ダクト取付け	FL40W×2
FL40W×2	撤去

ステージ上部	
SR-46r	2 個
LED照明器具・露出形	吊下型
吊下型	新設
蛍光灯器具・露出形	2 個
吊下型	FL40W×2
FL40W×2	撤去

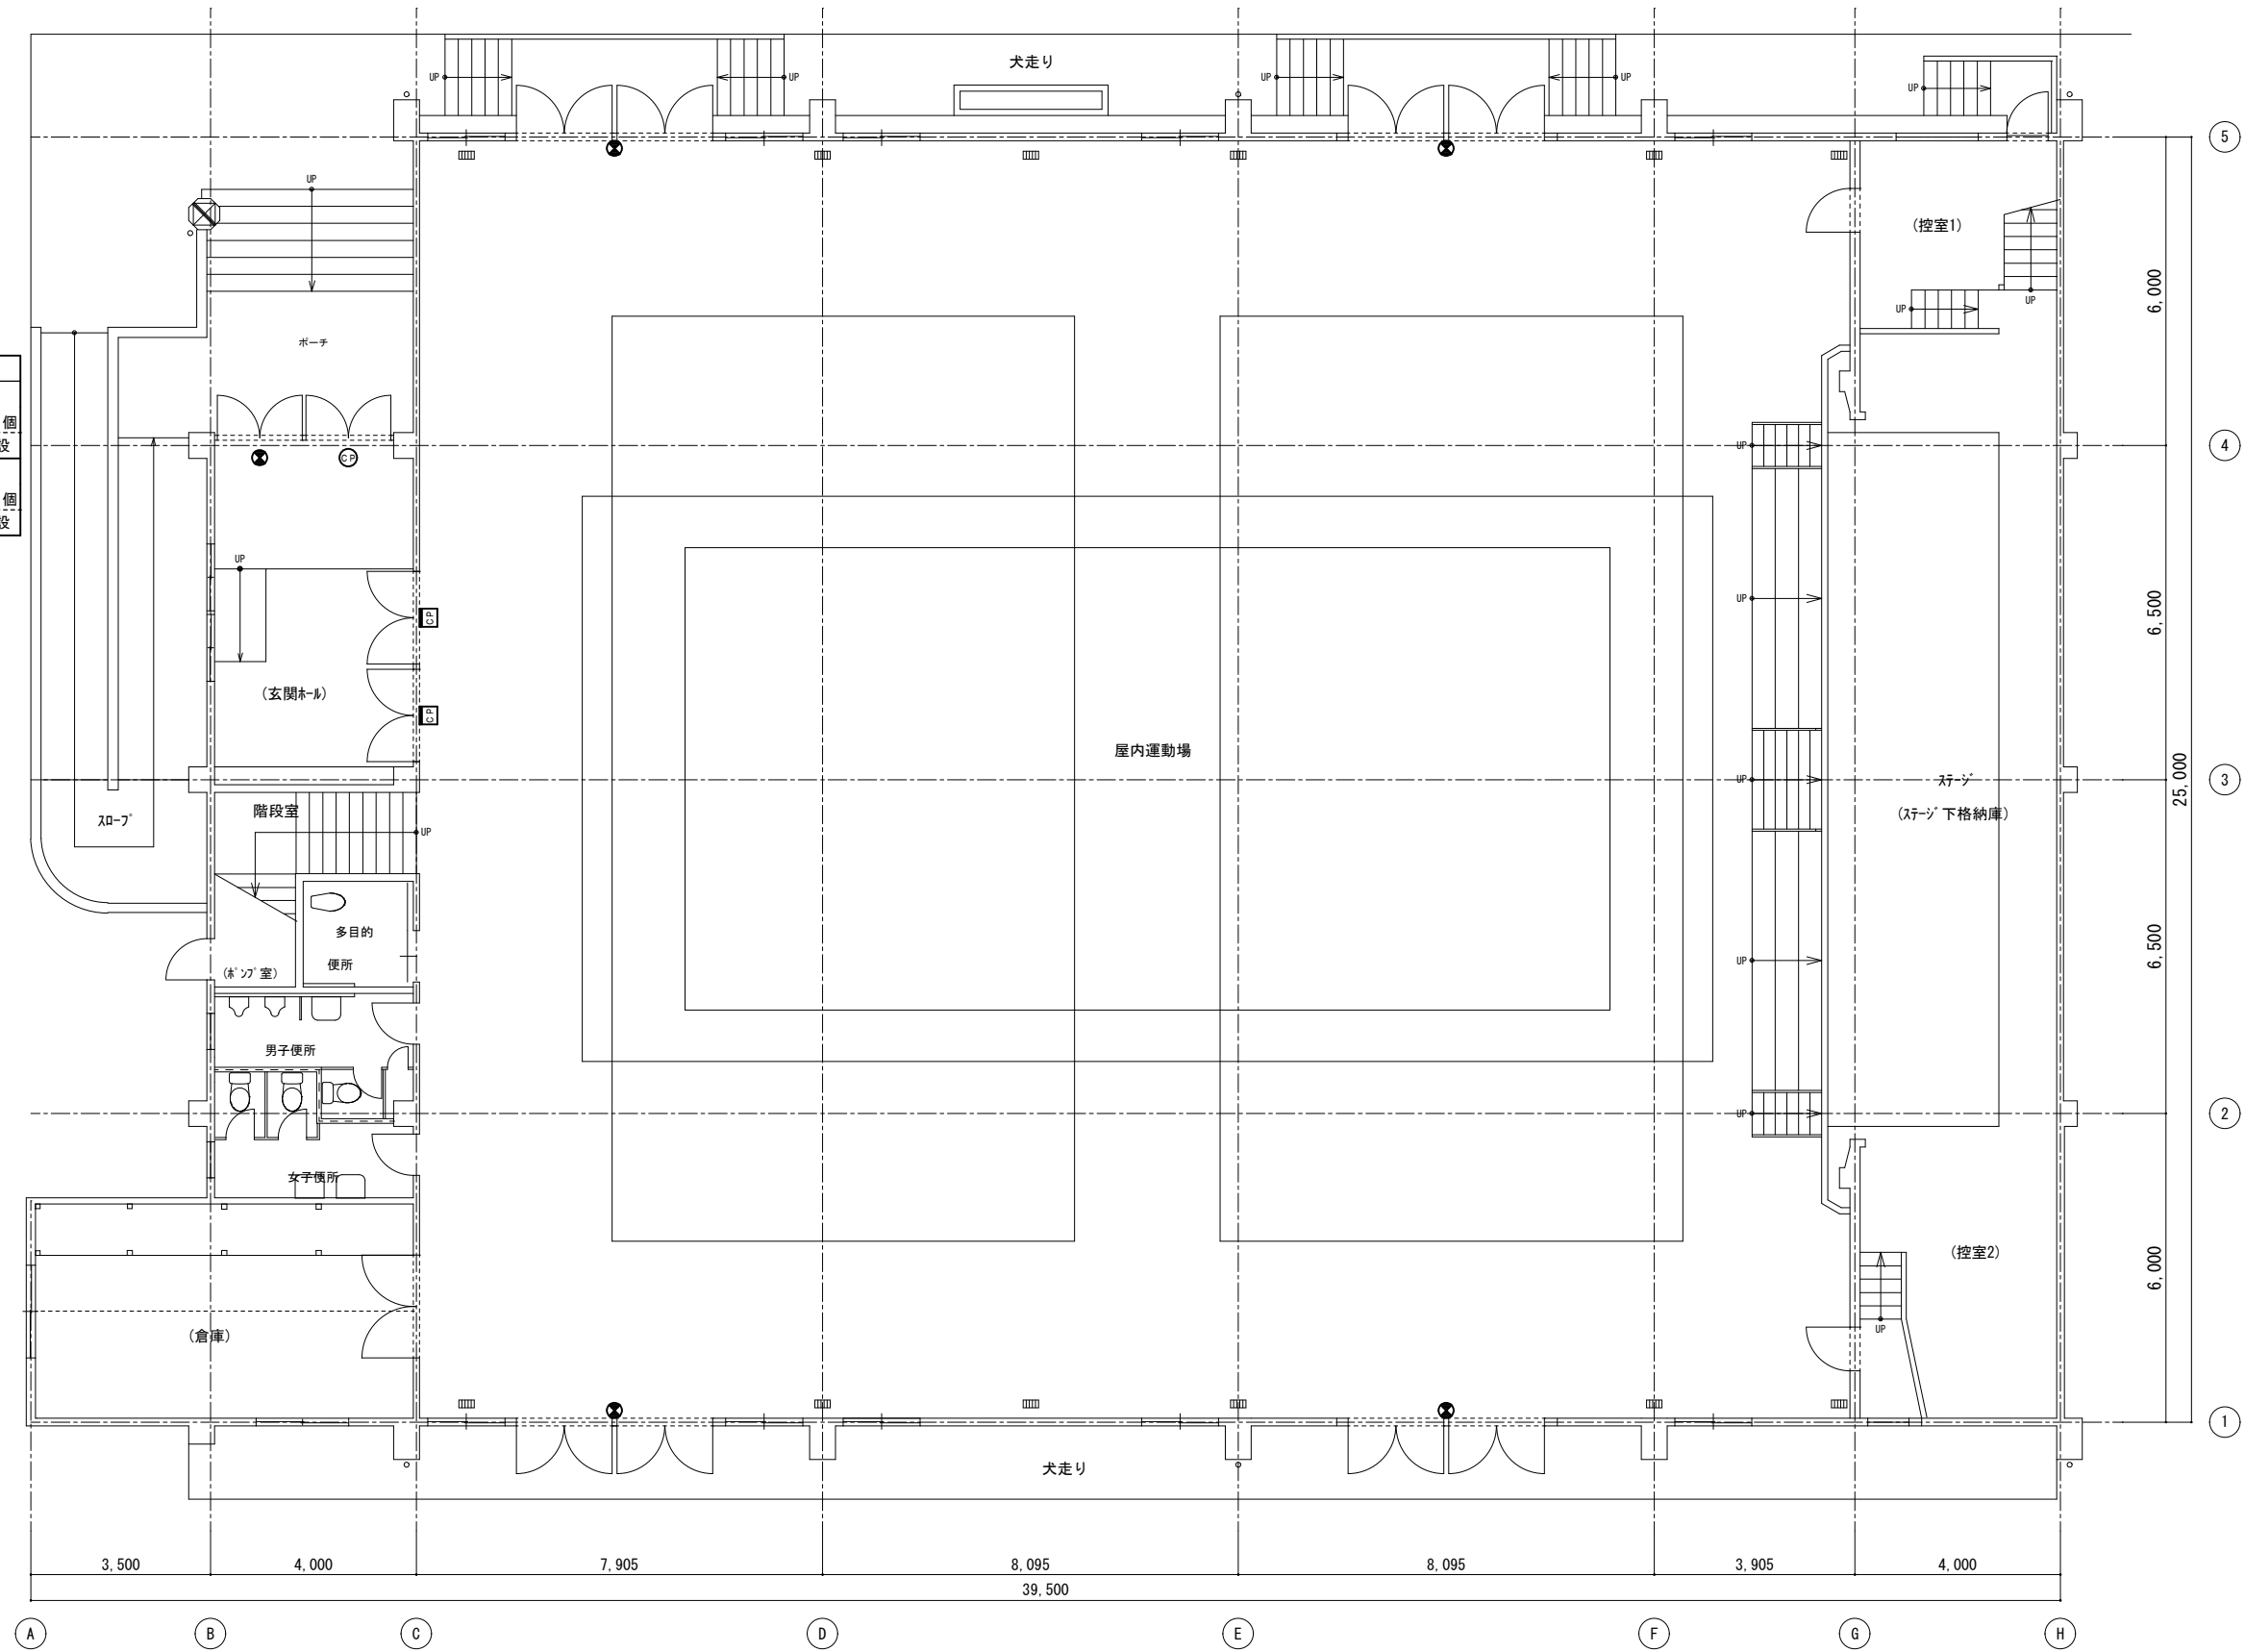


玄関ホール	
EX-Cp	1 個
誘導灯・避難口誘導灯	新設
C 級・吊下型	
配線器具	1 個
カバープレート	新設
金属製・丸形	

屋内運動場	
EX-Cwrg	4 個
誘導灯・避難口誘導灯	新設
C 級・壁付型・ガード付	
配線器具	2 個
カバープレート	新設
金属製・角形	

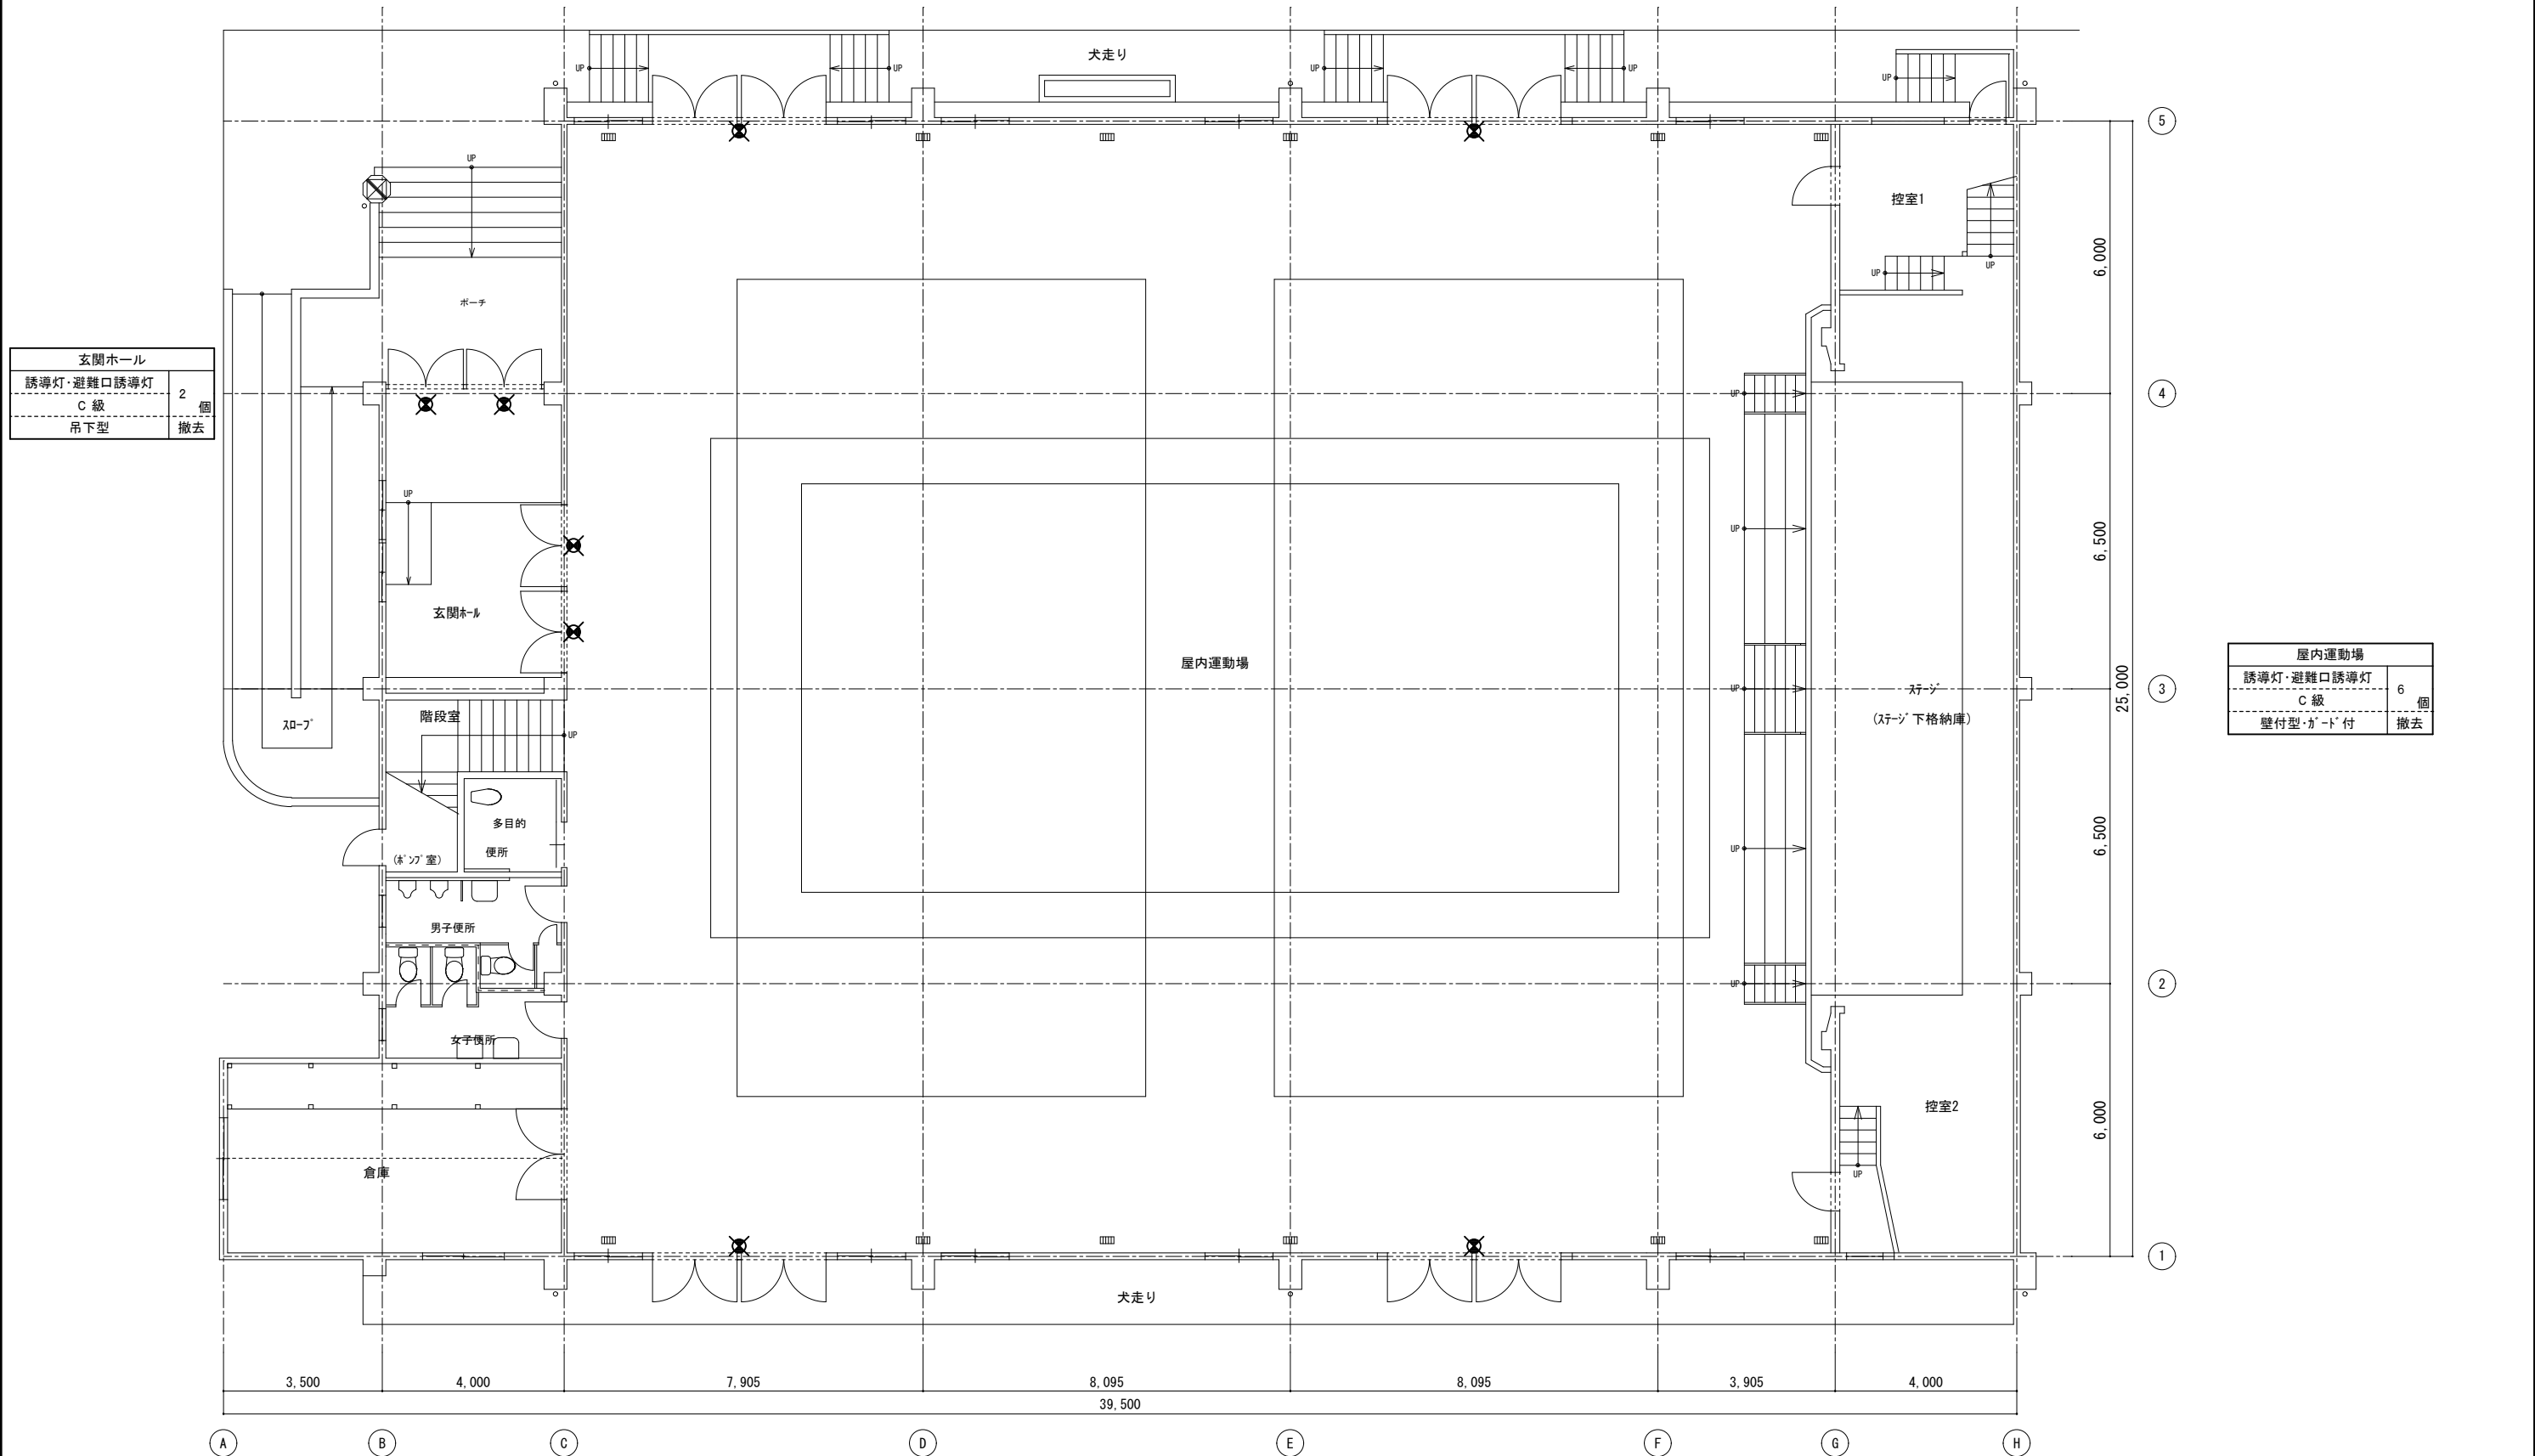




□ 1階平面図 S=1:200

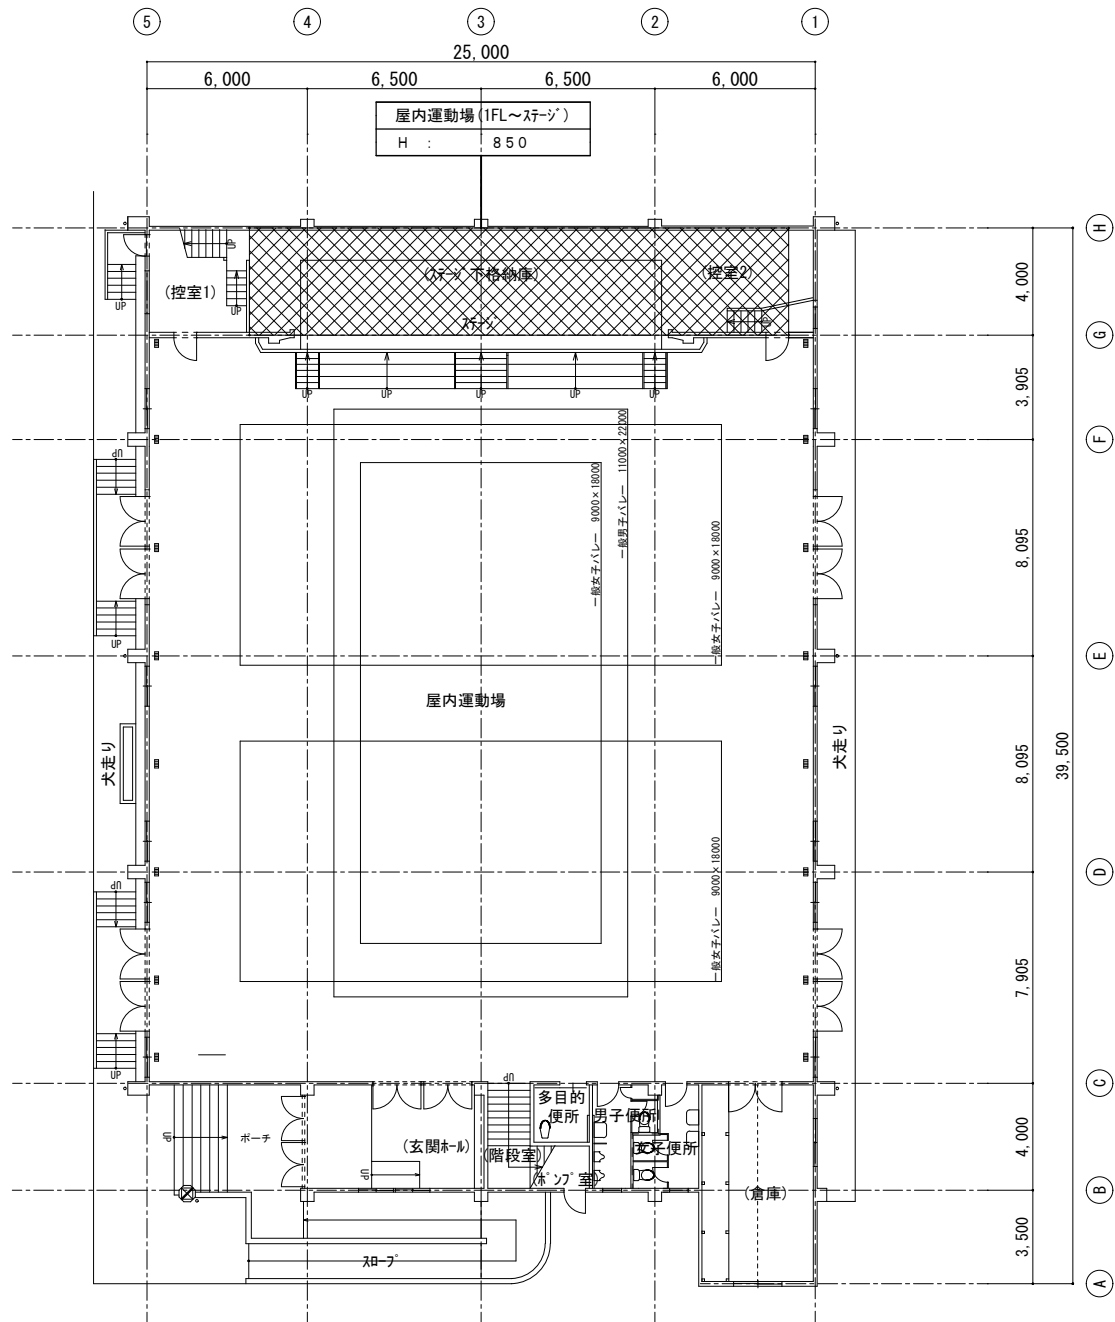


- 凡例
- : 仮設工事(枠組本足場)場所を示す。
 - : 仮設工事(移動足場)場所を示す。
 - : 仮設工事(内部足場)場所を示す。
 - : 仮設工事(階段室棚足場)場所を示す。

□ 2階平面図 S=1:200

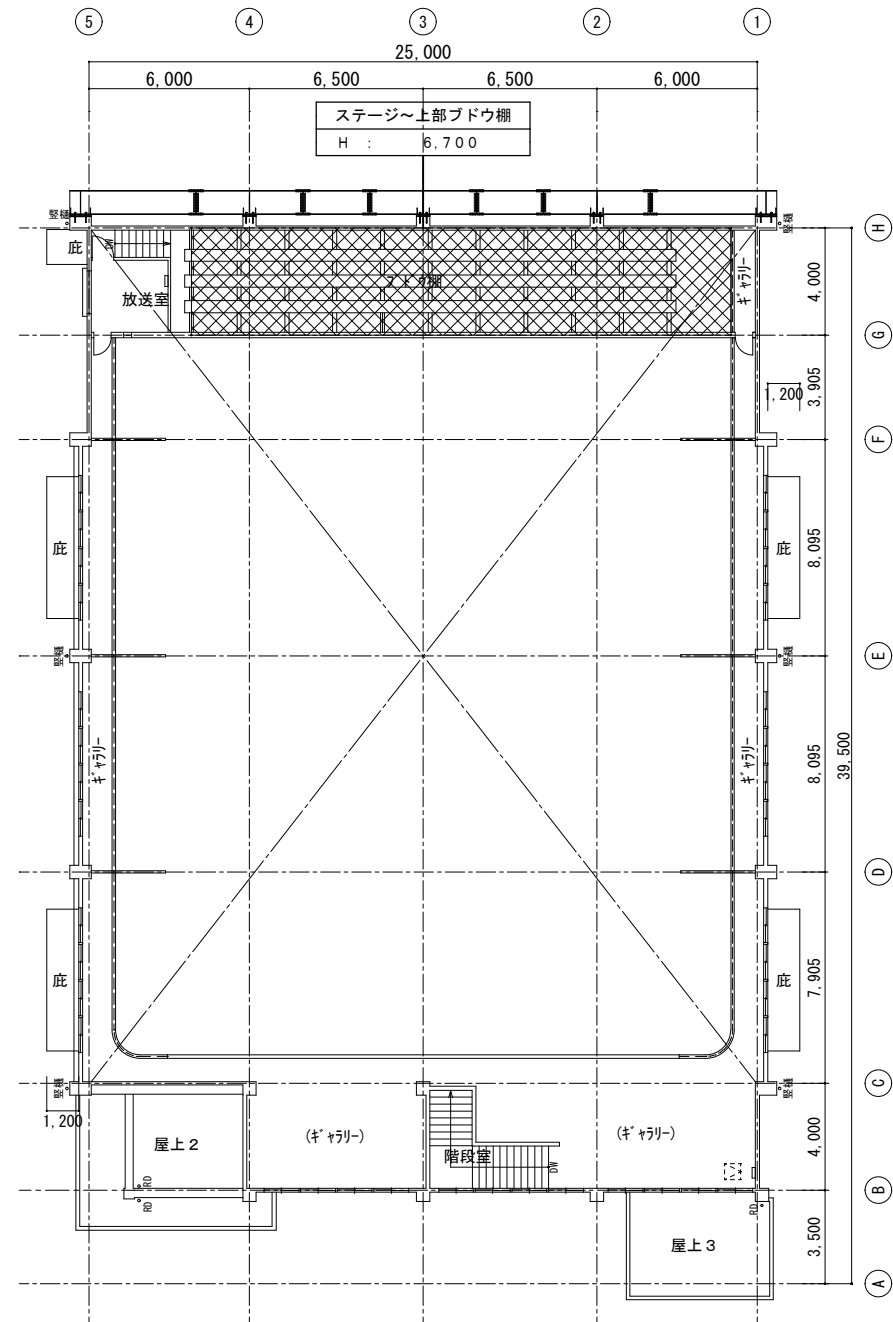

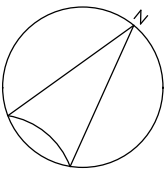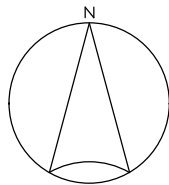

工事場所：吉名学園

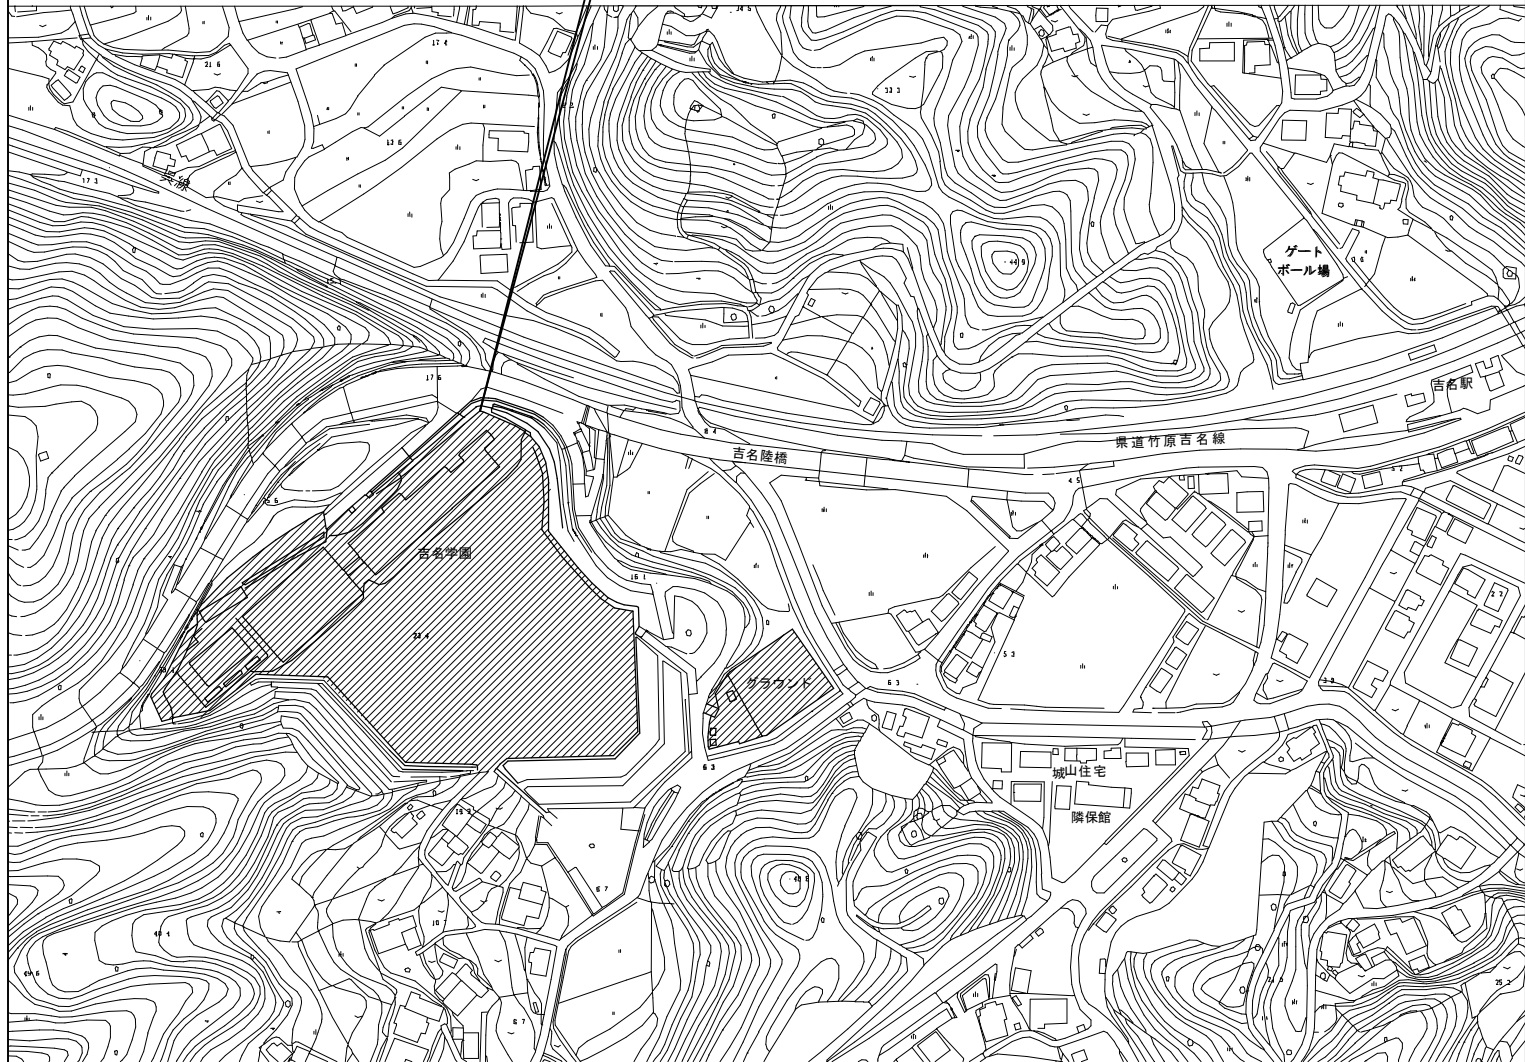

□ 凡例
：工事場所を示す。



竹原市建設部 都市整備課

〒725-8666 広島県竹原市中央五丁目6番28号
TEL 0846-22-7749 FAX 0846-22-1113


設計者
(有)高木建築設計事務所
TAKAGI ARCHITECT OFFICE INC TEL 0846 (22) 6461
1級建築士 第102447号 高木 文男



工事名
竹原市立中通小学校ほか2校施設照明LED化工事

図面名称・縮尺 【吉名学園】
附近見取図・配置図
A2=100%・A3=71%

S=1:1,000

図面番号
E-s601


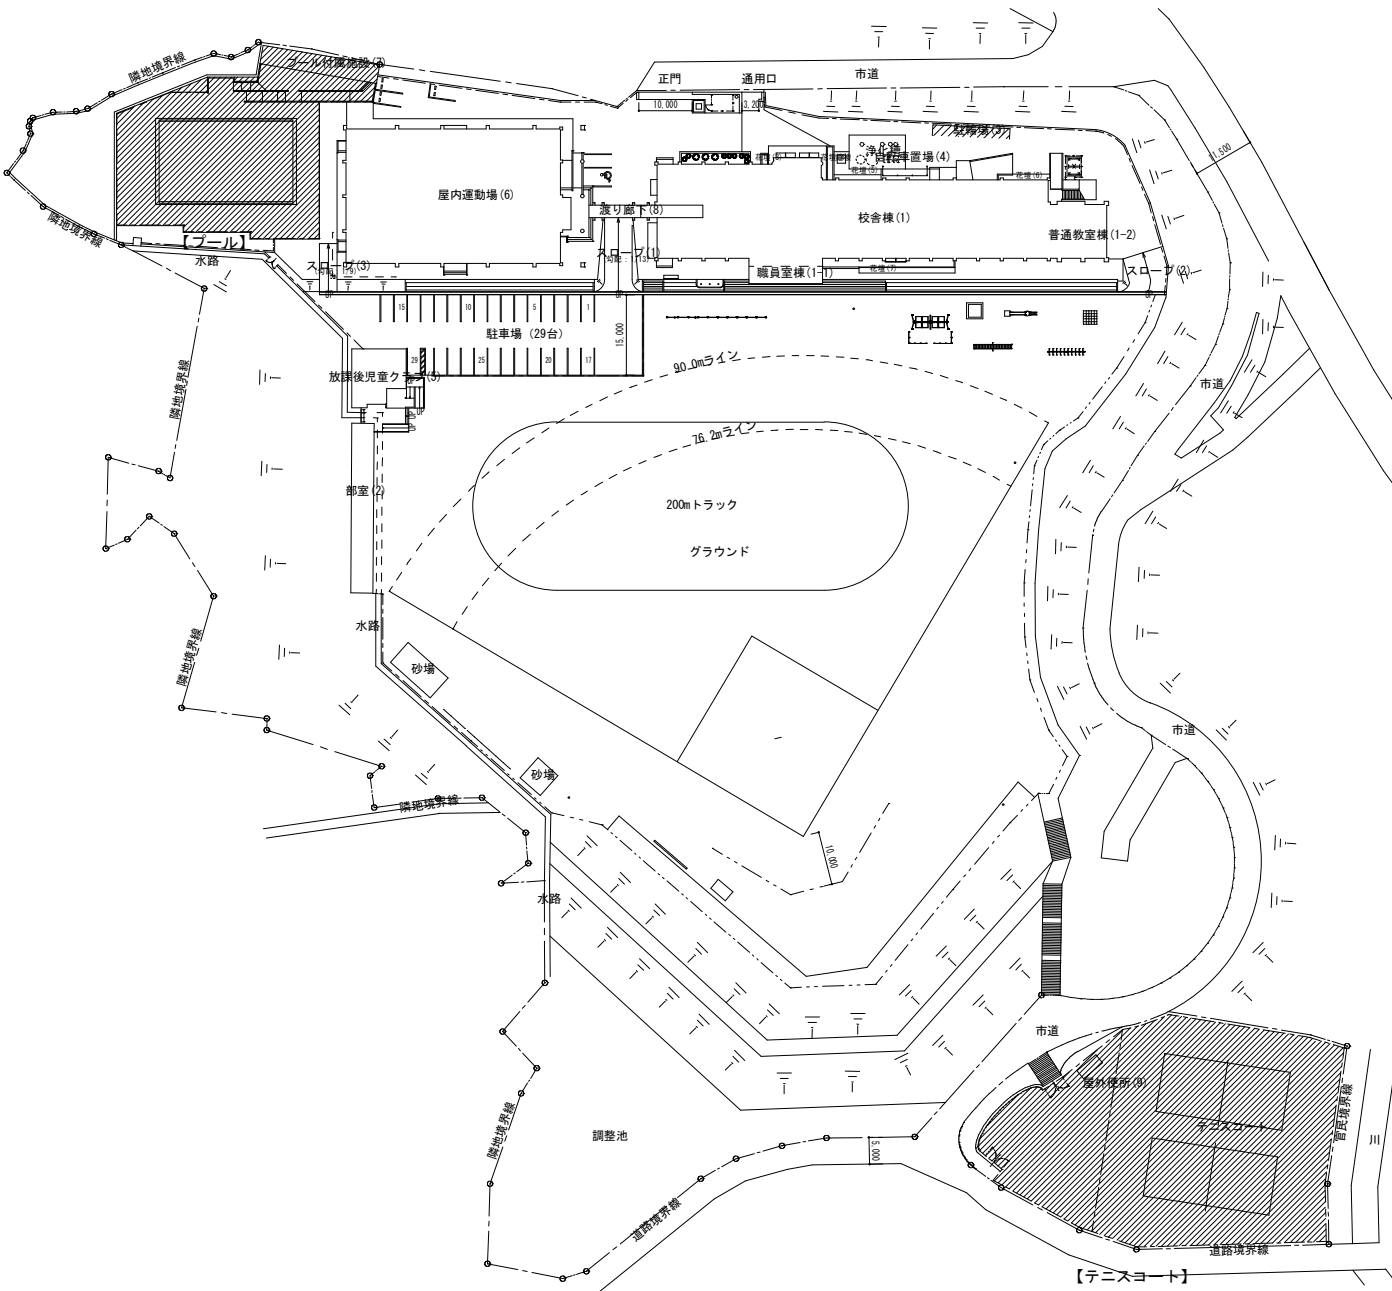


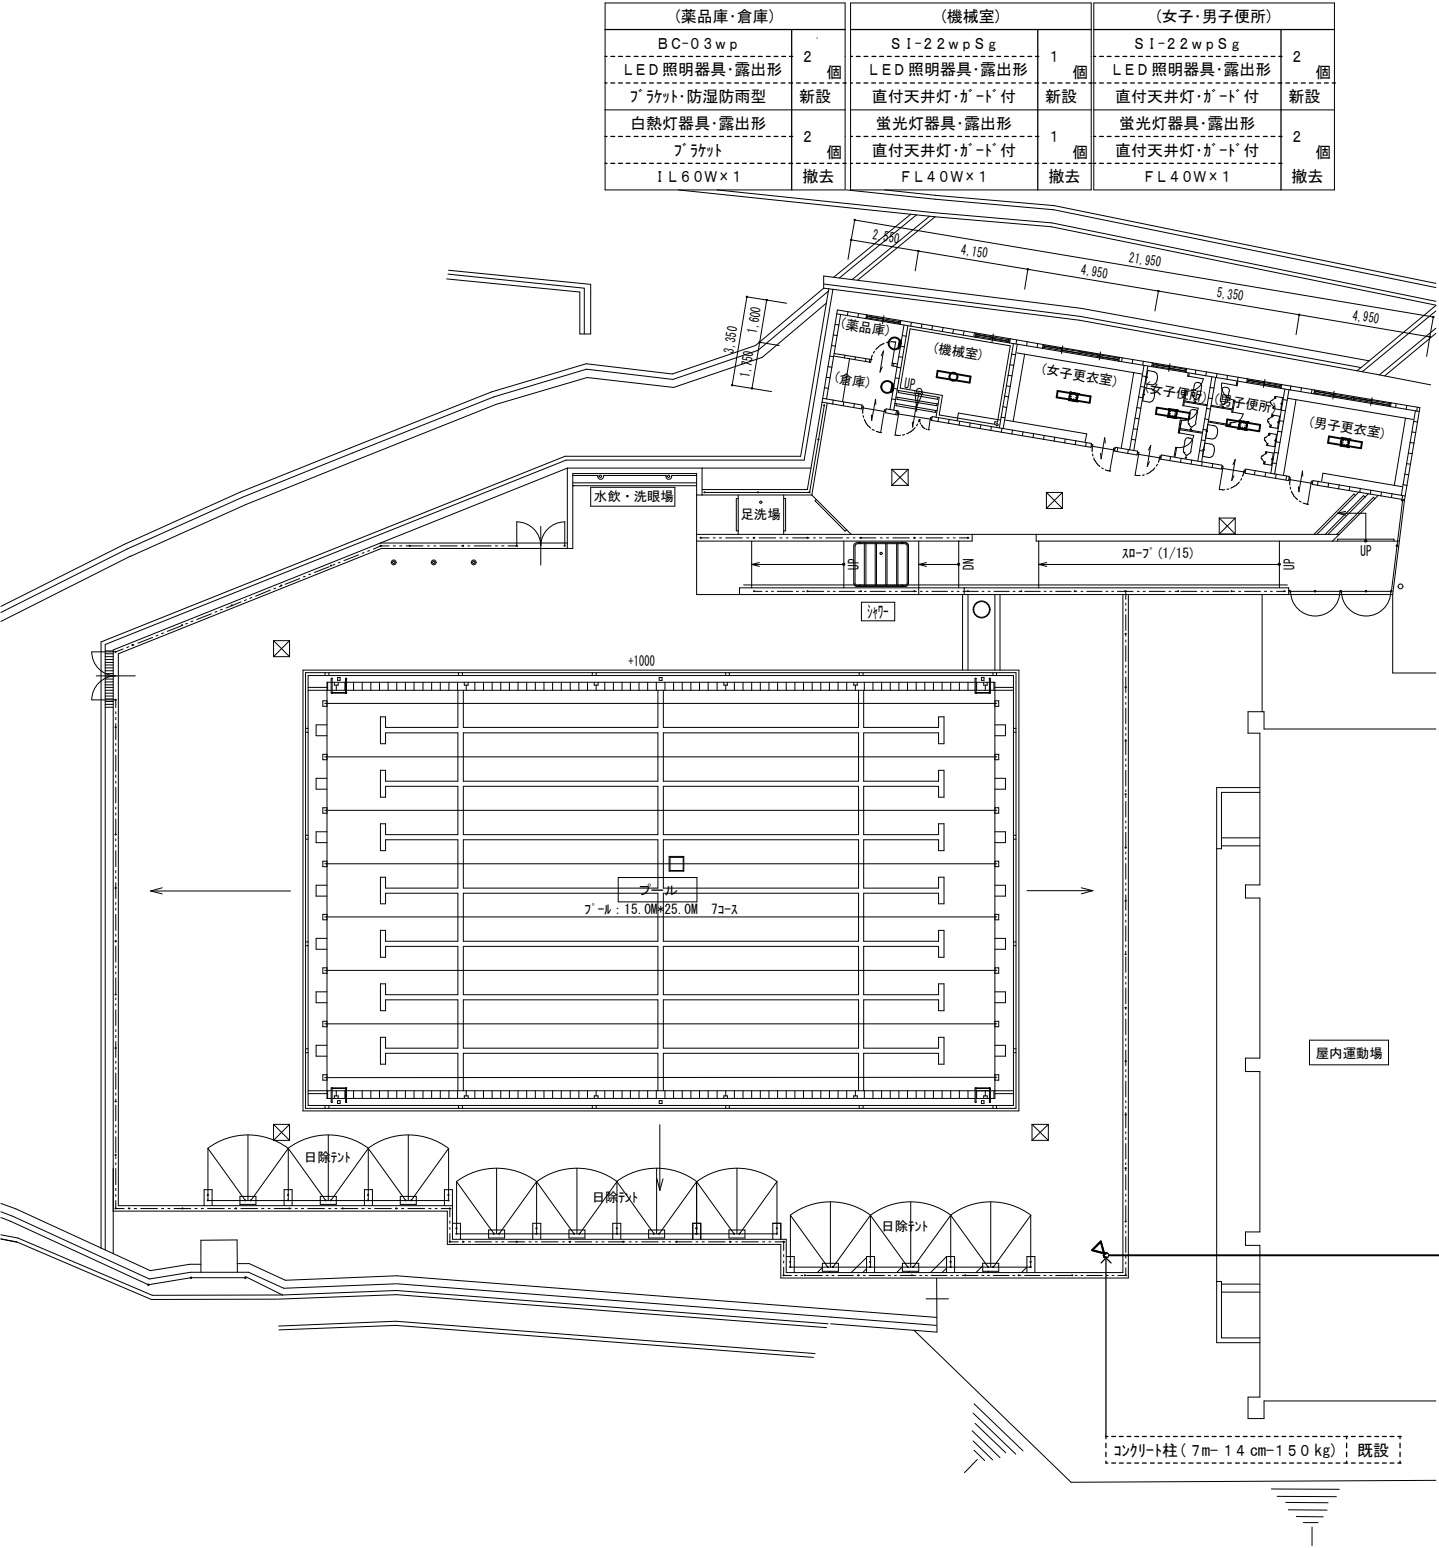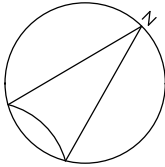


(薬品庫・倉庫)		(機械室)		(女子・男子便所)	
BC-03wp	2 個	SI-22wpSg	1 個	SI-22wpSg	2 個
LED 照明器具・露出形		LED 照明器具・露出形		LED 照明器具・露出形	
ﾌﾞﾗｯｸﾄ・防湿防雨型	新設	直付天井灯・ｶﾞｰﾄﾞ付	新設	直付天井灯・ｶﾞｰﾄﾞ付	新設
白熱灯器具・露出形		蛍光灯器具・露出形		蛍光灯器具・露出形	
ﾌﾞﾗｯｸﾄ	2 個	直付天井灯・ｶﾞｰﾄﾞ付	1 個	直付天井灯・ｶﾞｰﾄﾞ付	2 個
FL60W×1	撤去	FL40W×1	撤去	FL40W×1	撤去

(女子・男子更衣室)	
SI-22wpSg	2 個
LED 照明器具・露出形	
直付天井灯・ｶﾞｰﾄﾞ付	新設
蛍光灯器具・露出形	
直付天井灯・ｶﾞｰﾄﾞ付	2 個
FL40W×1	撤去


プールサイド	
PJ-130wp	1 個
LED 照明器具・露出形	
ｺﾝｸﾘｰﾄ柱取付金物共	新設
HID 灯器具・露出形	
安定器共	1 個
HF400W×1	撤去

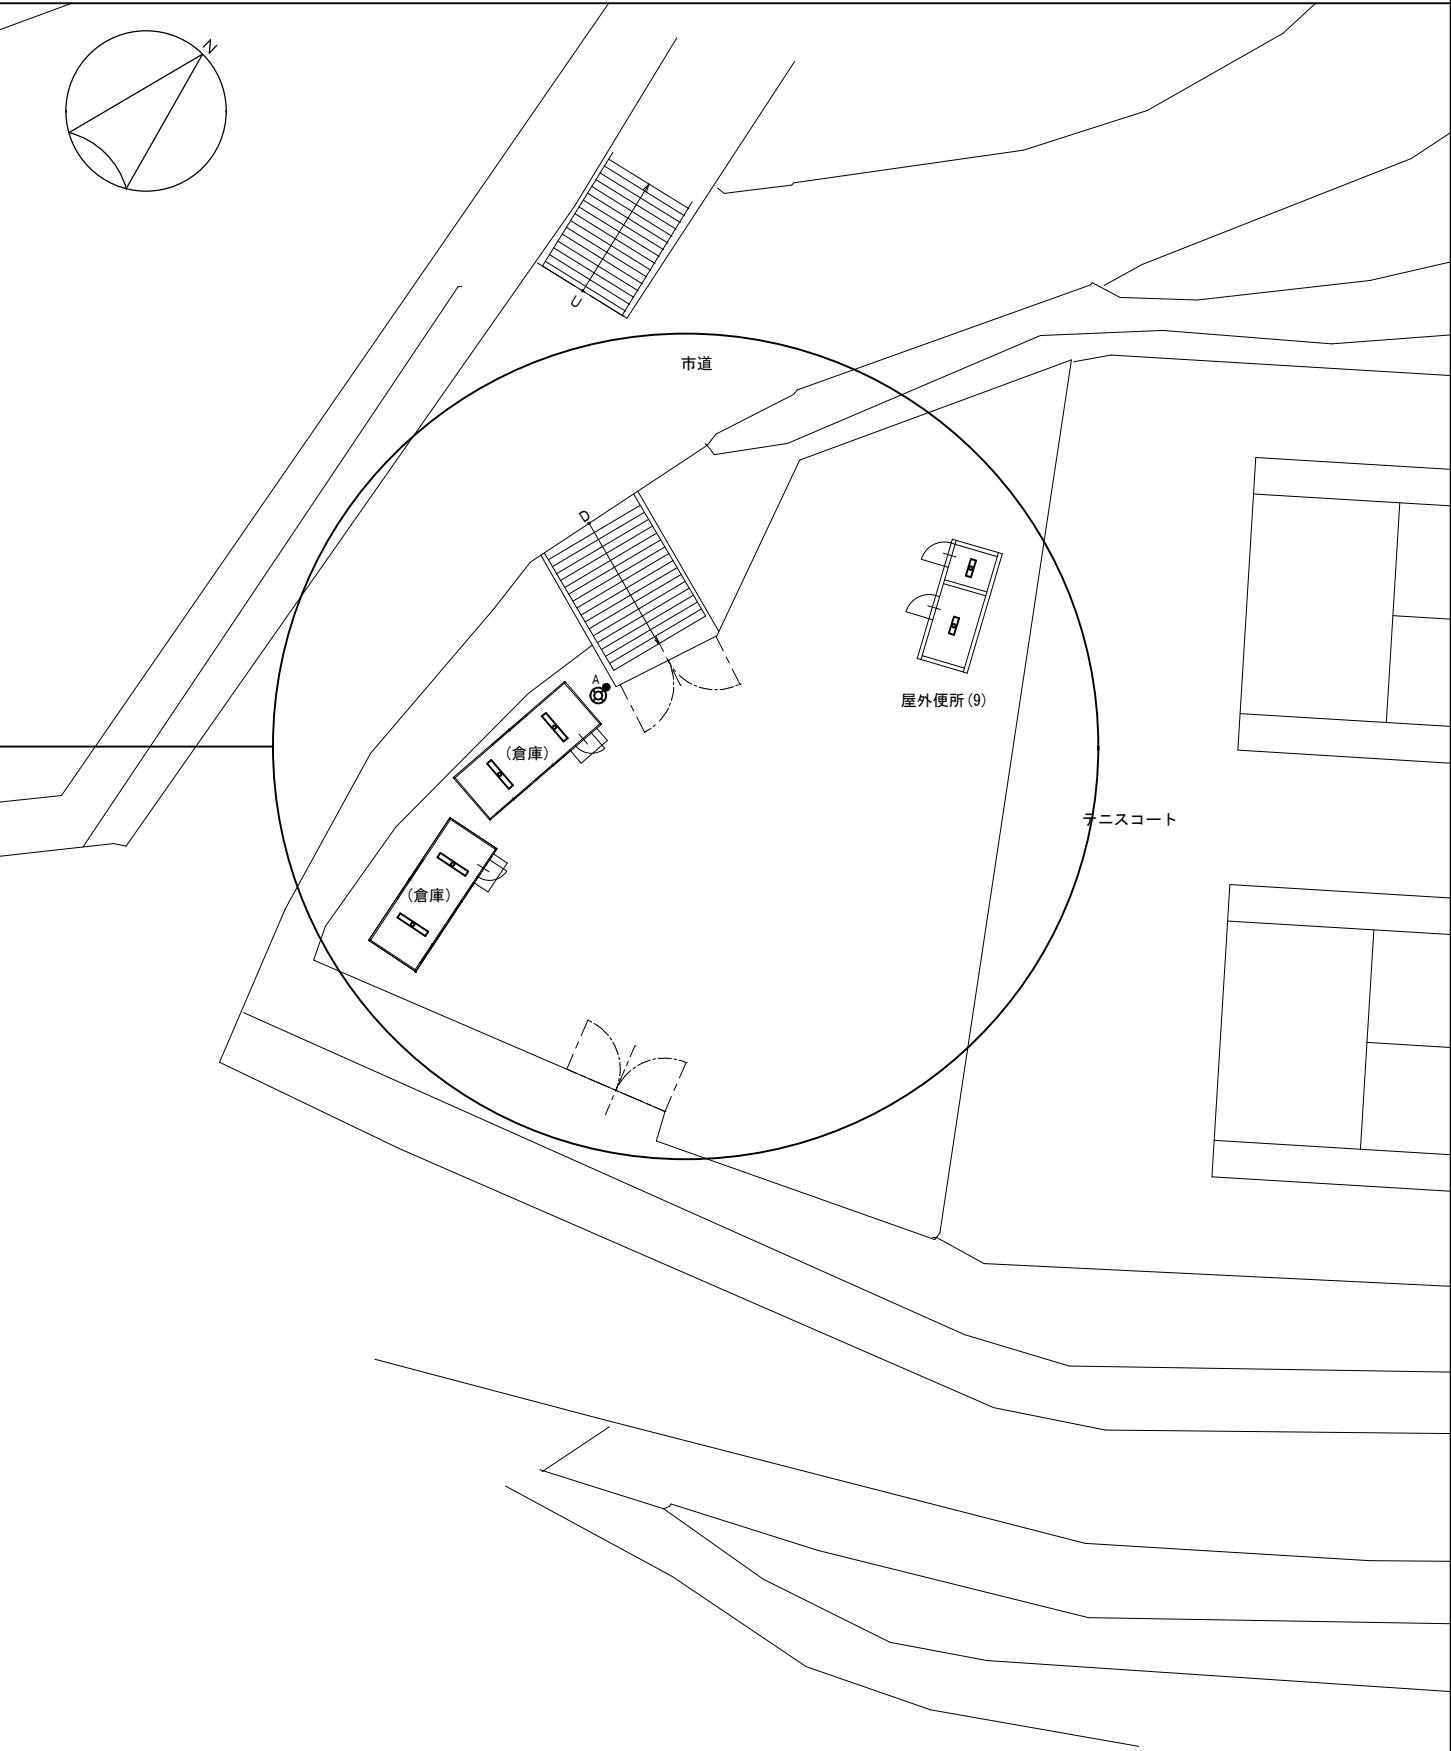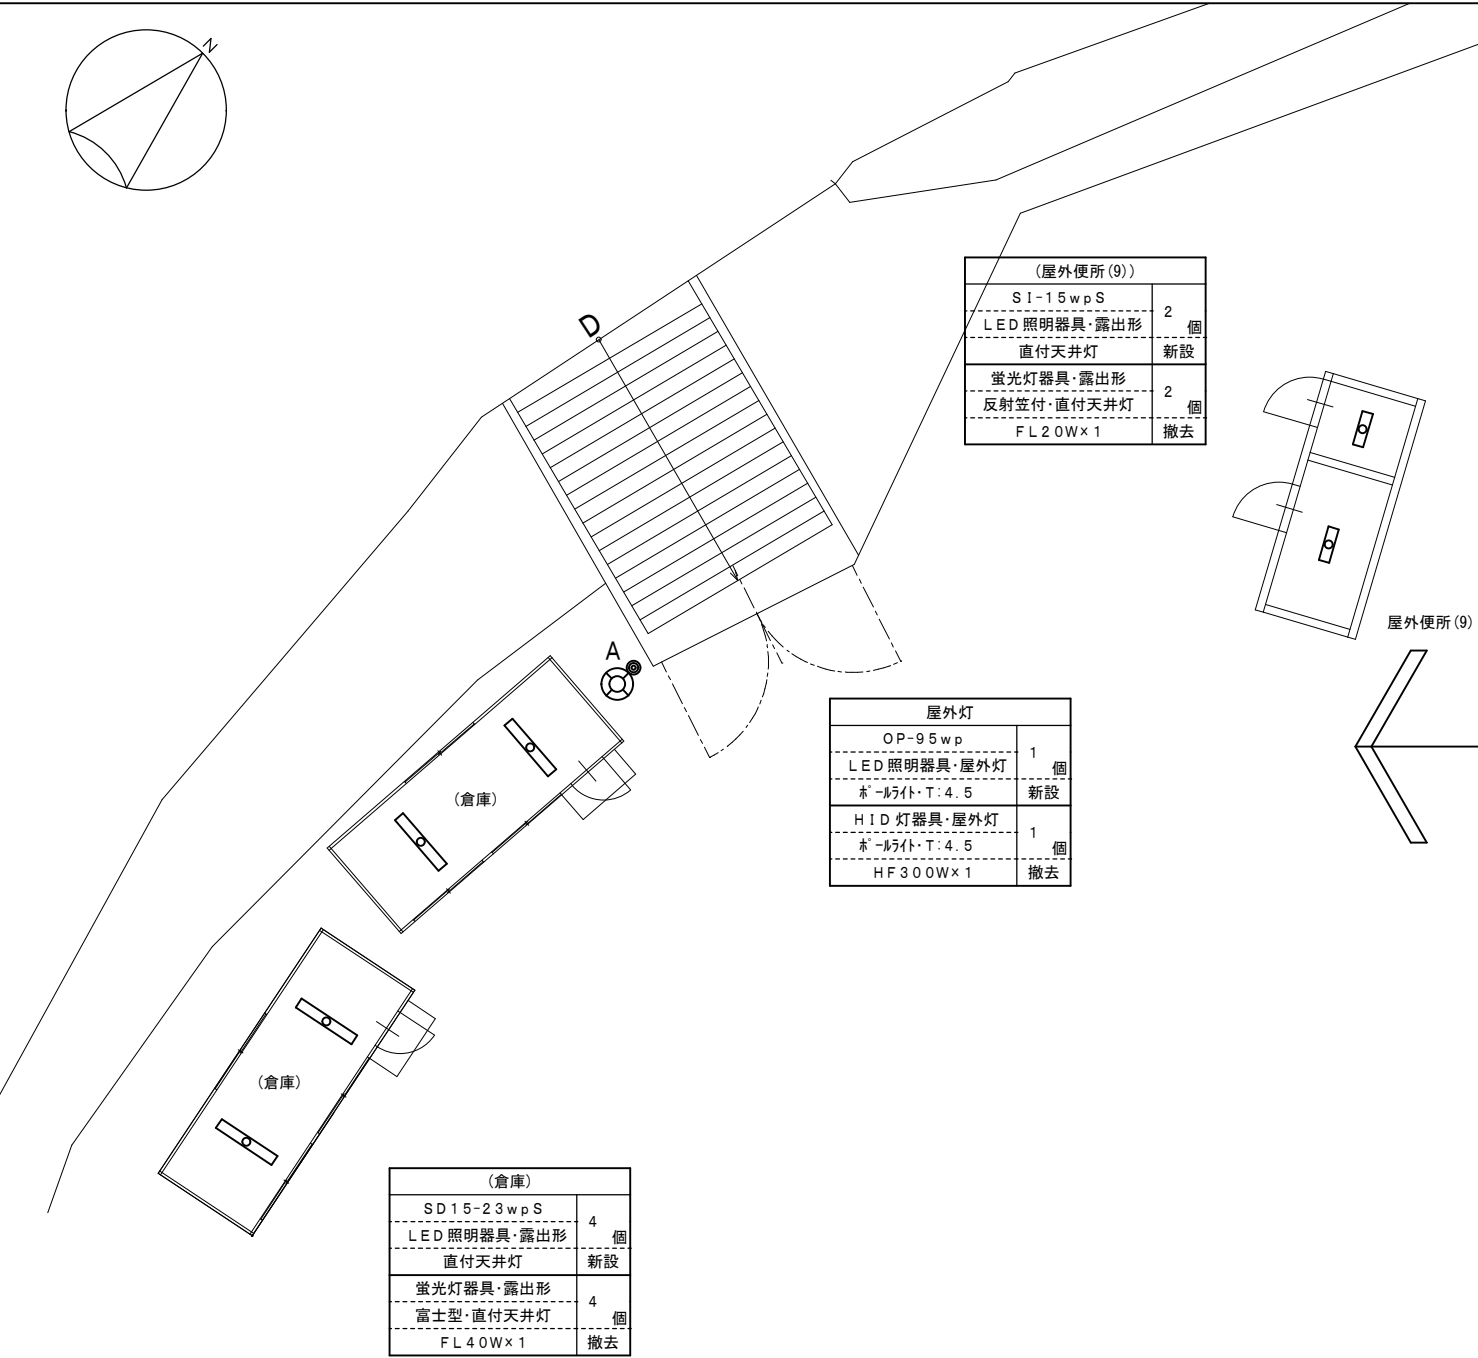



□ 附近見取図

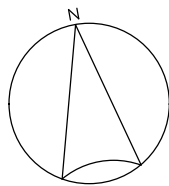

工事場所：竹原市立忠海学園


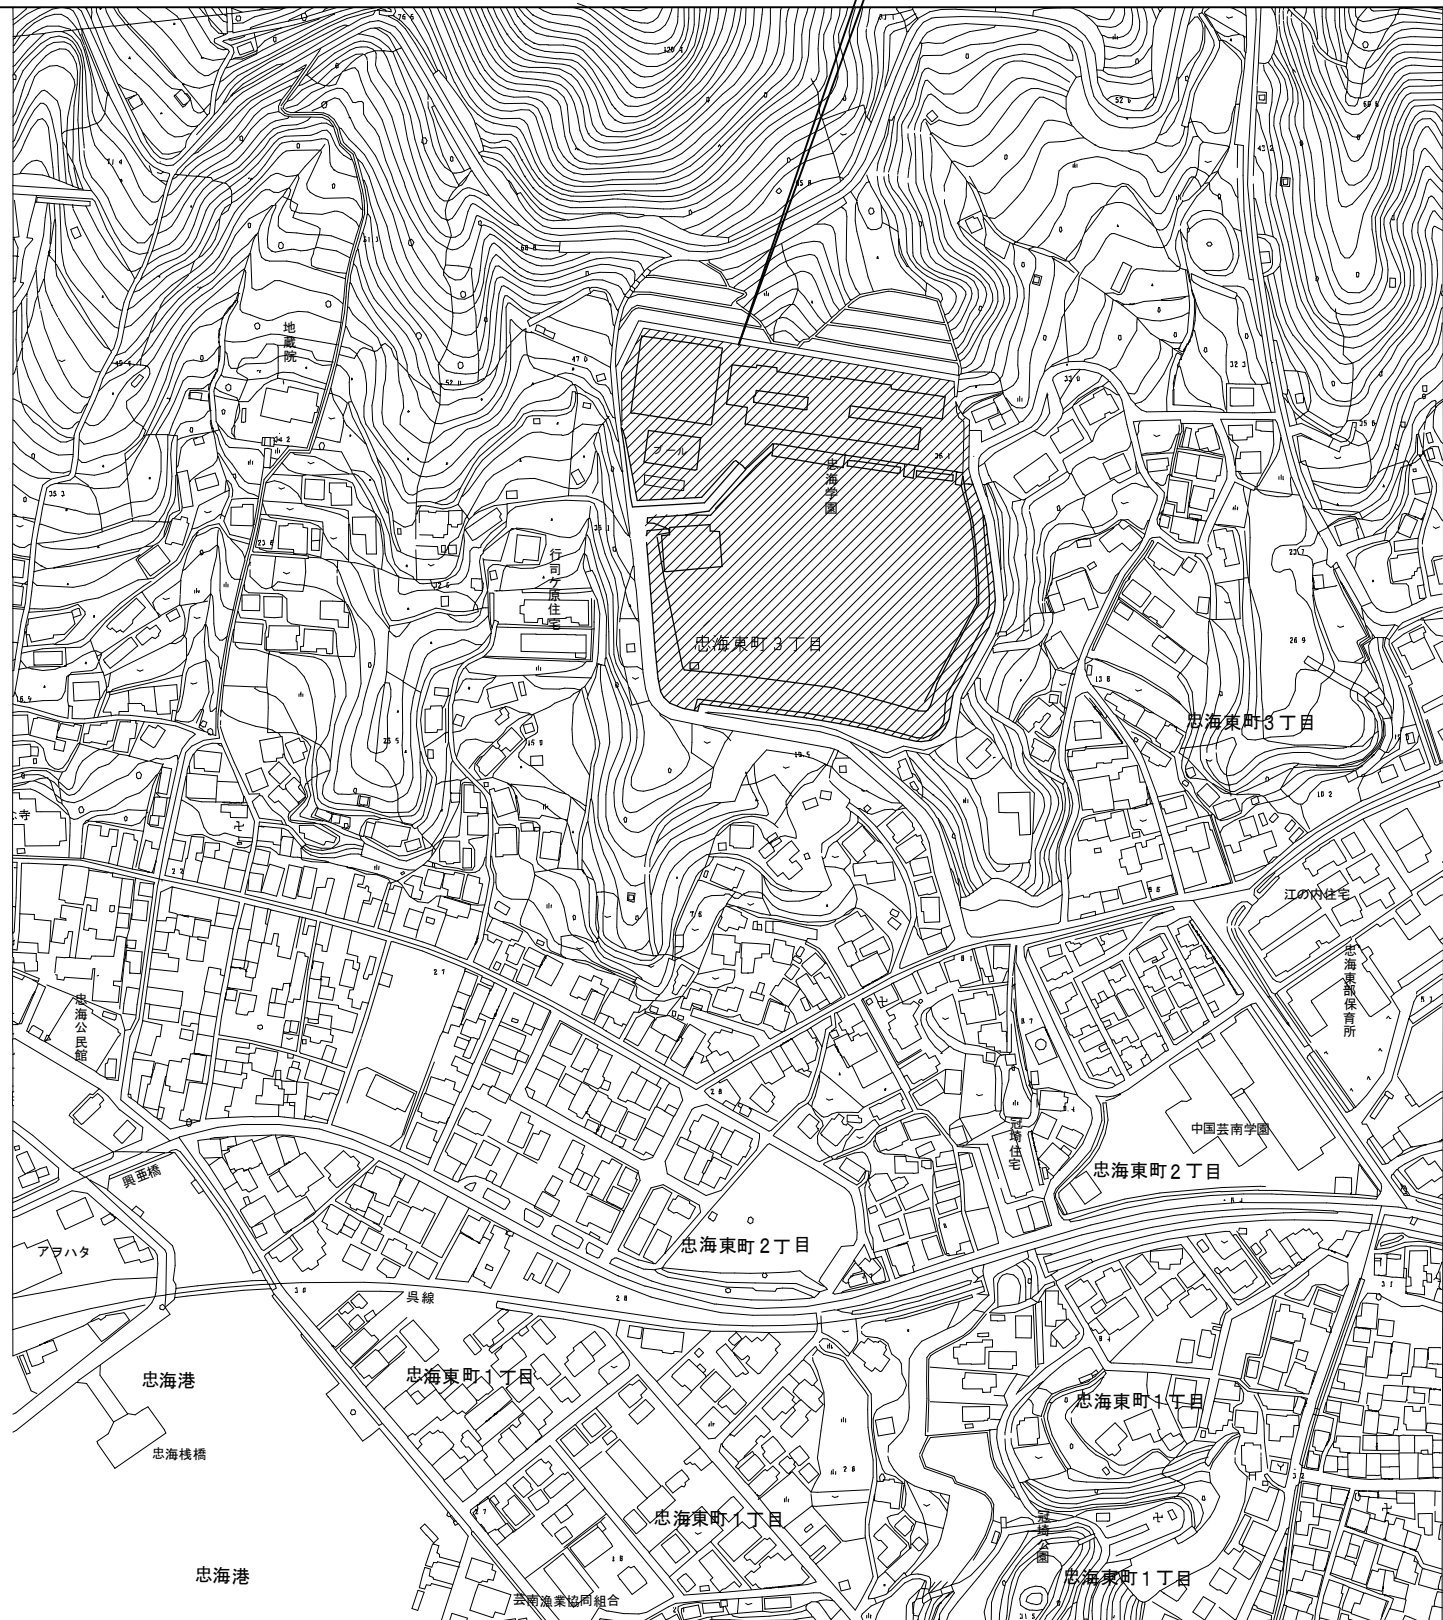


□ 配置図 S=1:1,000

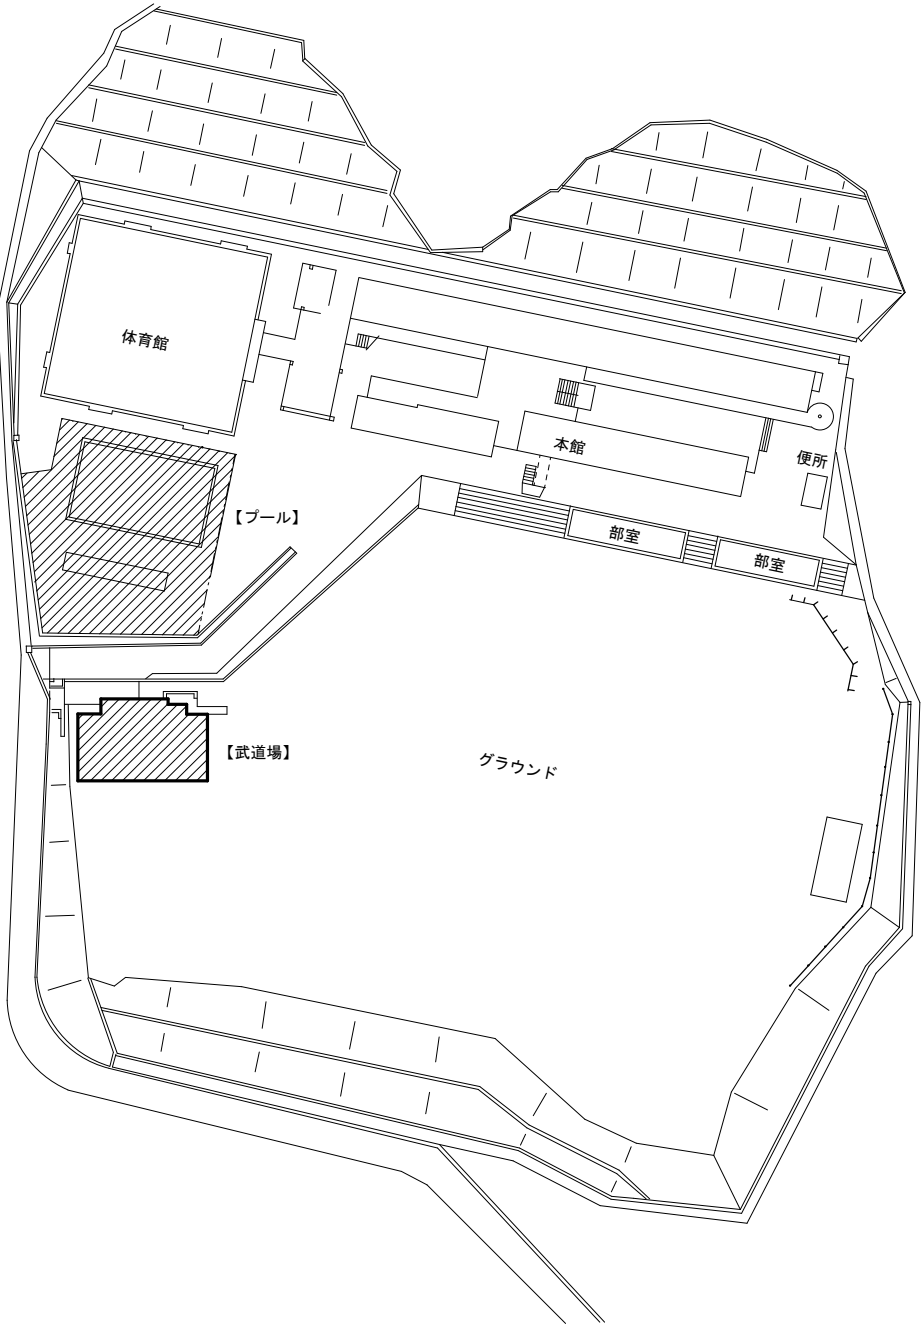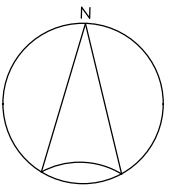

□ 凡例
[Shaded Box] : 工事場所を示す。

[illegible]

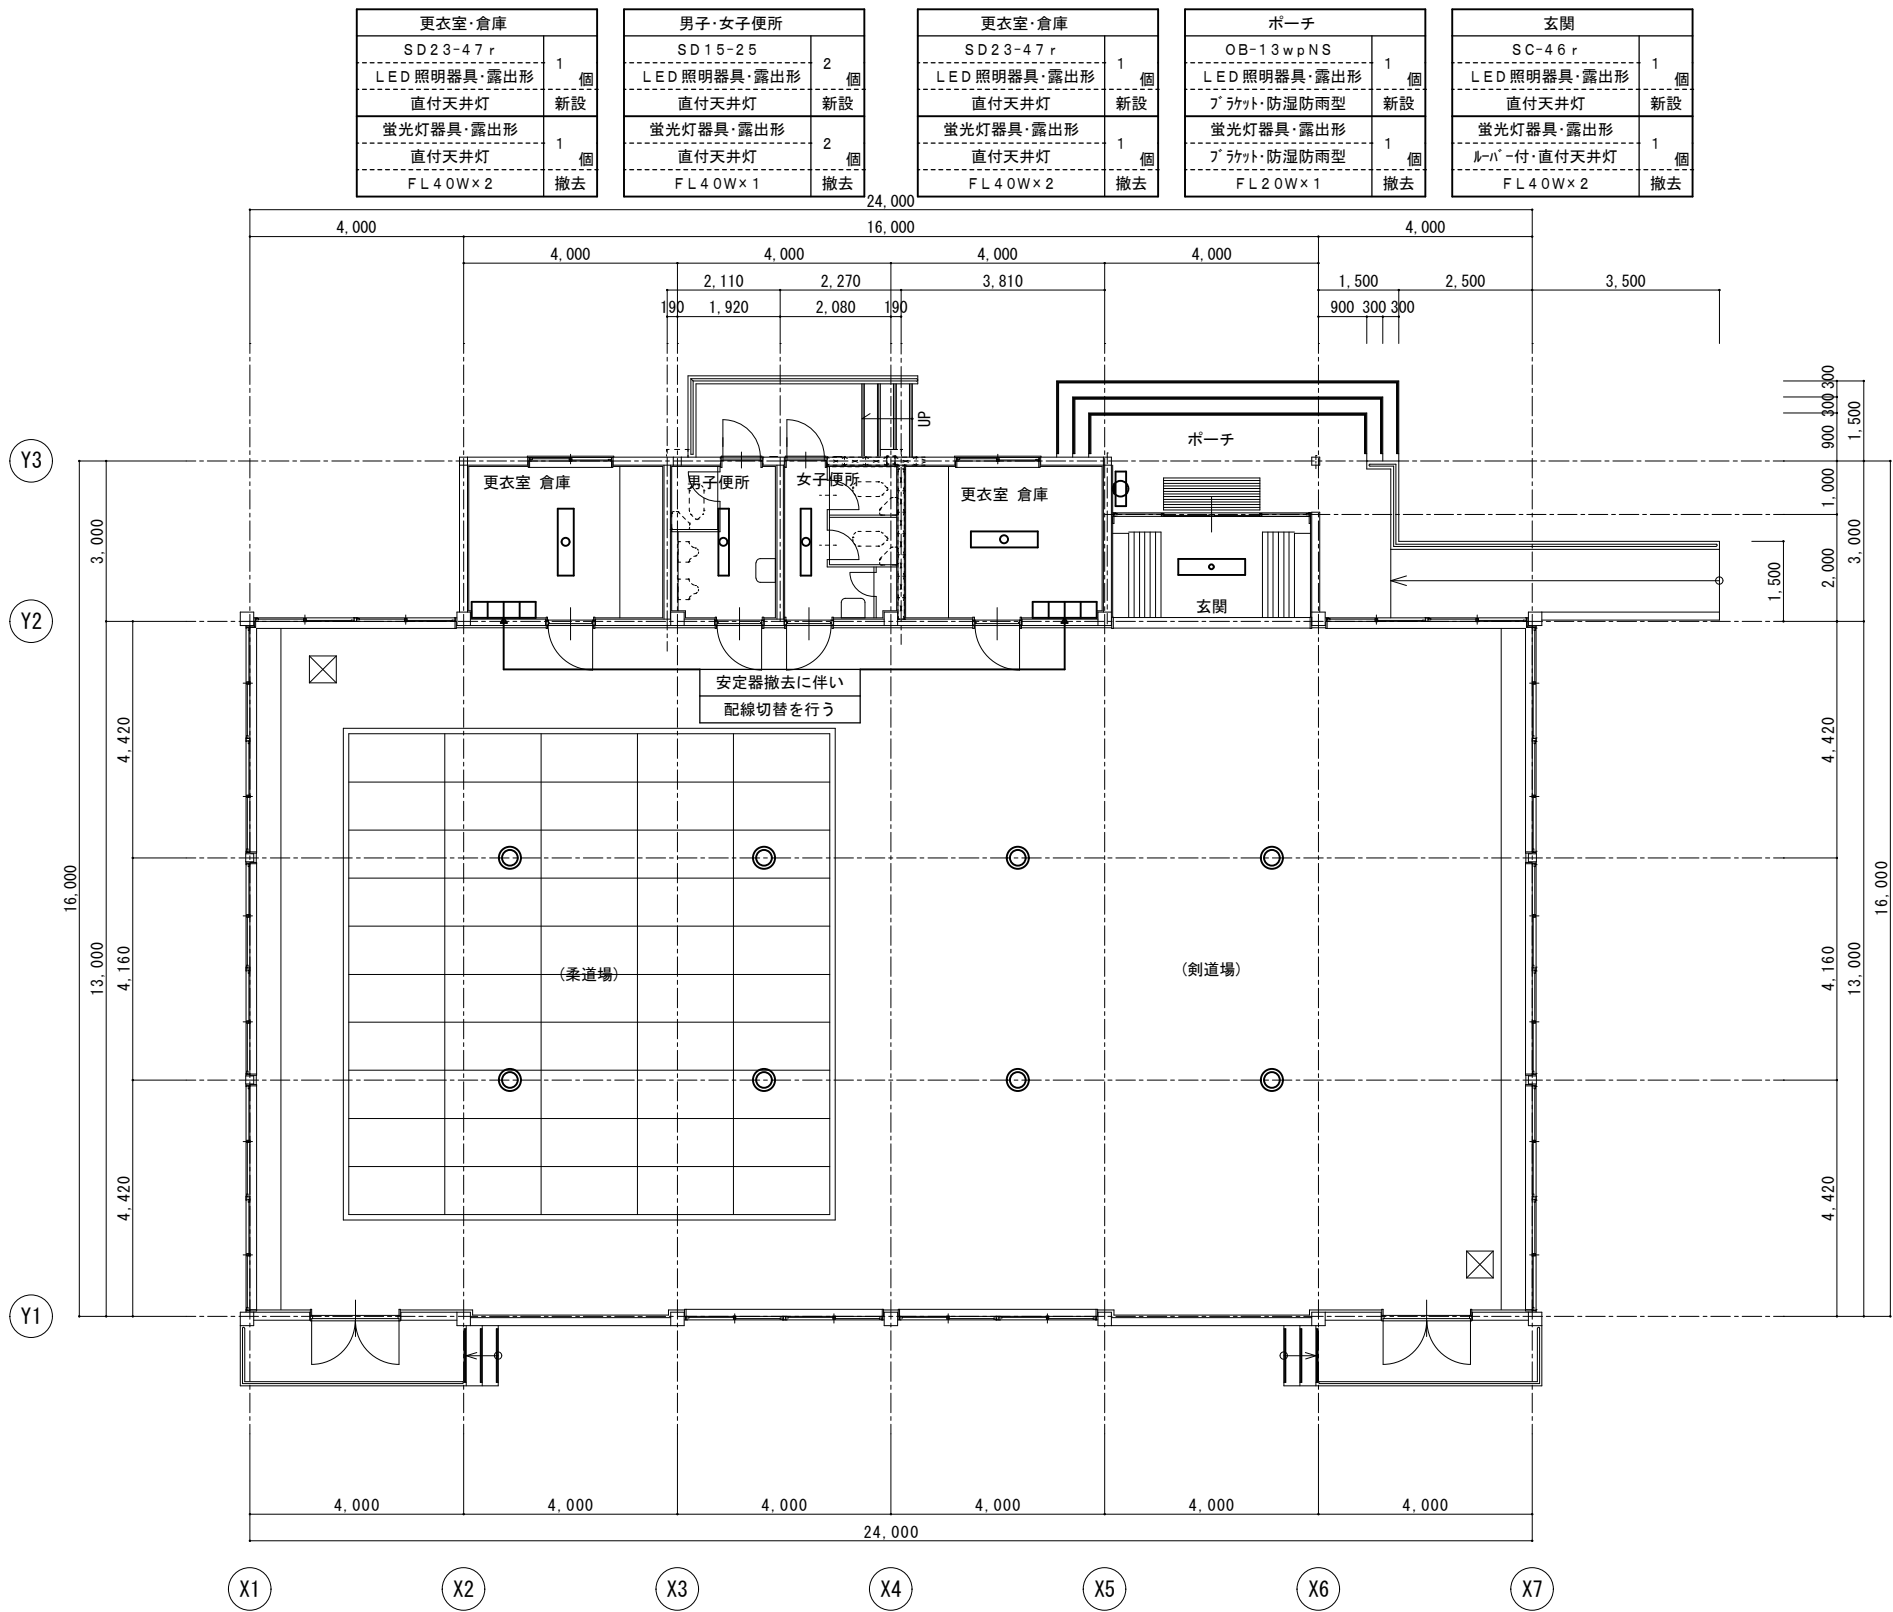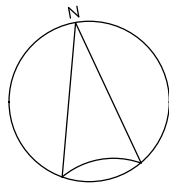

更衣室・倉庫	
SD23-47r	1 個
LED照明器具・露出形	新設
直付天井灯	新設
蛍光灯器具・露出形	1 個
直付天井灯	撤去
FL40W×2	撤去

男子・女子便所	
SD15-25	2 個
LED照明器具・露出形	新設
直付天井灯	新設
蛍光灯器具・露出形	2 個
直付天井灯	撤去
FL40W×1	撤去

更衣室・倉庫	
SD23-47r	1 個
LED照明器具・露出形	新設
直付天井灯	新設
蛍光灯器具・露出形	1 個
直付天井灯	撤去
FL40W×2	撤去

ポーチ	
OB-13wpNS	1 個
LED照明器具・露出形	新設
ﾌﾞﾗｯｸﾄﾞﾌﾞﾗｯｸﾄﾞ防湿防雨型	新設
蛍光灯器具・露出形	1 個
ﾌﾞﾗｯｸﾄﾞ防湿防雨型	撤去
FL20W×1	撤去

玄関	
SC-46r	1 個
LED照明器具・露出形	新設
直付天井灯	新設
蛍光灯器具・露出形	1 個
ｶｰﾊﾞｰ付直付天井灯	撤去
FL40W×2	撤去

(柔道場・剣道場)	
SH-213g	8 個
LED照明器具・露出形	新設
高天井灯・ｶﾞｰﾄﾞ付	新設
HID灯器具・露出形	8 個
高天井灯・安定器共	撤去
MF400W×1	撤去



竹原市建設部 都市整備課

〒725-8666 広島県竹原市中央五丁目6番28号
TEL 0846-22-7749 FAX 0846-22-1113



設計者
(有)高木建築設計事務所
TAKAGI ARCHITECT OFFICE INC. TEL 0846 (22) 6461
1級建築士 第102447号 高木 文男

工事名
竹原市立中通小学校ほか2校施設照明LED化工事

図面名称・縮尺 【忠海学園】
武道場棟 電灯設備平面図(改修)
A2=100%・A3=71%


S=1:100

図面番号
E-s703

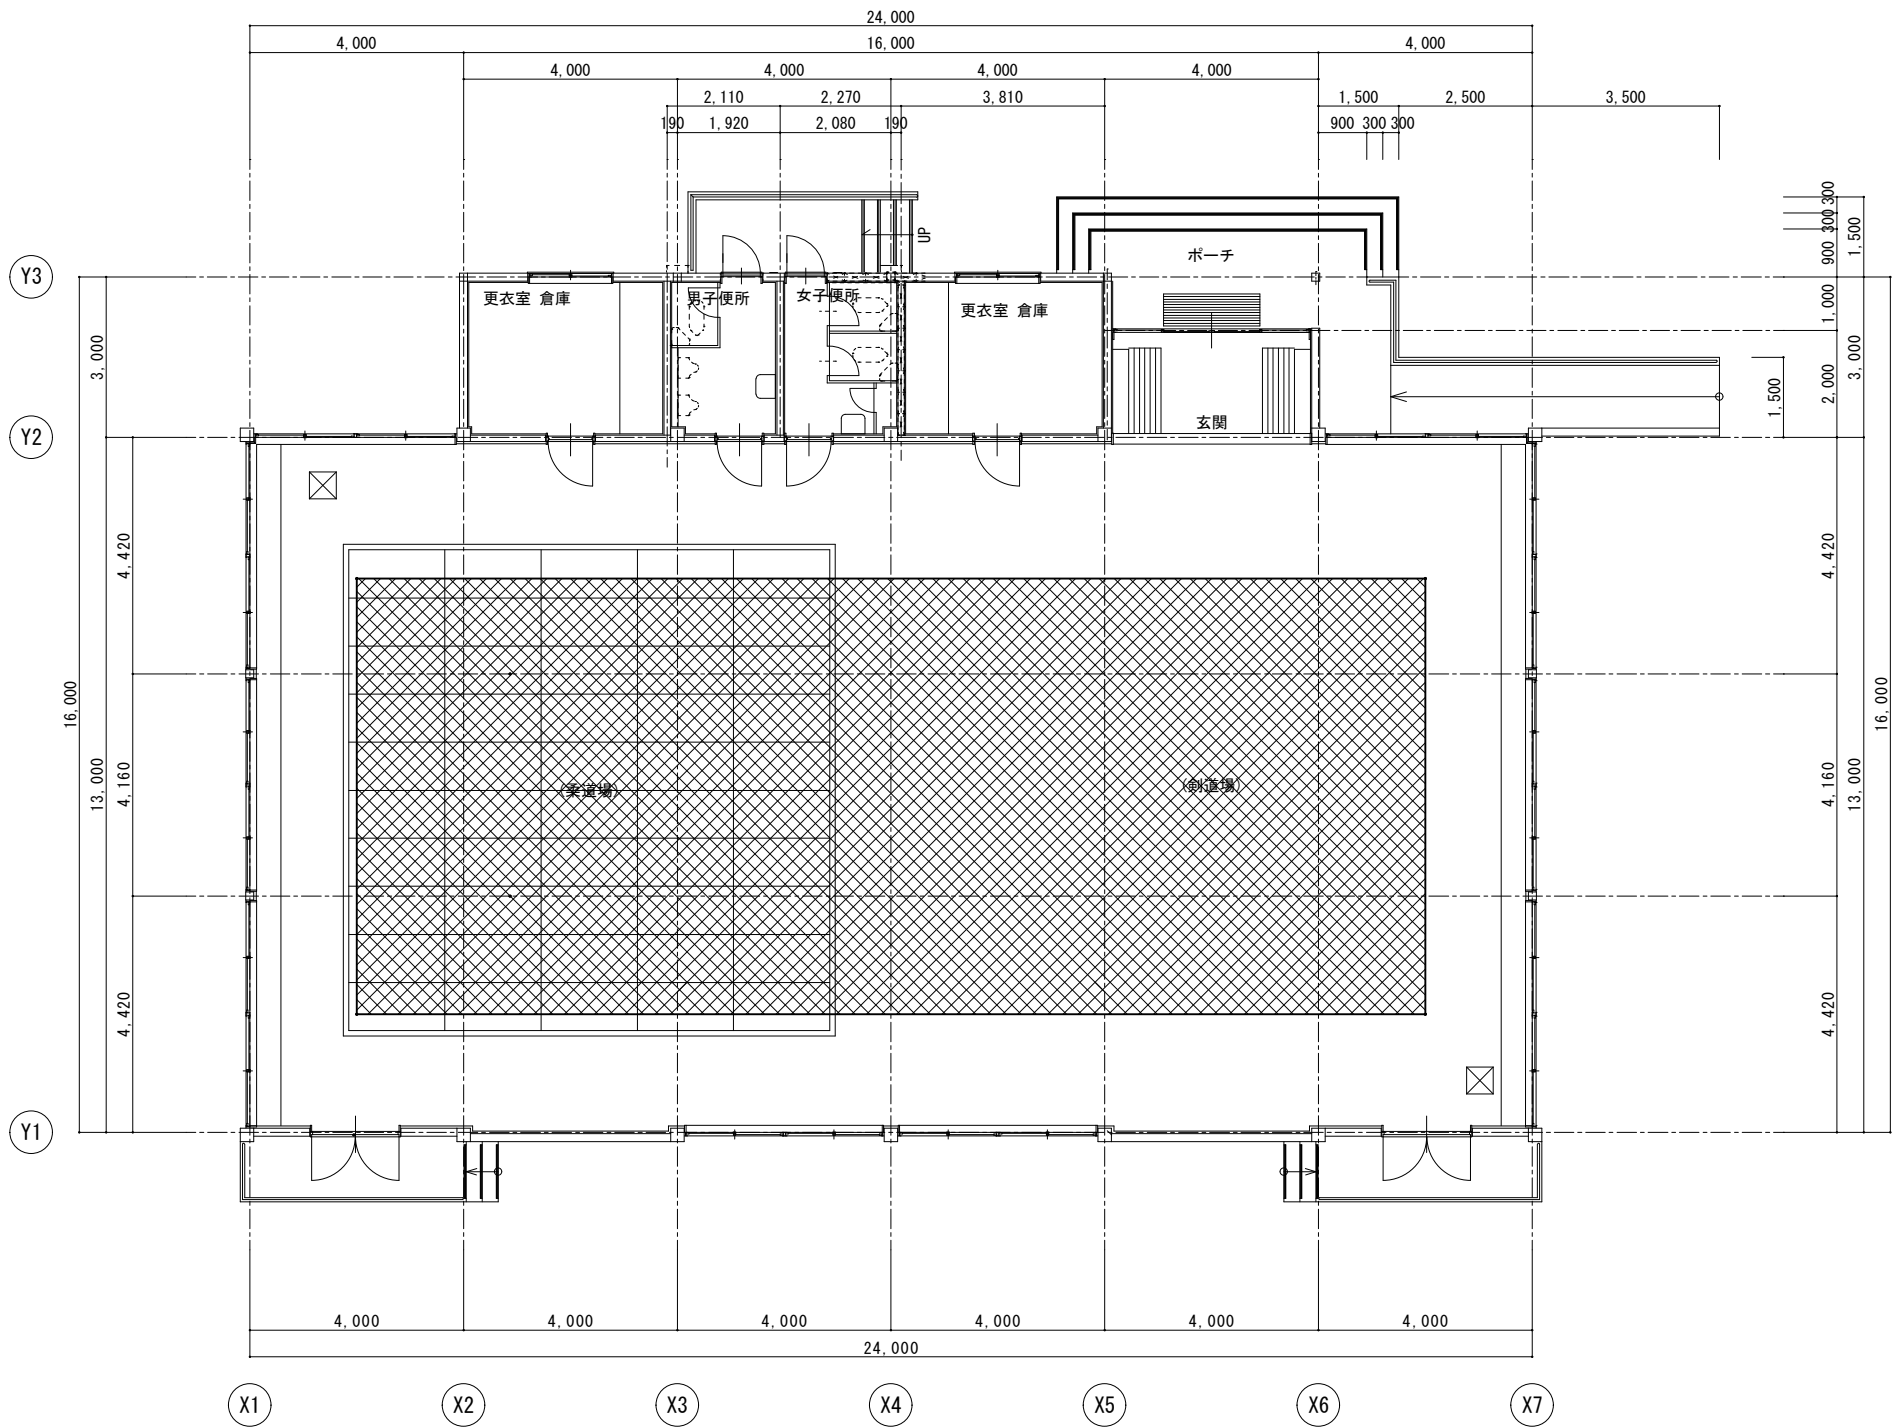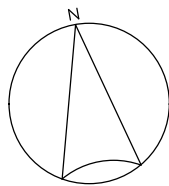


□ 凡例
：仮設工事(枠組本足場)場所を示す。

柔道場・剣道場
棟高： 1FL + 7.275
軒高： 1FL + 4.350

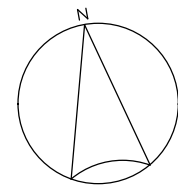

プールサイド		
OP-130wp	1	灯
LED照明器具・屋外灯		
ホ-ルイト・T:4.5	新設	
HID灯器具・屋外灯	1	灯
ホ-ルイト・H:6.0		
HF300W×1	撤去	

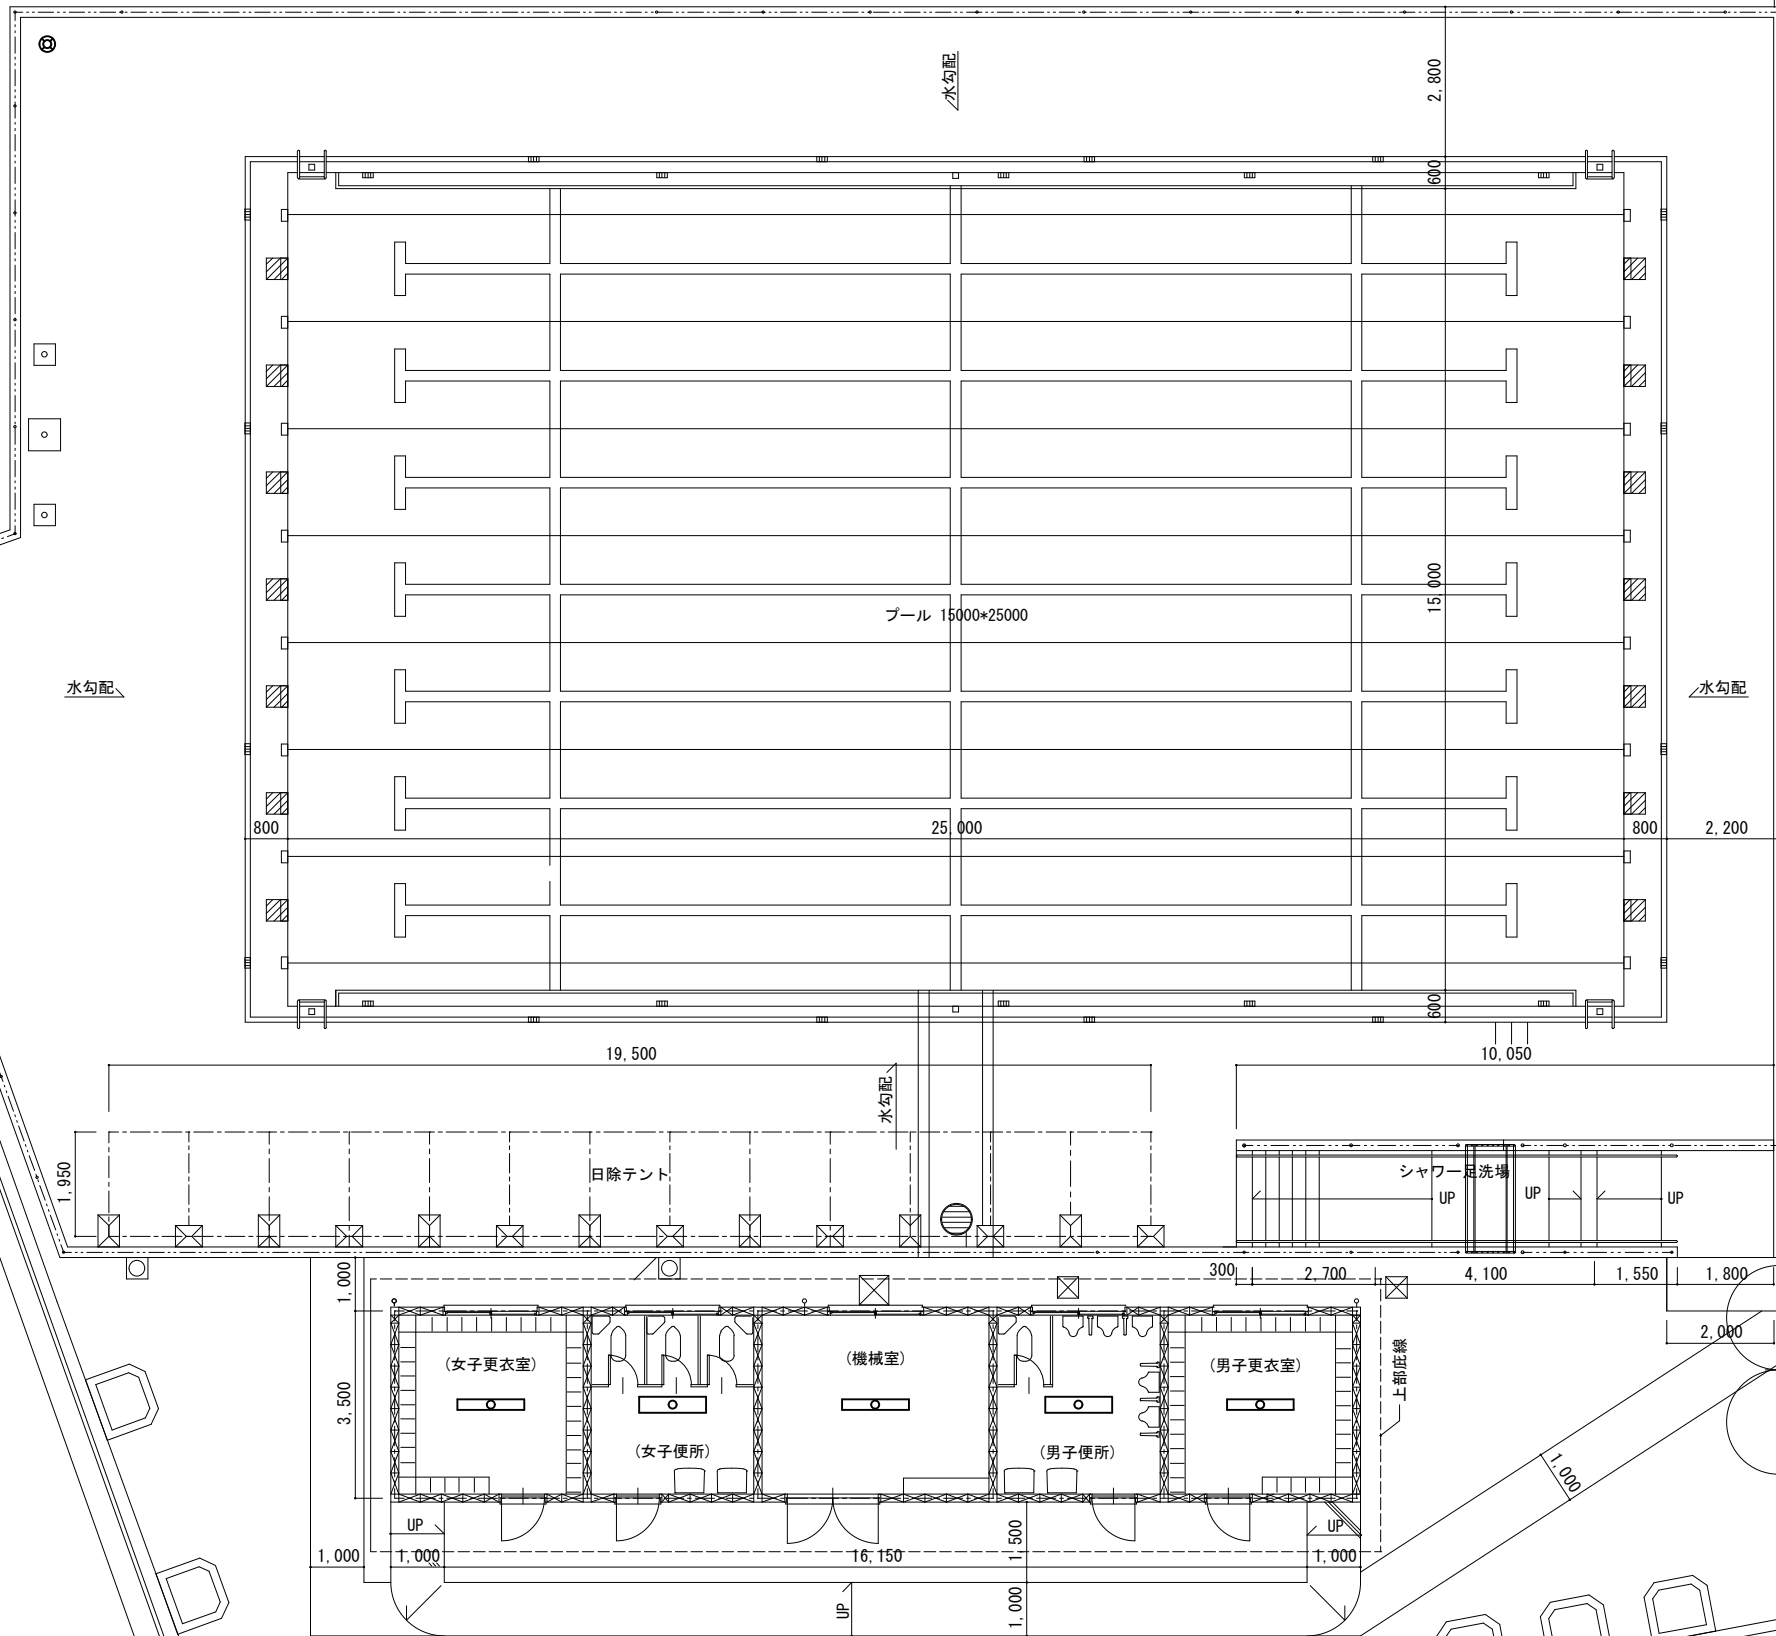

(女子更衣室)		
SI-22wpSg	1	個
LED照明器具・露出形		
直付天井灯・ガ-ド付	新設	
蛍光灯器具・露出形	1	個
笠付ガ-ド付・直付天井灯		
FL40W×1	撤去	

(女子便所)		
SI-49wpSg	1	個
LED照明器具・露出形		
直付天井灯・ガ-ド付	新設	
蛍光灯器具・露出形	1	個
笠付ガ-ド付・直付天井灯		
FL40W×2	撤去	

(機械室)		
SI-22wpSg	1	個
LED照明器具・露出形		
直付天井灯・ガ-ド付	新設	
蛍光灯器具・露出形	1	個
笠付ガ-ド付・直付天井灯		
FL40W×1	撤去	

(男子便所)		
SI-49wpSg	1	個
LED照明器具・露出形		
直付天井灯・ガ-ド付	新設	
蛍光灯器具・露出形	1	個
笠付ガ-ド付・直付天井灯		
FL40W×2	撤去	

(男子更衣室)		
SI-22wpSg	1	個
LED照明器具・露出形		
直付天井灯・ガ-ド付	新設	
蛍光灯器具・露出形	1	個
笠付ガ-ド付・直付天井灯		
FL40W×1	撤去	



竹原市建設部 都市整備課

〒725-8666 広島県竹原市中央五丁目6番28号
TEL 0846-22-7749 FAX 0846-22-1113

設計者
(有)高木建築設計事務所
TAKAGI ARCHITECT OFFICE INC TEL 0846 (22) 6461
1級建築士 第102447号 高木 文男

工事名
竹原市立中通小学校ほか2校施設照明LED化工事

図面名称・縮尺 【忠海学園】
7-ル棟 電灯設備平面図(改修)
A2=100%・A3=71%
S=1:100

図面番号
E-s705