




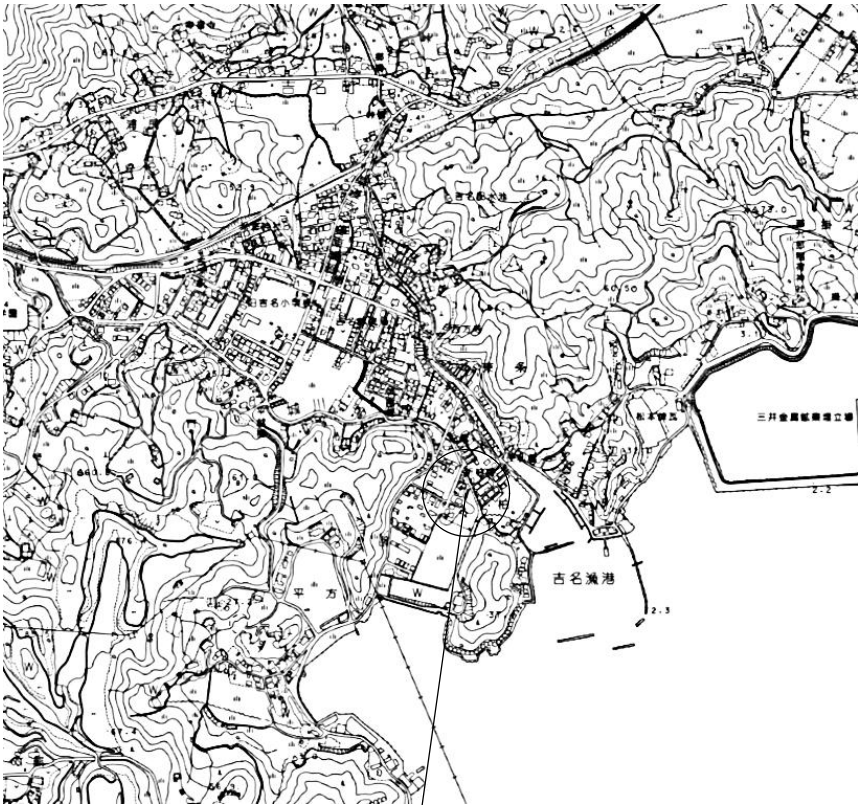

施工場所：柏西市営住宅
付近見取図

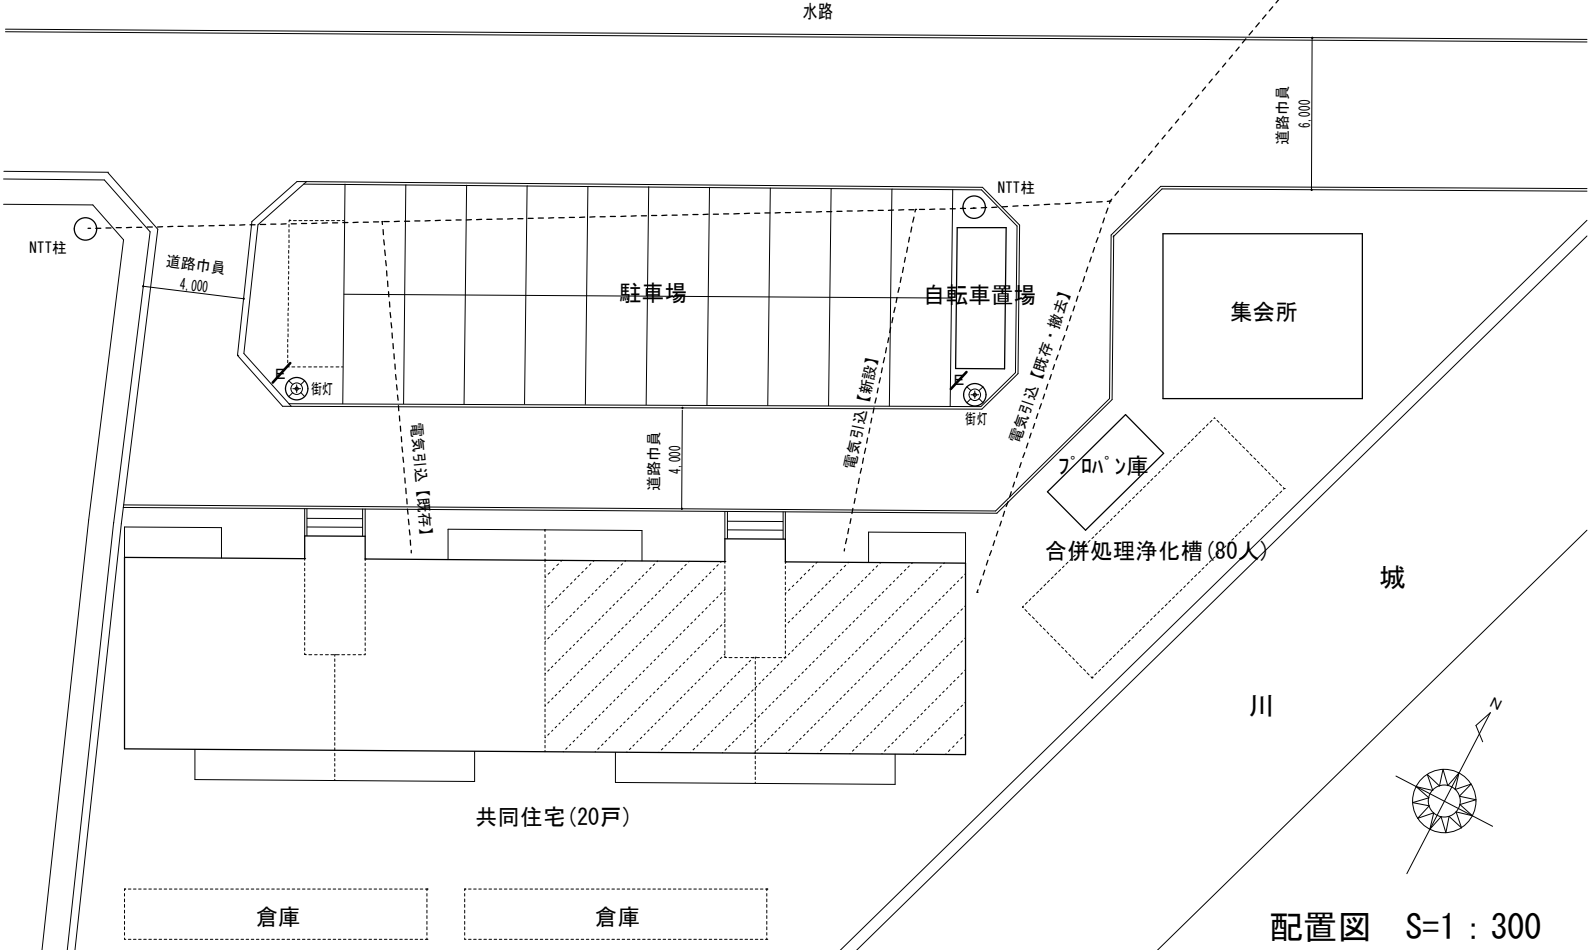

配置図 S=1 : 300

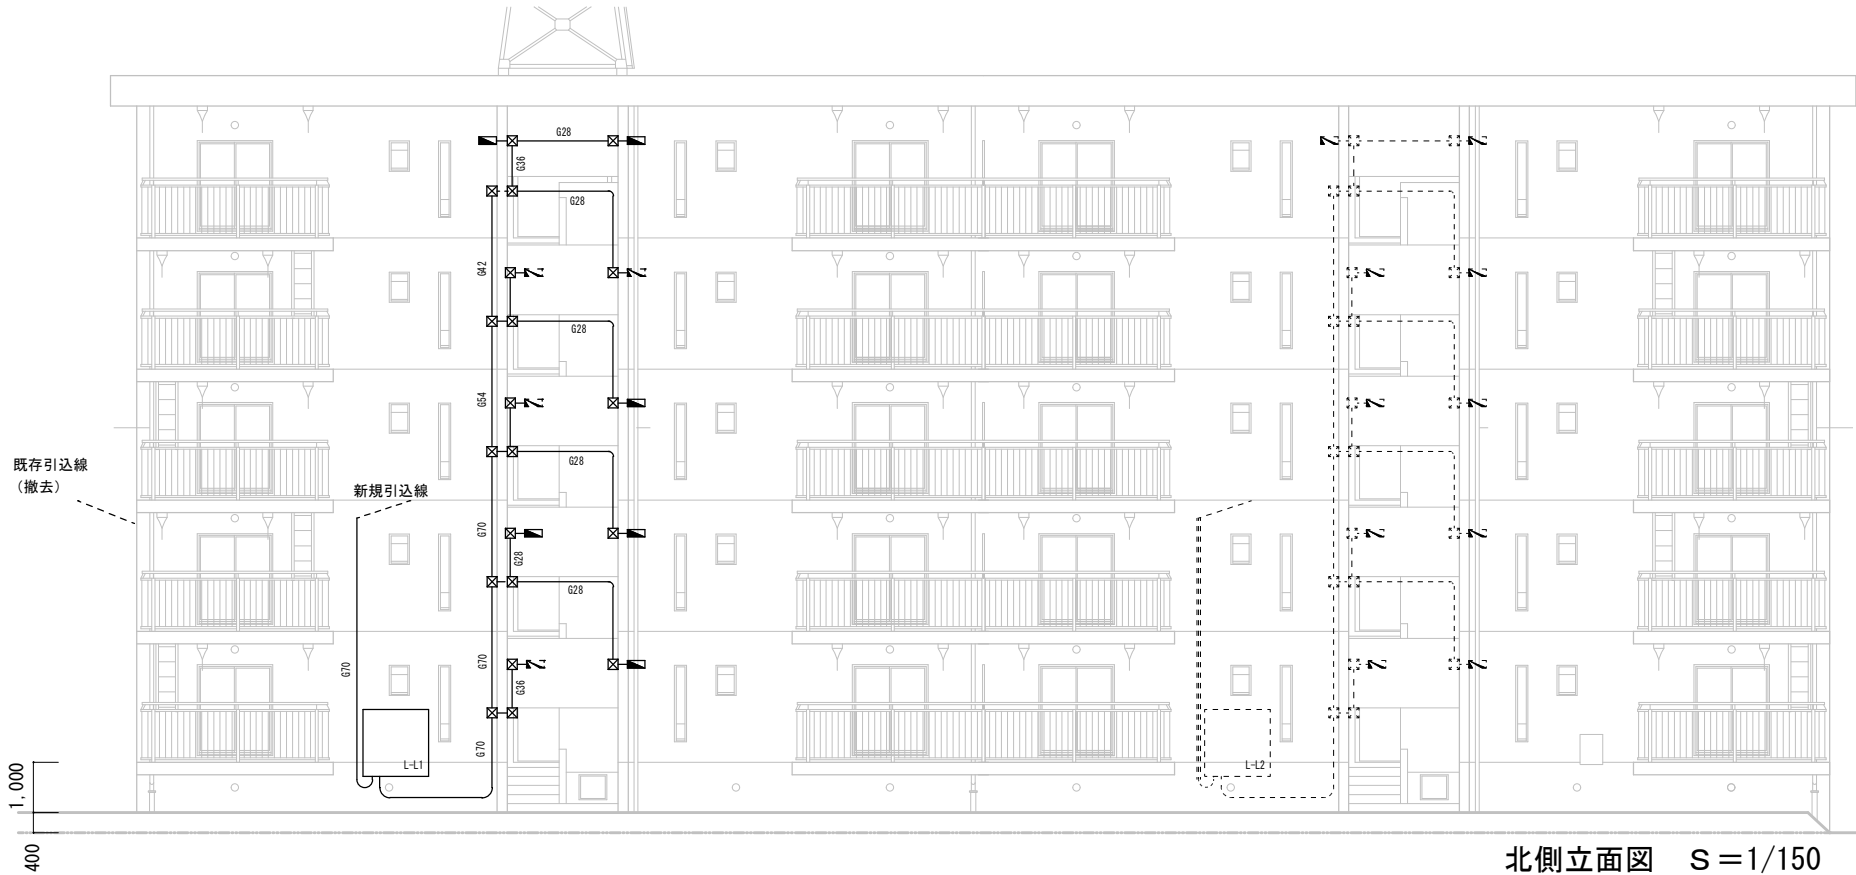

北側立面図 S=1/150



東側立面図 S=1/150

竹原市建設部 都市整備課

〒725-8666 広島県竹原市中央五丁目 6 番 2 8 号
TEL 0846-22-7749 FAX 0846-22-1113

審査

課長

課長補佐

係長

係員

設計者・設計事務所名

1級建築士(大臣登録)第

号

印

工事名

柏西市営住宅電気容量改善工事 (R8)

図面内容・縮尺

付近見取図・配置図

立面図 (電気幹線系統図)

出力倍率


A2 * 141 * 100 * 71%
A3 * 141 * 100 * 71%
A4 * 141 * 100 * 71%

設計

令和8年 月

図面番号

E-1

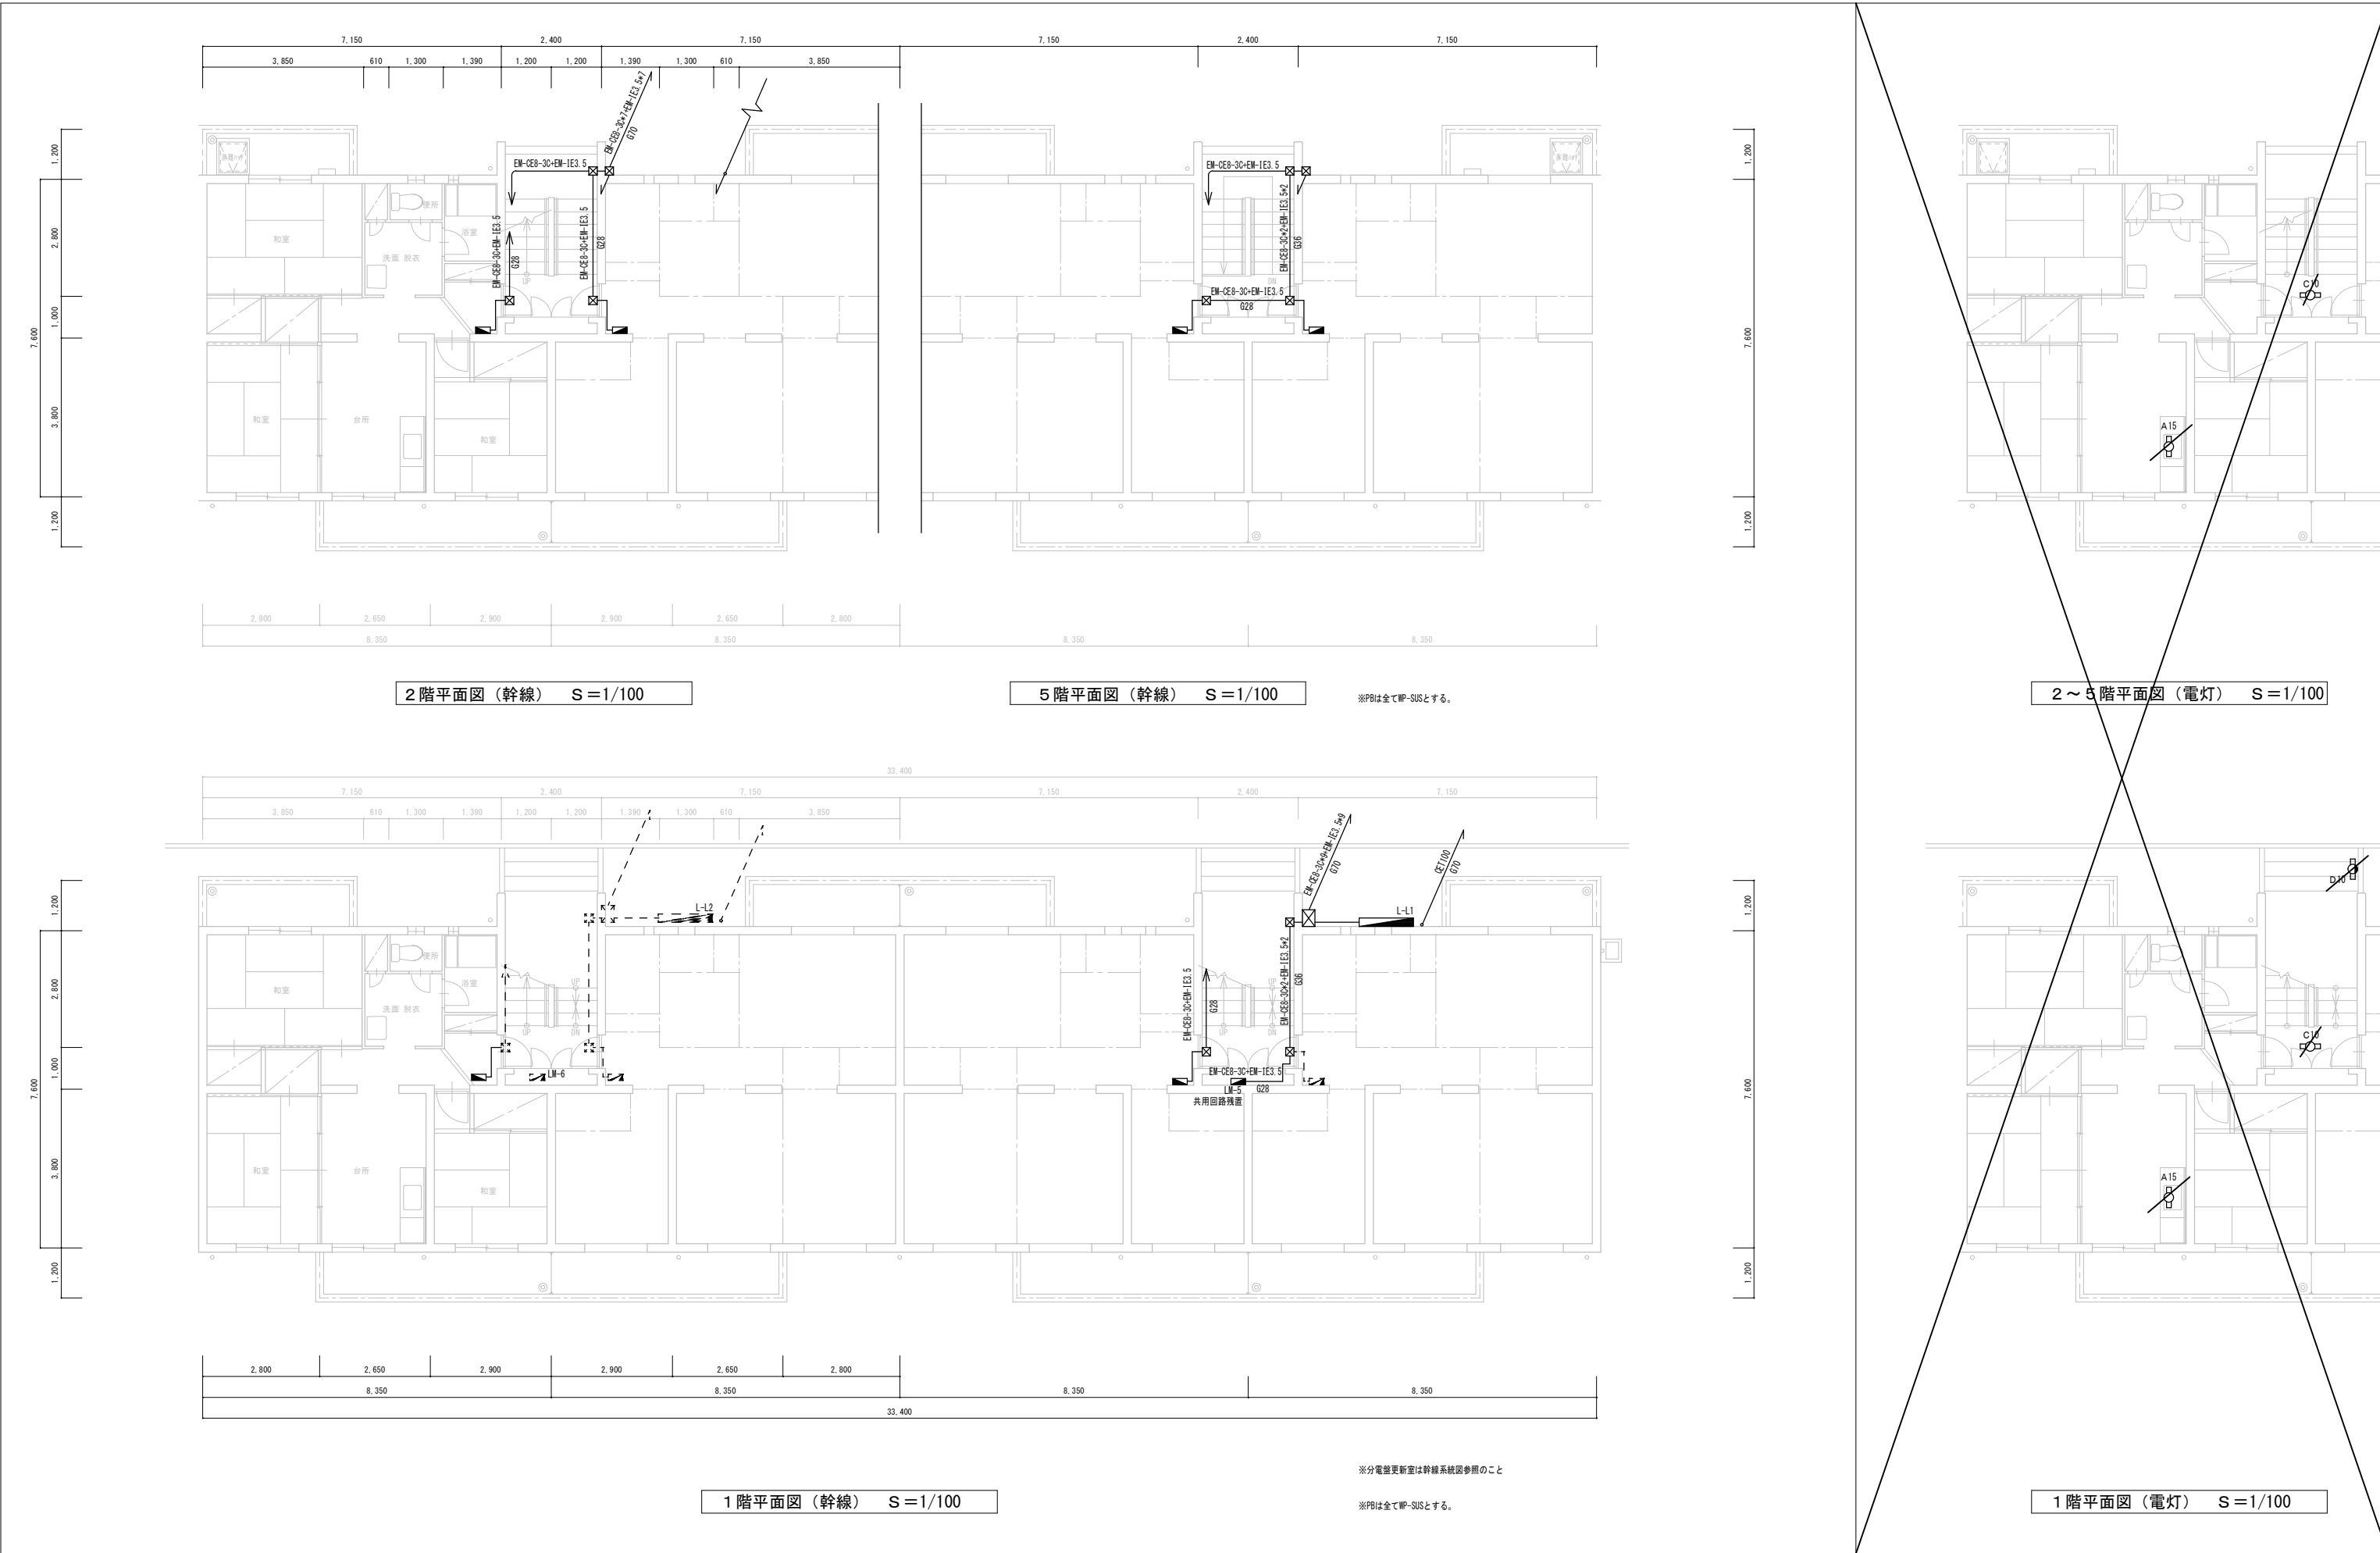

竹原市建設部 都市整備課

〒725-8666 広島県竹原市中央五丁目6番28号
TEL 0846-22-7749 FAX 0846-22-1113

備考

課長	課長補佐	係長	係員


設計者・設計事務所名
1級建築士(大臣登録)第 号
印

工事名
柏西市営住宅電気容量改善工事 (R8)


図面内容・縮尺
平面図

出力倍率
A2 ★141・100・71% A3 ★141・100・71% A4 ★141・100・71%
設計
令和8年 月

図面番号
E-2

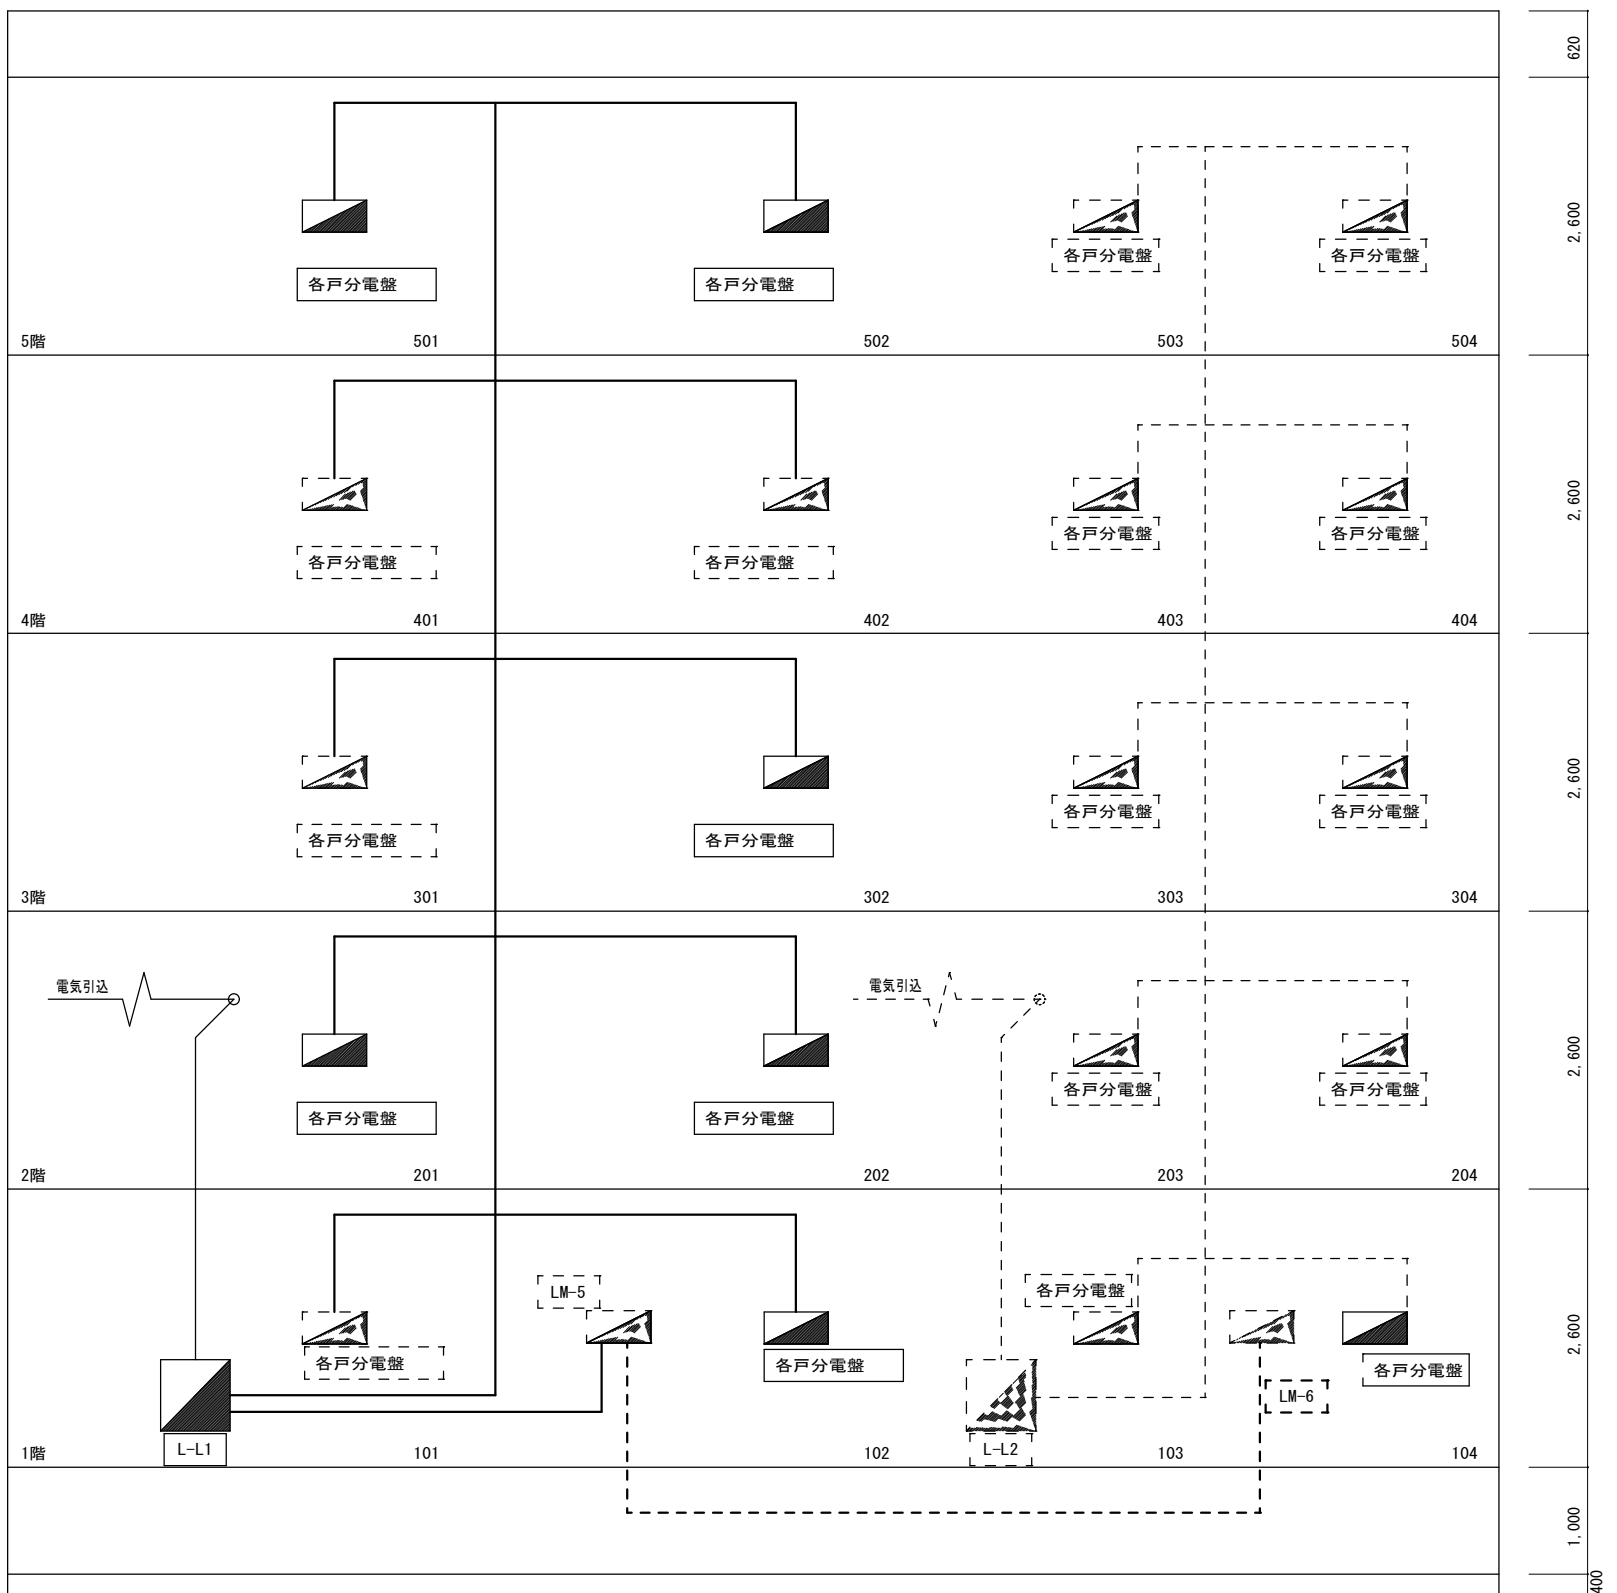

幹線系統図

 

印

柏西市営住宅電気容量改善工事 (R8)

幹線系統図

設計
令和8年 月

E-3

分電盤リスト (NO. 1)

盤名称 電気方式 結線記号 幹線番号 盤形状	主開閉器 合計容量	回路 番号	電圧 (V)	分岐 MCCB (AF/AT)	負荷名称	負荷容量 (KA)	附属機器						備考
							リモコン リレー 2P	リモコン トランス	T/U ユニット	伝送 ユニット	マグネット スイッチ	タイマー	
L-L (屋外壁掛防水型) (新設) MCB3P 250A 1φ3W EM-1E100* -1C ×3	L ① ②	L-1 L-2			L-1 CET60 L-2 CET60								
L-L1 (屋外壁掛防水型) (新設) MCB3P 250A 1φ3W CET100*	L1 ① ② ③ ④ ⑤ ⑥ ⑦ ⑧ ⑨ ⑩	共用 1 2 3 4 5 6 7 8 9 10		MCB2P20A MCB3P50A MCB3P50A MCB3P50A MCB3P50A MCB3P50A MCB3P50A MCB3P50A MCB3P50A MCB3P50A	共用 101 102 201 202 301 302 401 402 501 502								
※往戸用：単相2線式→単相3線式（取替・集約）													
L-L2 (屋外壁掛防水型) (新設) MCB3P 250A 1φ3W CET100*	L2 ① ② ③ ④ ⑤ ⑥ ⑦ ⑧ ⑨ ⑩	共用 1 2 3 4 5 6 7 8 9 10		MCB2P20A MCB3P50A MCB3P50A MCB3P50A MCB3P50A MCB3P50A MCB3P50A MCB3P50A MCB3P50A MCB3P50A	共用（予備） 101 102 201 202 301 302 401 402 501 502								
※往戸用：単相2線式→単相3線式（取替・集約）													
各戸分電盤 (ENEA 40G2S同等品) 1φ3W EM-CB8* -3C 3.0KVA EM-1E3.5*	ELCB3P 40/40A 中性線欠相保護付き ① ② ③ ④ ⑤ ⑥ ⑦ ⑧	1 2 3 4 5 6 7 8	100 100 100 100 100 100	30/20 30/20 30/20 30/20 30/20 30/20	北側 南側 エアコン用 電灯用 予備 予備 スペース スペース	1000 1000 1000 1000							

照明器具リスト

記号	設置個所	改修前		改修後	個数/戸	個数計
A15	台所	FL15W	台所灯	キッチンライト 棚下・壁面取付型 スイッチ付 LGB85044 (ハ'ナソニック) 同等品		
B15	洗面所	FL15W	洗面所灯	キッチンライト 棚下・壁面取付型 スイッチ付 LGB85044 (ハ'ナソニック) 同等品		
C10	階段室	FL10W	階段灯	LBF3MP-KP-2-06 NNF21800K (ハ'ナソニック) 同等品		
D10	階段室	FL10W	ウォールライト (オートスイッチ)	防雨防湿型センサ機能付ウォールライト20形 NNFS21852G (ハ'ナソニック) 同等品		
E	駐車スペース	HF100W	外灯	LEDリニューアル用モールライト水銀灯100型相当 XYG2401N (ハ'ナソニック) 同等品 電源ユニット共（ボール再用）		



竹原市建設部 都市整備課

〒725-8666 広島県竹原市中央五丁目6番28号
TEL 0846-22-7749 FAX 0846-22-1113

職
場

課長	課長補佐	係長	係員

設計者・設計事務所名
1級建築士(大臣登録)第 号
印

工事名
柏西市営住宅電気容量改善工事 (R8)

図面内容・縮尺
分電盤リスト・照明器具リスト

出力倍率
A2 ・141・100・71%
A3 ・141・100・71%
A4 ・141・100・71%
設計
令和8年 月

図面番号
E-4